

LAVORI DI RECUPERO EDILIZIO ED ADEGUAMENTO NORMATIVO DI LOCALI  
DELLA SEDE DEL LICEO ARTISTICO "NERVI-SEVERINI",  
VIA TOMBESI DALL'OVA, 14 - RAVENNA

PROGETTO DEFINITIVO - ESECUTIVO

Presidente: Michele de Pascale Consigliere delegato Pubblica Istruzione - Edilizia Scolastica e Patrimonio: Maria Luisa Martínez  
Responsabile del Settore: Ing. Paolo Nobile Responsabile del Servizio: Arch. Giovanna Garzanti

Direttore responsabile del Progetto: Arch. Giovanna Garzanti

PROGETTISTI COORDINATORE: Arch. Giovanna Garzanti

PROGETTISTI OPERE ARCHITETTONICHE: Arch. Giovanna Garzanti

Ing. Barbara Contessi

COLLABORATORI ALLA PROGETTAZIONE: Ing. Giulia Angel

Ing. Luca Sartori

Ing. Gianni Annalisa Boletino

Ing. Tiziana Napoli

ELABORAZIONE GRAFICA: Ing. Giulia Angel, Ing. Barbara Contessi

Progettista esterno:

PROGETTISTA OPERE STRUTTURALI: Ing. Mario De Lorenzi

PROGETTISTA IMPIANTI IDRICI E MECCANICI: P.I. Marco Bondi

P.I. Alberto Cortini

PROGETTISTA IMPIANTI ELETTRICI: P.I. Nicola Bersani

COORDINATORE SICUREZZA IN FASE DI PROGETTAZIONE: Arch. Paola Sanapo

PROGETTISTA PREVENZIONE INCENDI: P.I. Alberto Cortini

TITOLO ELABORATO:  
PLANIMETRIA  
IMPIANTO IDRICO ANTINCENDIO


Codice elaborato: PDE\_IM\_10\_01 Data: 01/03/2021 Scale: 1:200 Data: 31/03/2021

PROFESSIONISTA RESPONSABILE: P.I. Alberto Cortini

Rev.	Descrizione	Redatto	Controllato	Approvato	Data
00	EMISSIONE	A.C.	A.C.	A.C.	31/02/2021
01	REVISIONE	A.C.	A.C.	A.C.	31/03/2021
02					
03					

Legenda

- PERCORSO DI SICUREZZA
- USCITA DI SICUREZZA
- COMPARTIMENTAZIONE REI 120
- COMPARTIMENTAZIONE REI 60
- PORTA ANTINCENDIO
- ESTINTORE A POLVERE
- ESTINTORE A CO<sub>2</sub>
- PULSANTE ALLARME ANTINCENDIO
- UNTO / ATTACCO AUTOPOMPA
- DRANTE UN 45
- NASO A PARETE DN25 (esiste)
- NASO A PARETE DN25 (progetto)
- DRANTE SPANnOLU
- PULSANTE ELETTRICO GENERALE CT
- PULSANTE ELETTRICO GENERALE
- VALVOLA INTERGTTETTA GAS

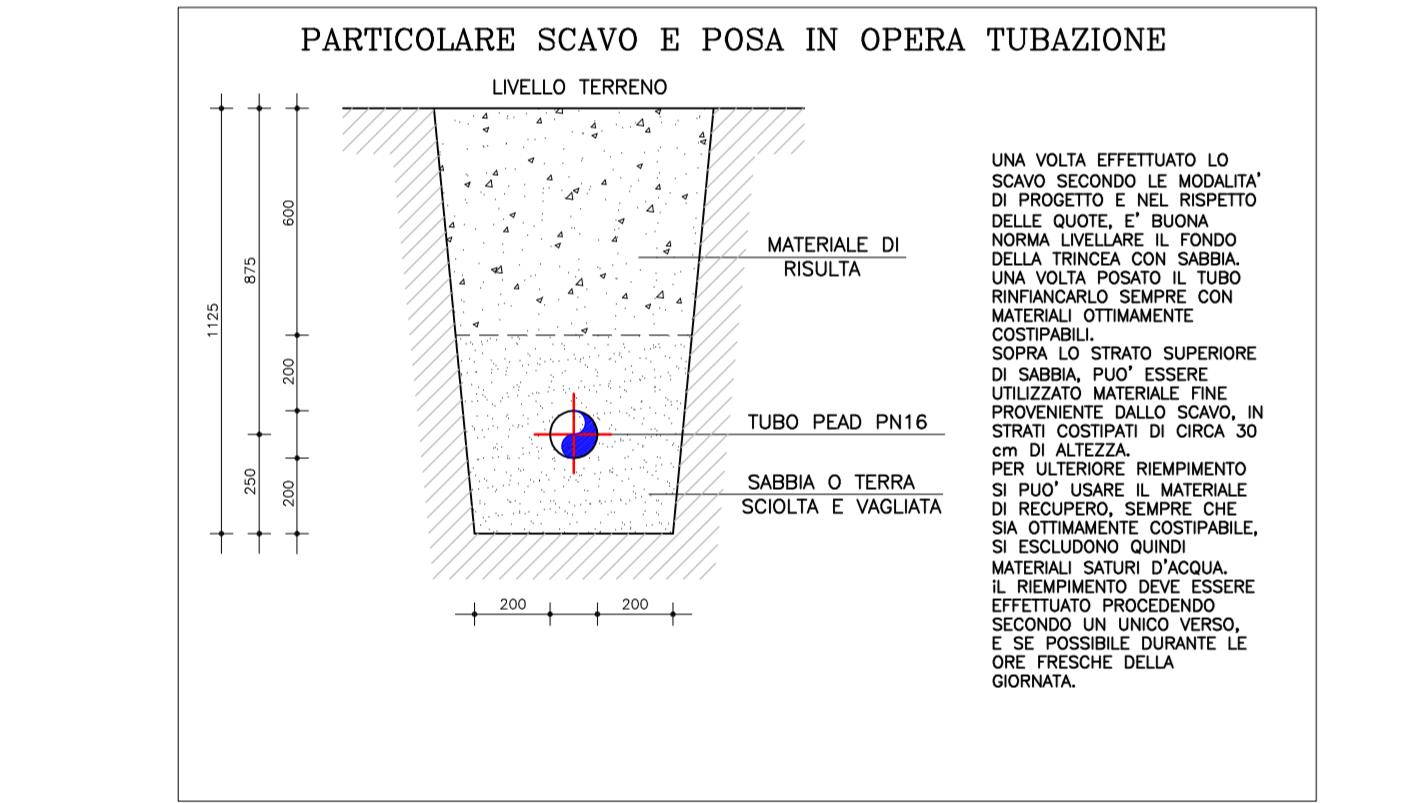

NOTA: "Non tutti gli interventi richiesti dal progetto di provvisorio sono ancora da realizzare nell'ambito dell'appalto dei Lavori di recupero edilizio ed adeguamento normativo di locali della sede del Liceo Artistico "Nervi-Severini" via Tombesi Dall'ova, 14 - Ravenna, di cui al presente progetto definitivo-esecutivo; per gli interventi da realizzare nell'ambito di tale appalto si rimanda agli elaborati contabili allegati al presente progetto definitivo-esecutivo".

**Piano Terra**

scala 1:200

