

LAVORI DI RECUPERO EDILIZIO ED ADEGUAMENTO NORMATIVO DI LOCALI DELLA SEDE DEL LICEO ARTISTICO "NERVI-SEVERINI",
VIA TOMBESI DAL'OVA, 14 - RAVENNA


PROGETTO DEFINITIVO - ESECUTIVO

Presidente: Michela de Pascalis	Consigliere delegato Pubblico Istruzione - Edilizia scolastica - Patrimonio: Maria Luisa Martini
Direttore responsabile del Settore: Ing. Paolo Nobile	Responsabile del Servizio: Arch. Giovanna Garzanti
RESPONSABILE UNICO DEL PROCEDIMENTO: Arch. Giovanna Garzanti	
PROGETTISTA COORDINATORE: Arch. Giovanna Garzanti	
PROGETTISTI OPERE ARCHITETTONICHE: Ing. Barbara Contessi	
COLLABORATORI ALLA PROGETTAZIONE: Ing. Giulia Argenti P.I. Andrea Bazzi Ing. Junior Annalisa Bollettino Ing. Tiziana Napoli Ing. Giulia Argenti, Ing. Barbara Contessi	
ELABORAZIONE GRAFICA: Professionisti esterni:	
PROGETTISTA OPERE STRUTTURALI: Ing. Mario De Lorenzi P.I. Mirco Boni	
PROGETTISTA IMPIANTI IDRICI E MECCANICI: P.I. Alberto Coniti	
PROGETTISTA IMPIANTI ELETTRICI: P.I. Nicola Bersani	
COORDINATORE SICUREZZA IN FASE DI PROGETTAZIONE: Arch. Paolo Saracino	
PROGETTISTA PREVENZIONE INCENDI: P. I. Alberto Coniti	


TTULO ELABORATO
PLANIMETRIA IMPIANTO RIVELAZIONE INCENDI
PIANO PRIMO E SECONDO

Codice Elaborato:	Finalit�:	Data:	Scala:	Nome file di archiviazione:
PDE_IE_11_00	00	10/02/2021	1:100	PDE_IE_11_RV/P1.2_00
PROFESSIONISTA RESPONSABILE: Per l'ing. Nicola Bersani				
Firma del professionista				
Firma del professionista				
Rev.	Descrizione	Redatto:	Controllato:	Approvato:
00	EMISSIONE	N.B.	N.B.	10/02/2021
01				
02				
03				


LEGENDA SIMBOLI




RIVELATORE OTTICO DI FUMO




RIVELATORE TERMOVELOCIMETRICO




RIVELATORE DI GAS



 
PULSANTE DI ALLARME




TARGA OTTICA ACUSTICA



ELETTROMAGNETE




CENTRALE ANTINCENDIO



ELETTROVALVOLA GAS

Piano Primo
scale 1:100

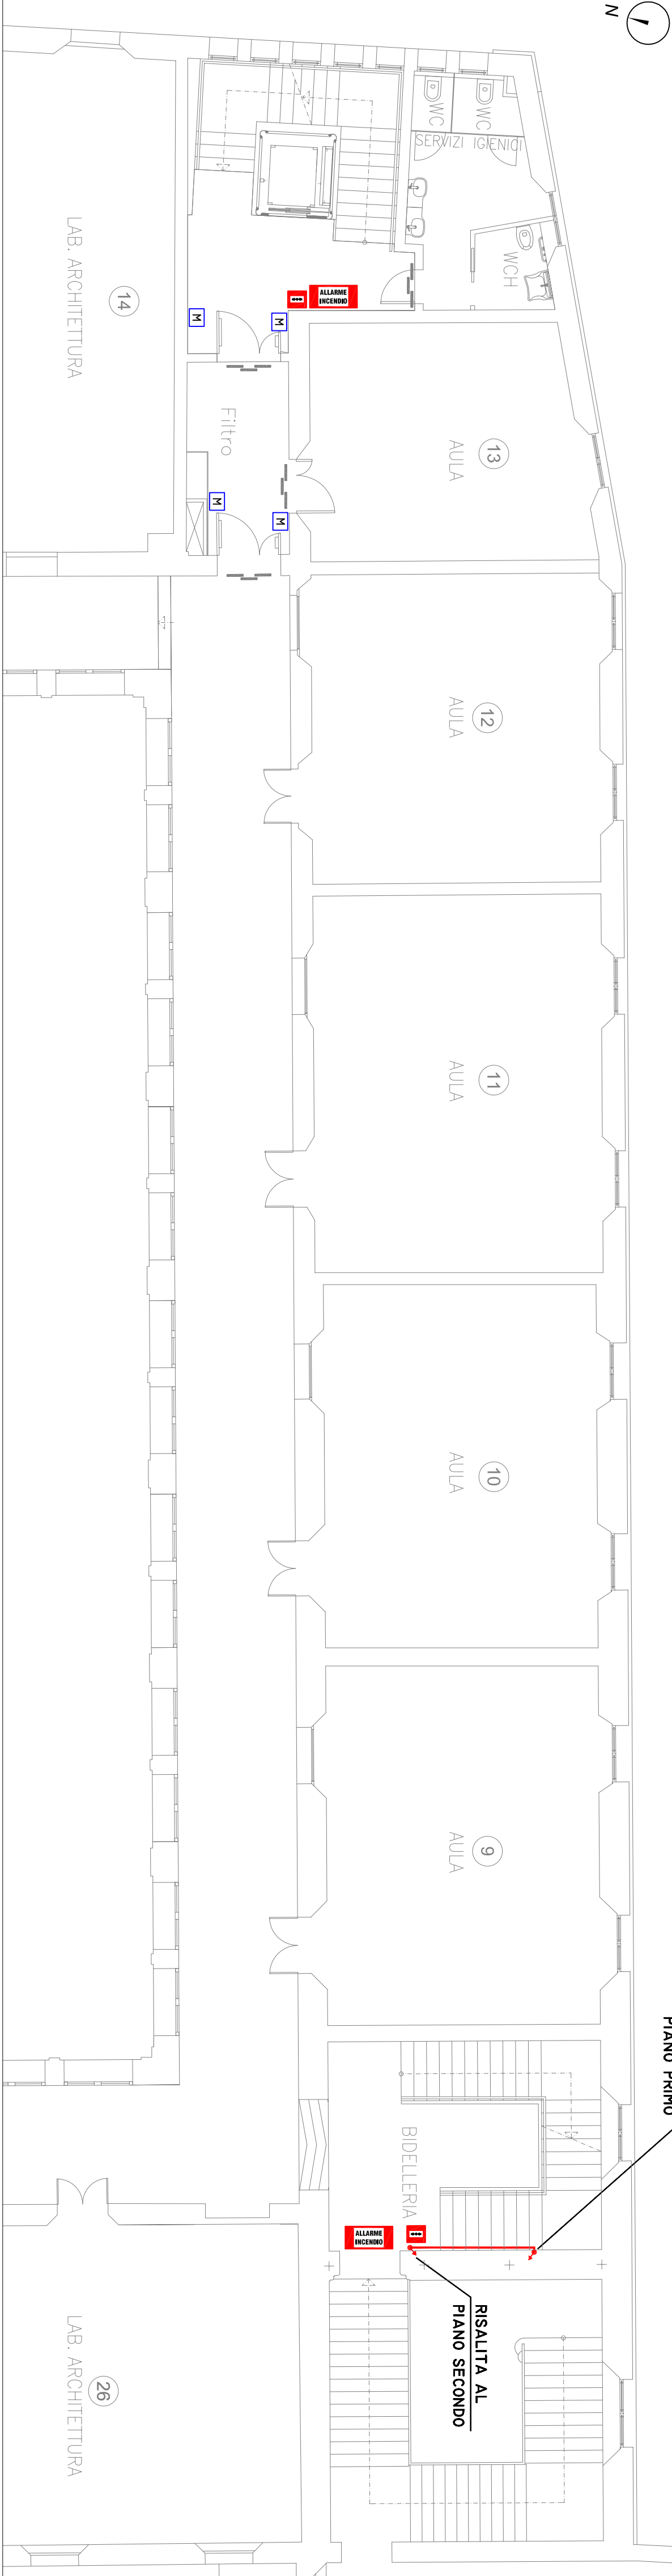

Piano Secondo

scale 1:100

