



PROVINCIA DI RAVENNA
SETTORE LAVORI PUBBLICI
Servizio Manutenzione e Gestione del Patrimonio

AMPLIAMENTO IN ADIACENZA ALLA SEDE DELL' I.T.G. "C.MORIGIA" (VIA MARCONI n°6/8) ED ALLA SUCCURSALE DEL LICEO SCIENTIFICO "A.ORIANI" DI RAVENNA



Finanziato dall'Unione europea
NextGenerationEU

PROGETTO DEFINITIVO - ESECUTIVO


Presidente: Michele De Paicale		Consigliere delegato Pubblica Istruzione - Edilizia Scolastica - Patrimonio: Maria Luisa Martinez			
Dirigente Responsabile del Settore: Ing. Paolo Nobile		Responsabile del Servizio: Ing. Marco Conti			
RESPONSABILE UNICO DEL PROCEDIMENTO:		Ing. Paolo Nobile <u>firmato digitalmente</u>			
PROGETTISTA COORDINATORE:		Ing. Marco Conti <u>firmato digitalmente</u>			
COORD. SICUREZZA PROGETTAZIONE:		Ing. Marco Conti <u>firmato digitalmente</u>			
PROGETTISTA OPERE ARCHITETTONICHE:		Arch. Giovanni Piazzi Geom. Antonio Mancini Ing. Marco Conti <u>firmato digitalmente</u>			
COLLABORATORI		Ing. Annalisa Bolettino p.l. Andrea Bezzi Geom. Sara Vergallo Geom. Franco Tocco <u>firmato</u>			
PROGETTISTA ANTINCENDIO:		Ing. Annalisa Bolettino <u>firmato digitalmente</u>			
Rev.	Descrizione	Redatto	Controllato	Approvato	Data
0	EMISSIONE	M.C.	M.C.	P.N.	30/06/2022
1					
PROGETTISTA OPERE STRUTTURALI: Ing. Giuseppe Tassinari - Studio Tassinari e Associati Via Cilla, 54 - Ravenna  STUDIO TASSINARI & ASSOCIATI Ingegneria • architettura • infrastrutture		PROGETTISTA ACUSTICO: Ing. Massimo Savelli - SERVIZI ECOLOGICI Soc. Coop. Via Firenze, 3 - Faenza (RA)  SERVIZI ECOLOGICI Società Cooperativa		PROGETTISTA IMPIANTI ELETTRICI E MECCANICI: Ing. Alberto Filisori - Polistudio A.E.S. Società di Ingegneria S.r.l. Via Tortona, 10 - Riccione (RN)  POLISTUDIO Società di Ingegneria S.r.l.  INFO Ingegneria	
TITOLO ELABORATO: VALUTAZIONE DEGLI ASPETTI DI PREVENZIONE INCENDI 1° E 2° STRALCIO - PIANTE, PROSPETTI E SEZIONI					
Elaborato num.	Revisione	Data	Scala	Nome file	
VVF_03	0	30/06/2022	1:200	VVF_03_Stralci.pdf	

LEGENDA PIANTE


- VE D'ESODO (ORIZZONTALI)
- VE D'ESODO (DISCESA)
- VE D'ESODO (SALITA)
- PORTA TAGLIAFUOCO
- PERCORSO D'ESODO
- IDENTIFICAZIONE DELLA SCAIA D' ESODO DEL LOCALE CON PRESENZA DI PERSONA
- LARGHEZZA DELL' USCITA IN MODULI
- DELIMITAZIONE COMPARTIMENTI
- LOCALI PRESIDIATI
- PULSANTE DI SGANCIO ELETTRICO GENERALE + FV
- SGANCIO ELETTRICO IMPI. FOTOVOLTAICO
- LAMPADA DI SICUREZZA
- LAMPADA DI SICUREZZA CON PITTORGRAMMA
- BADENA IMPIANTO EVACUAZIONE
- DIFFUSORE ACUSTICO
- CONSOLE MICROFONICA
- ARMADIO RACK CON UPS
- CENTRALINA RILEVAZIONE INCENDIO
- RIVELATORE DI FUMO
- RIVELATORE TERMOMELOMETRICO
- PULSANTE D' ALLARME INCENDIO
- TARGA OTTICO-ACUSTICA DI ALLARME INCENDIO
- ESTINTORE
- IDRANTE UNI 45
- ATTACCO MANDATA PER AUTOPOMPA
- IDRANTE SOPRASSUOLO

LEGENDA PLANIMETRIA


- LOTTE FUNZIONALI
- EDIFICIO ESISTENTE
- PRIMO STRALCIO (ampliamento scuola)
- SECONDO STRALCIO (impianto sportivo e laboratori)

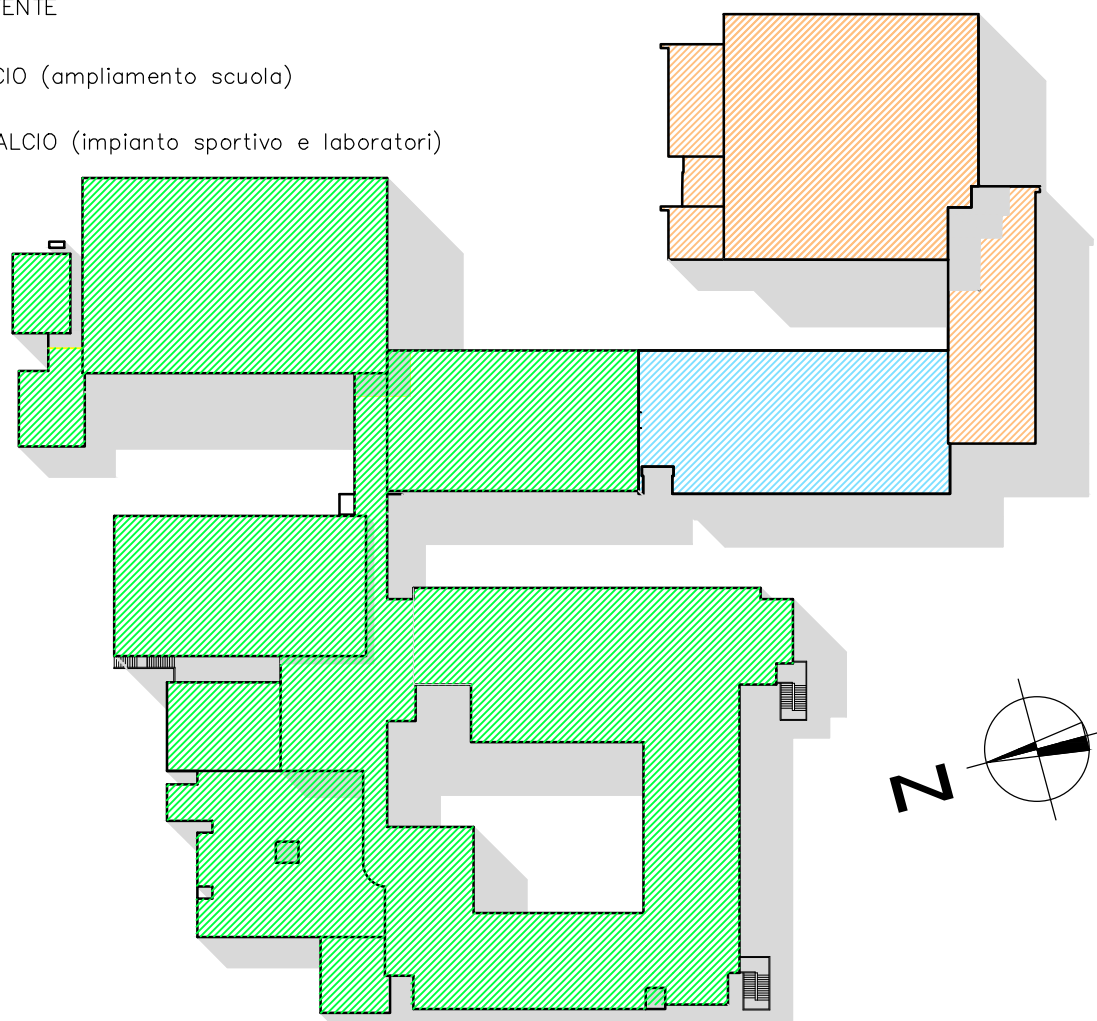

PLANIMETRIA SCALA 1:500

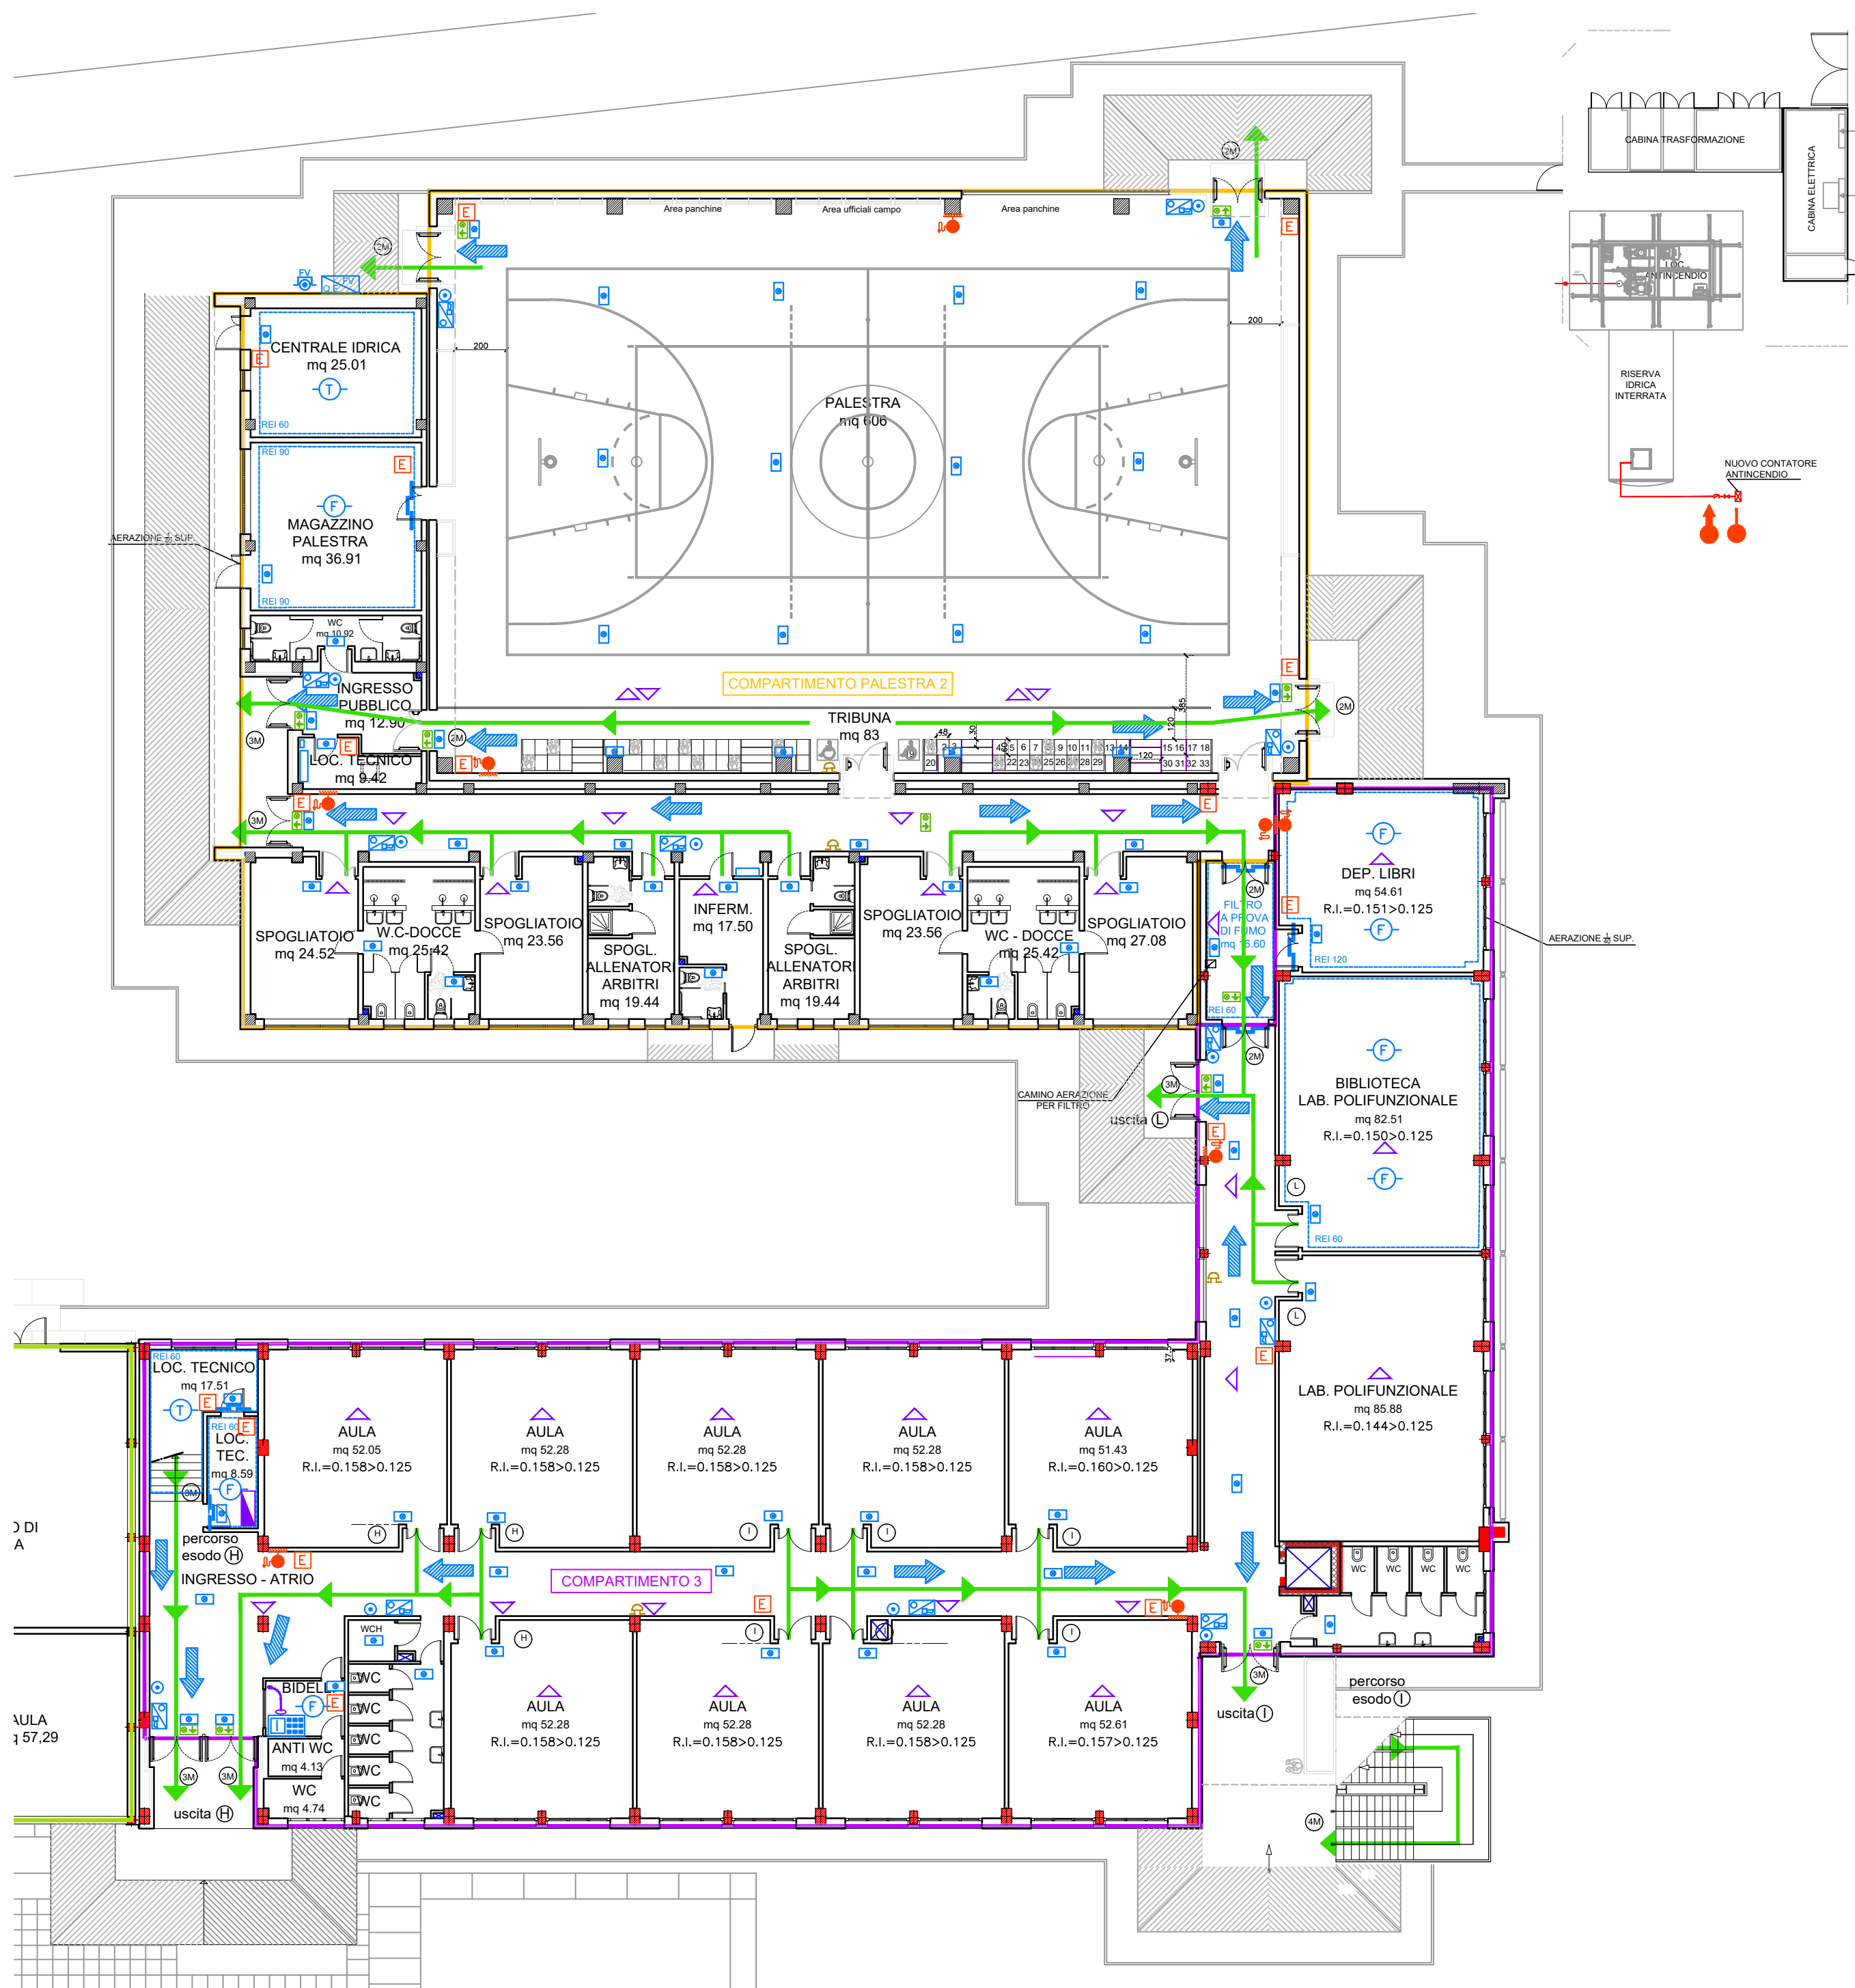


PIANTA PIANO TERRA

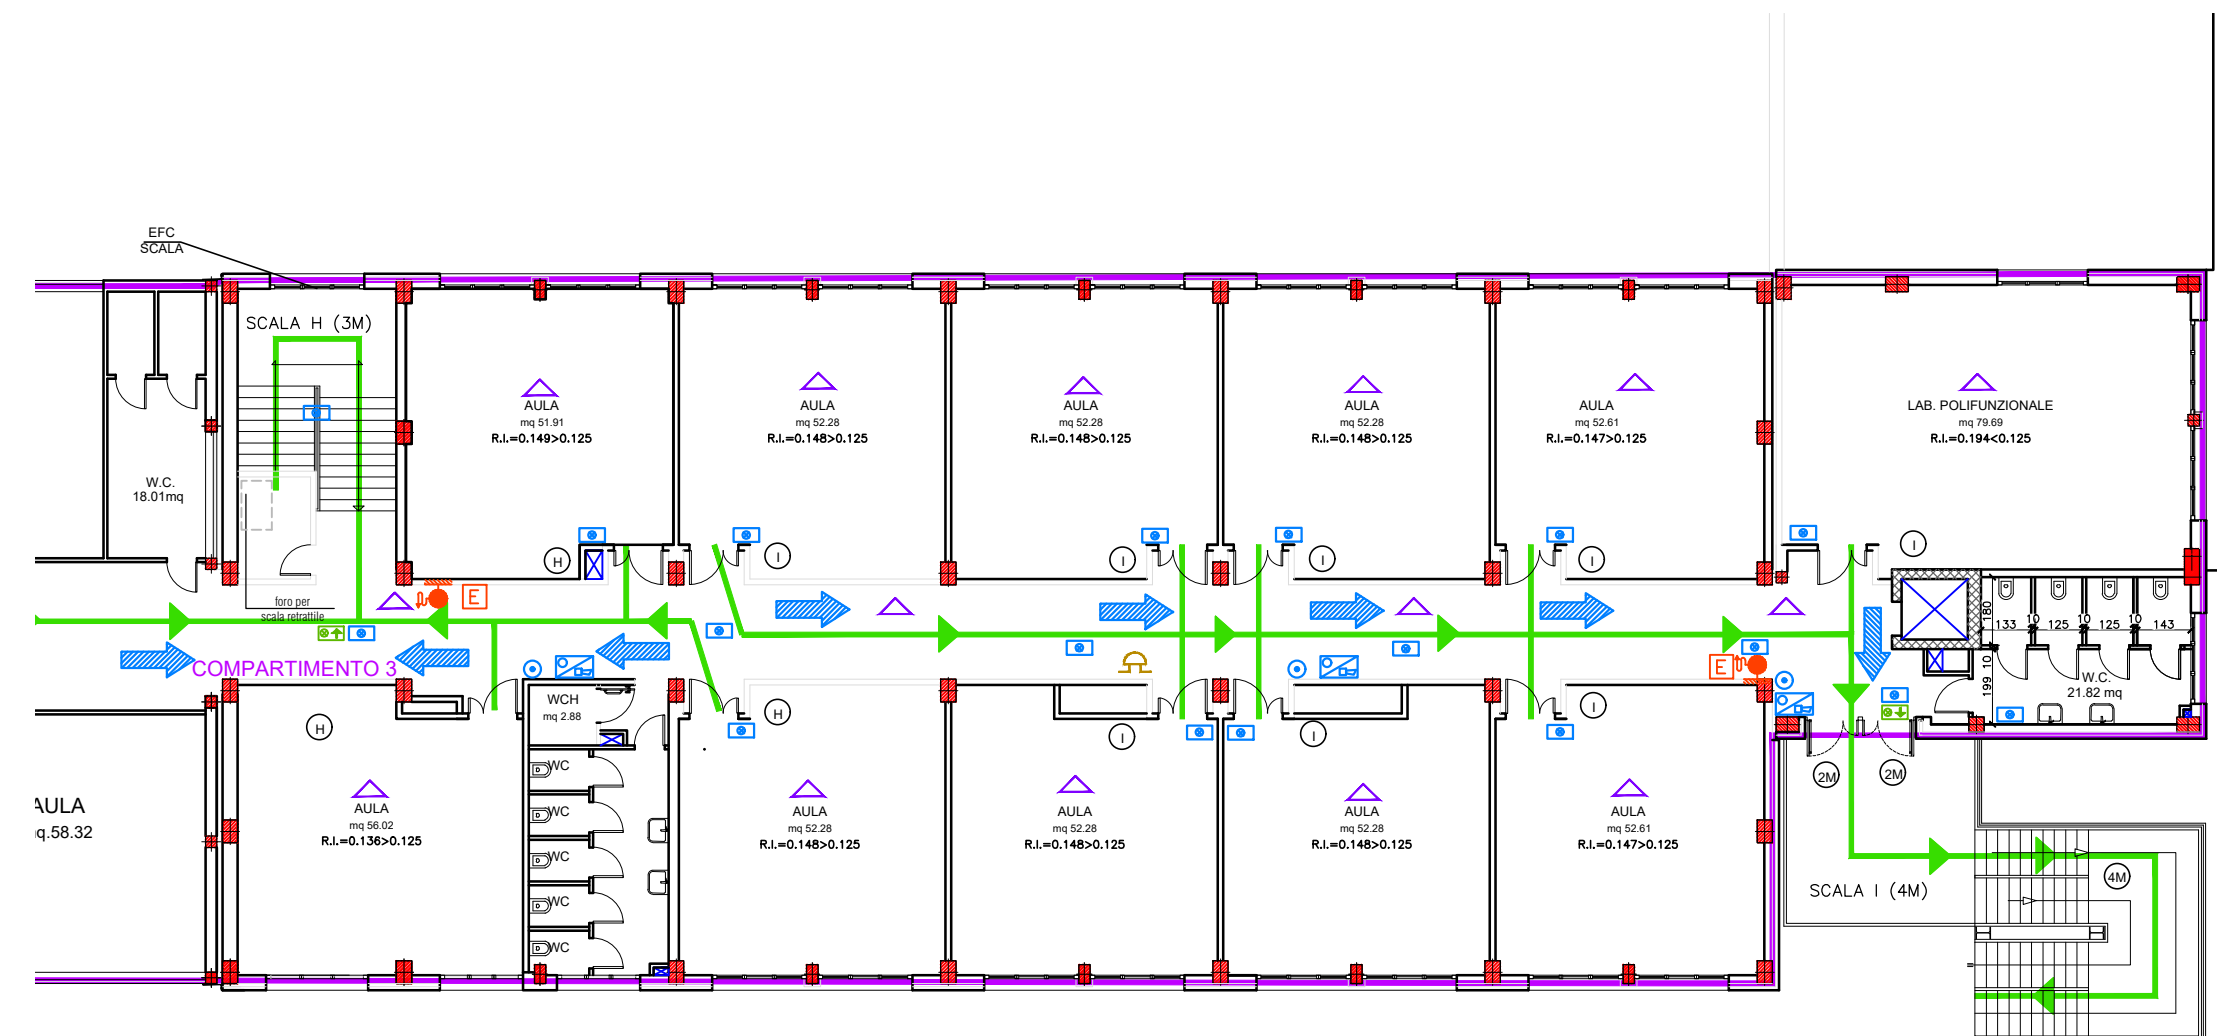


PIANTA PIANO PRIMO




2° STRALCIO - PROSPETTO NORD

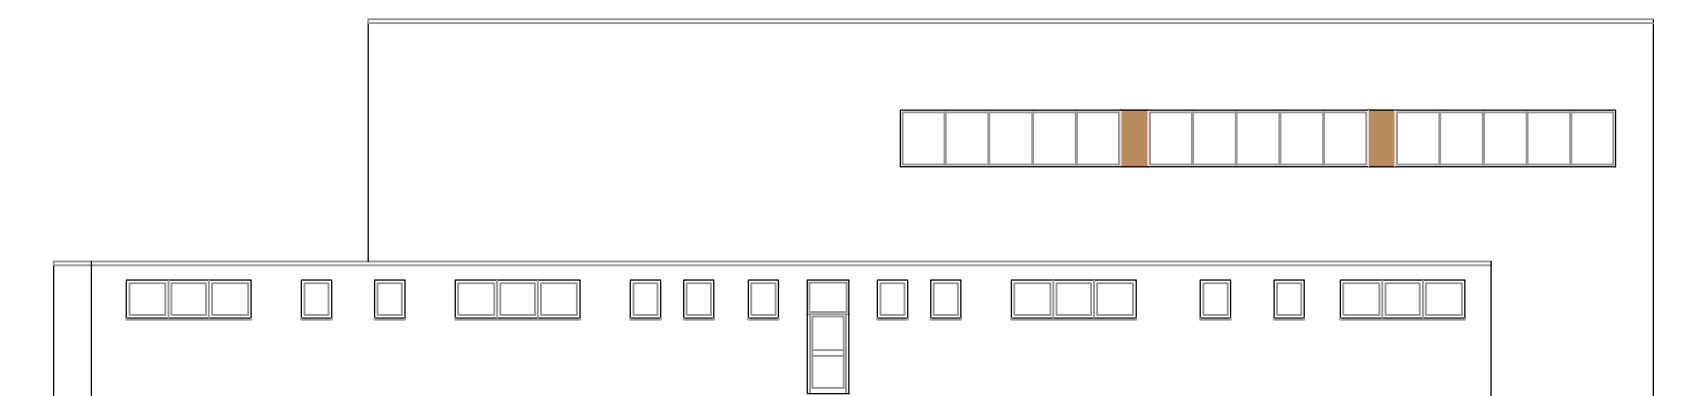


2° STRALCIO - PROSPETTO EST

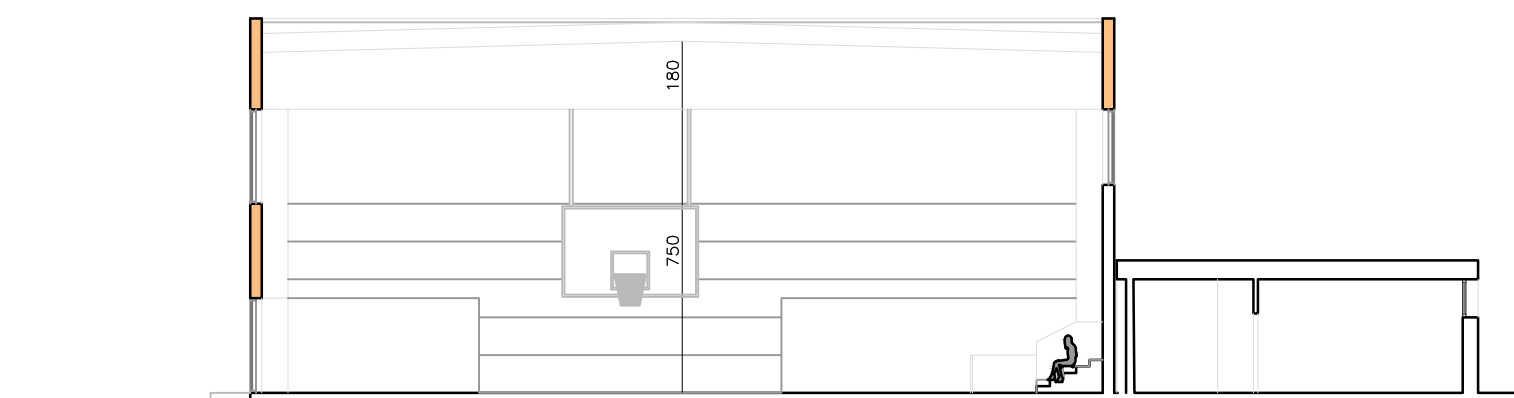

2° STRALCIO - SEZIONE TRASVERSALE

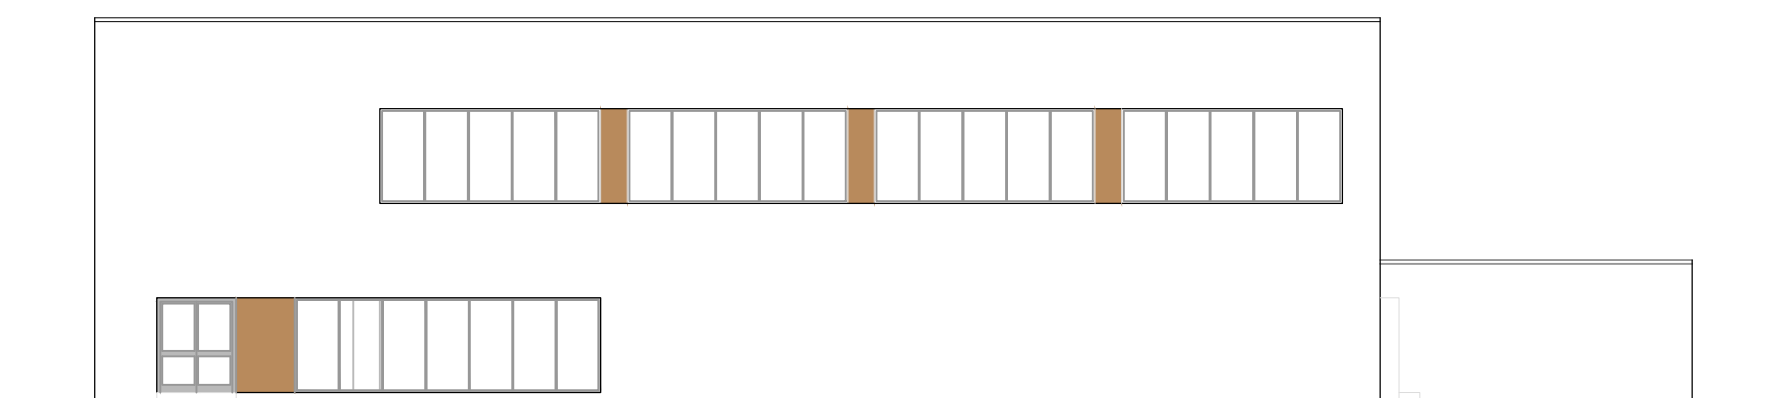

2° STRALCIO - PROSPETTO OVEST

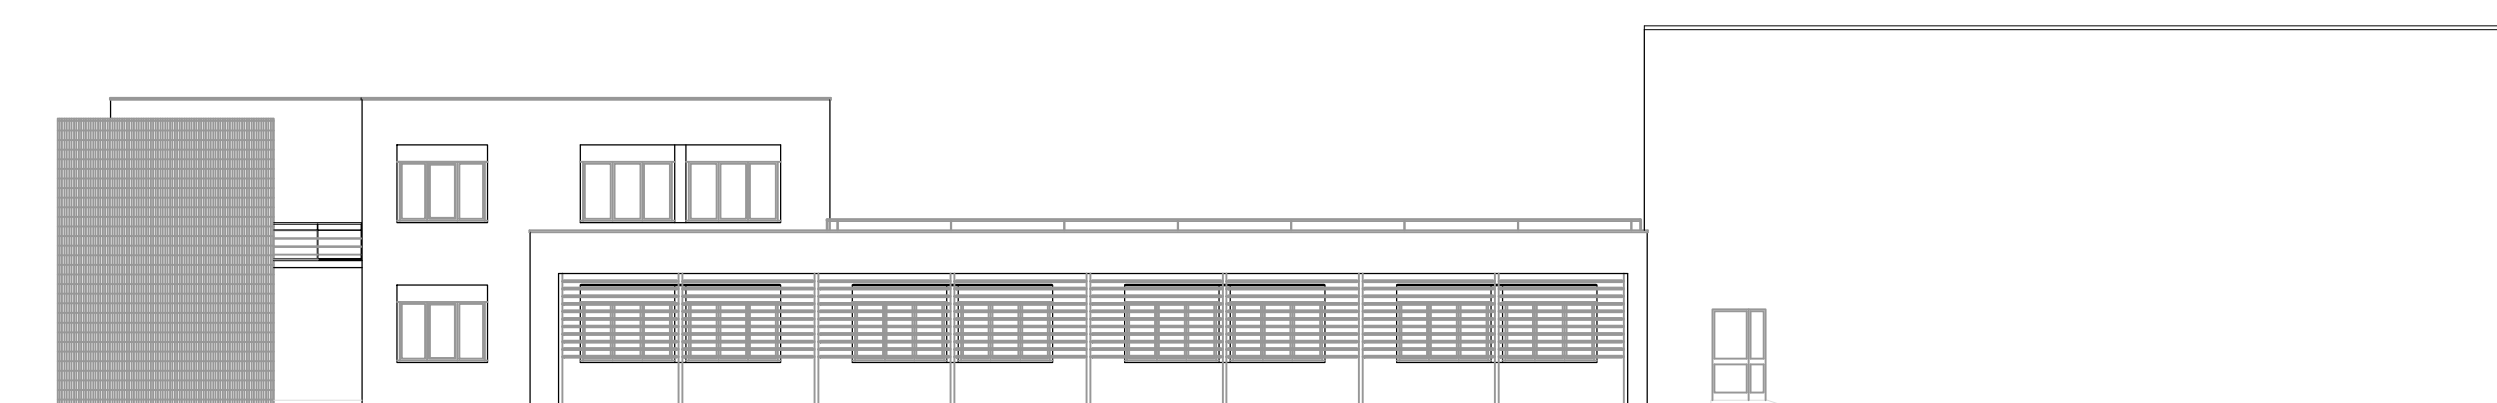

1° E 2° STRALCIO - PROSPETTO SUD



1° STRALCIO - SEZIONE TRASVERSALE