

Finanziato
dall'Unione europea
NextGenerationEU

PROGETTO DEFINITIVO - ESECUTIVO


PROGETTISTA OPERE STRUTTURALI Ing. Giuseppe Tassinari - Studio Tassinari e Associati Via Cilla, 54 - Pinerolo	PROGETTISTA ACUSTICO Ing. Massimo Savelli - SERVIZI ECOLOGICI S.r.l. Soc. Coop. Via Pinerolo, 3 - Pinerolo (TO)	PROGETTISTA IMPIANTI ELETTRICI E MECCANICI Ing. Alberto Frasco - Polistudio A.E.S. Società di Ingegneria S.r.l. Via Torino, 16 - Pinerolo (TO)
STUDIO TASSINARI • ASSOCIATI Ingegneria • Architettura • Informatica	SERVIZI ECOLOGICI Servizi Cooperativa	POLISTUDIO architettura & ingegneria POLISTUDIO S.r.l. Società di Ingegneria S.r.l.

TITOLO ELABORATO: VALUTAZIONE DEGLI ASPETTI DI PREVENZIONE INCENDI
INTERO COMPLESSO SCOLASTICO - VERIFICA SCORRE E COMPARTIMENTI

Cladurile sunt:	Finisarea	Data	Starea	Numar de
VVF 02	0	30/06/2022	1:200	VVF 02: Complet

LEGENDA PLANIMETRIA


- EDIFICI FUNZIONALI
- EDIFICIO ESISTENTE
 - PRIMO STRALCIO (impianto scuola)
 - SECONDO STRALCIO (impianto sportivo e laboratori)

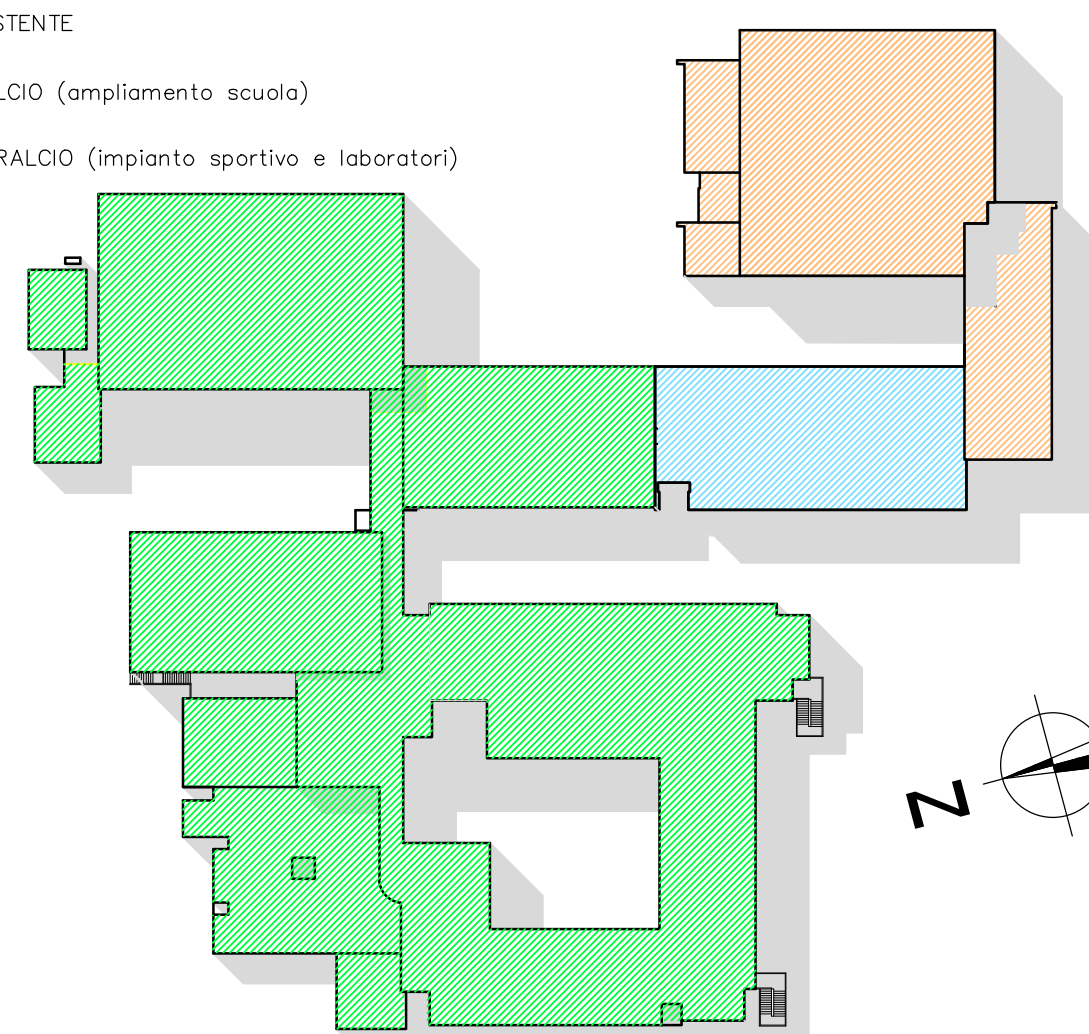

PIANTA DI RIFERIMENTO SCALA 1:500

LEGENDA PLANIMETRIA


- ATTIVITÀ SCOLASTICHE PRESENTI
- | ATTIVITÀ | 2013 | 2014 |
|--------------------------------|------|------|
| ITS "MORIGA-PERDISA" | 1 | 1 |
| SAIC LICEO SCIENTIFICO "ORANI" | 1 | 1 |

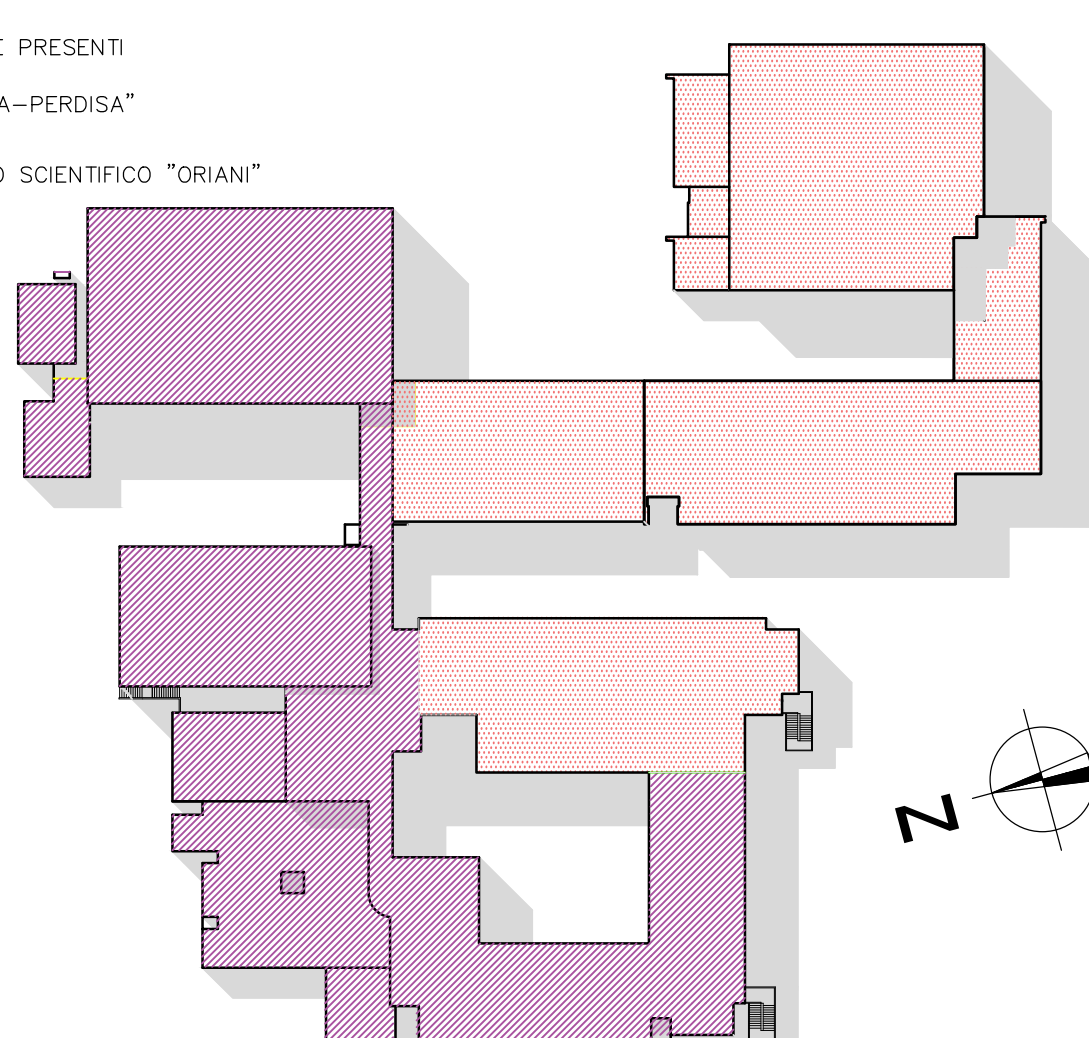

PIANTA DI RIFERIMENTO SCALA 1:500

LEGENDA PIANTE

-  VE D'ESSODO (ORIZZONTALE)
-  VE D'ESSODO (DISSICSA)
-  VE D'ESSODO (CAULTA)
-  PORTA TAGLIAFUOCO
-  PERCORSO D'ESSODO
-  IDENTIFICAZIONE DELLA SCALA DI ESSODO
DELLOCALE CON PRESENZA DI PERSONA
-  2M, 3M (LARGHEZZA DELL' USITA IN MODULO)
-  DELIMITAZIONE COMPARTIMENTI
-  LOCALI PRESERVATI
-  PULSANTE DI SGANCIO
ELETTRICO GENERALE + FV
-  SGANCIO ELETTRICO MP, FOTOLUCCO

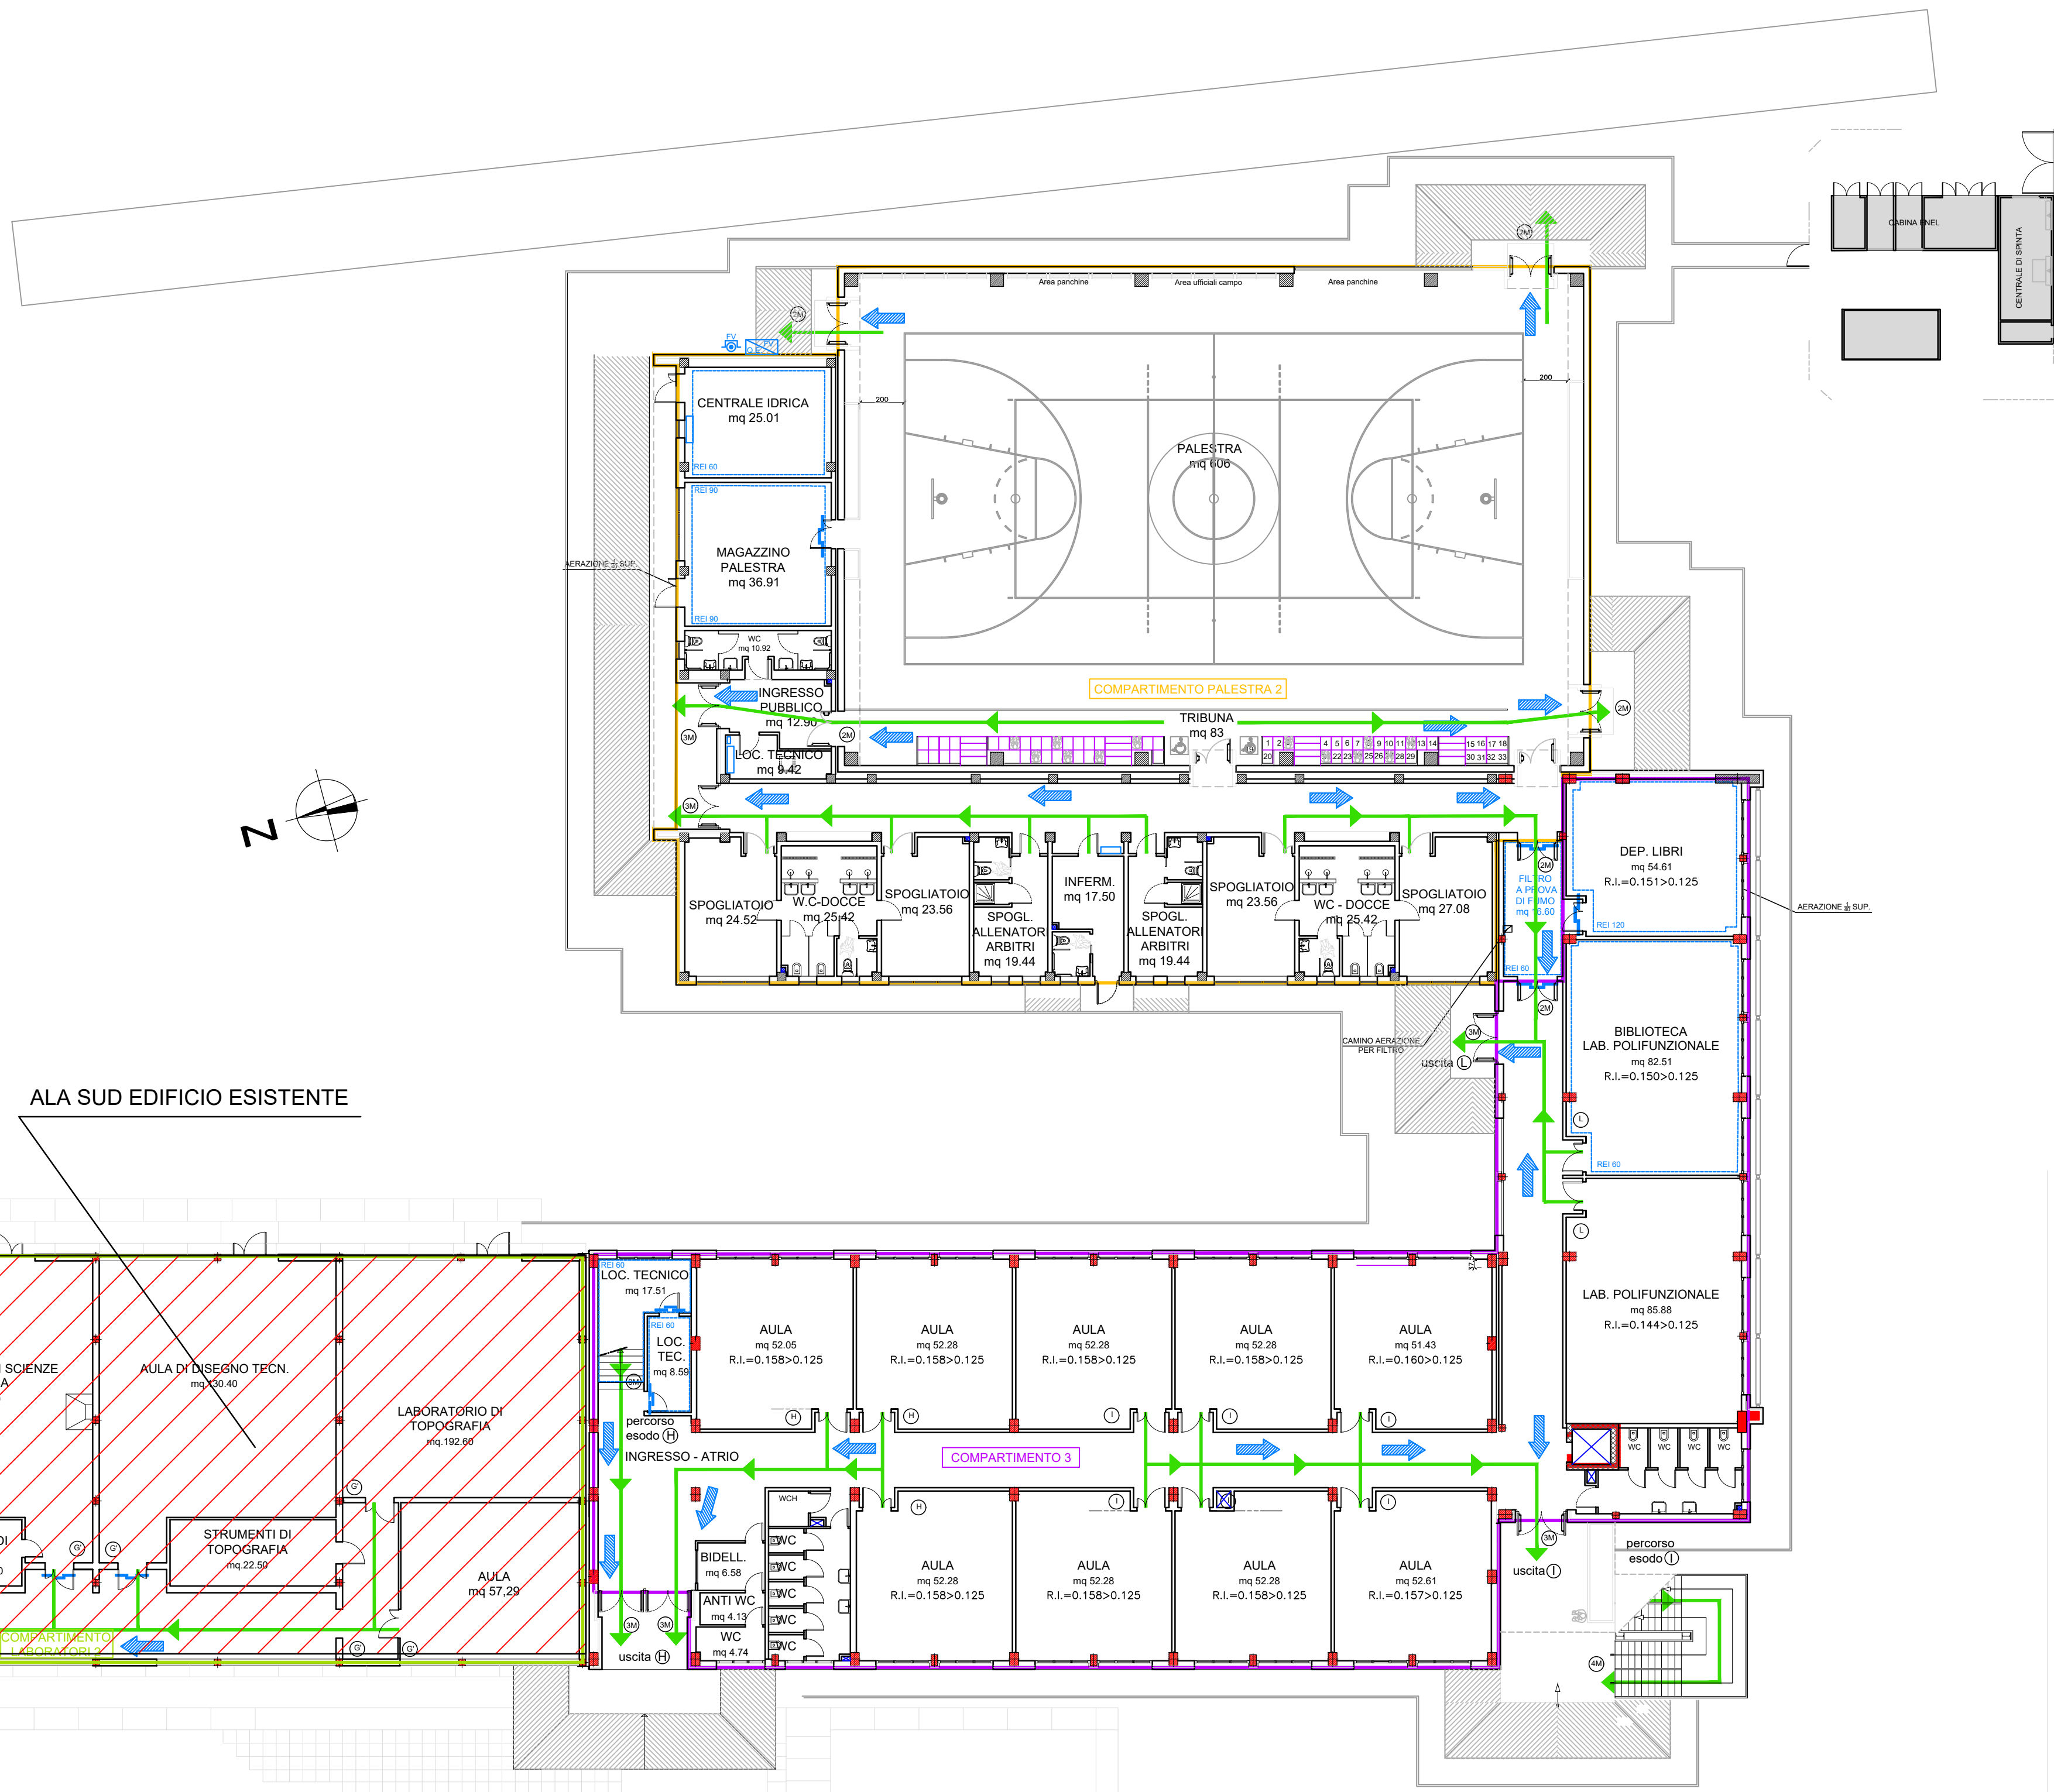

PIANTA PIANO PRIMO

