


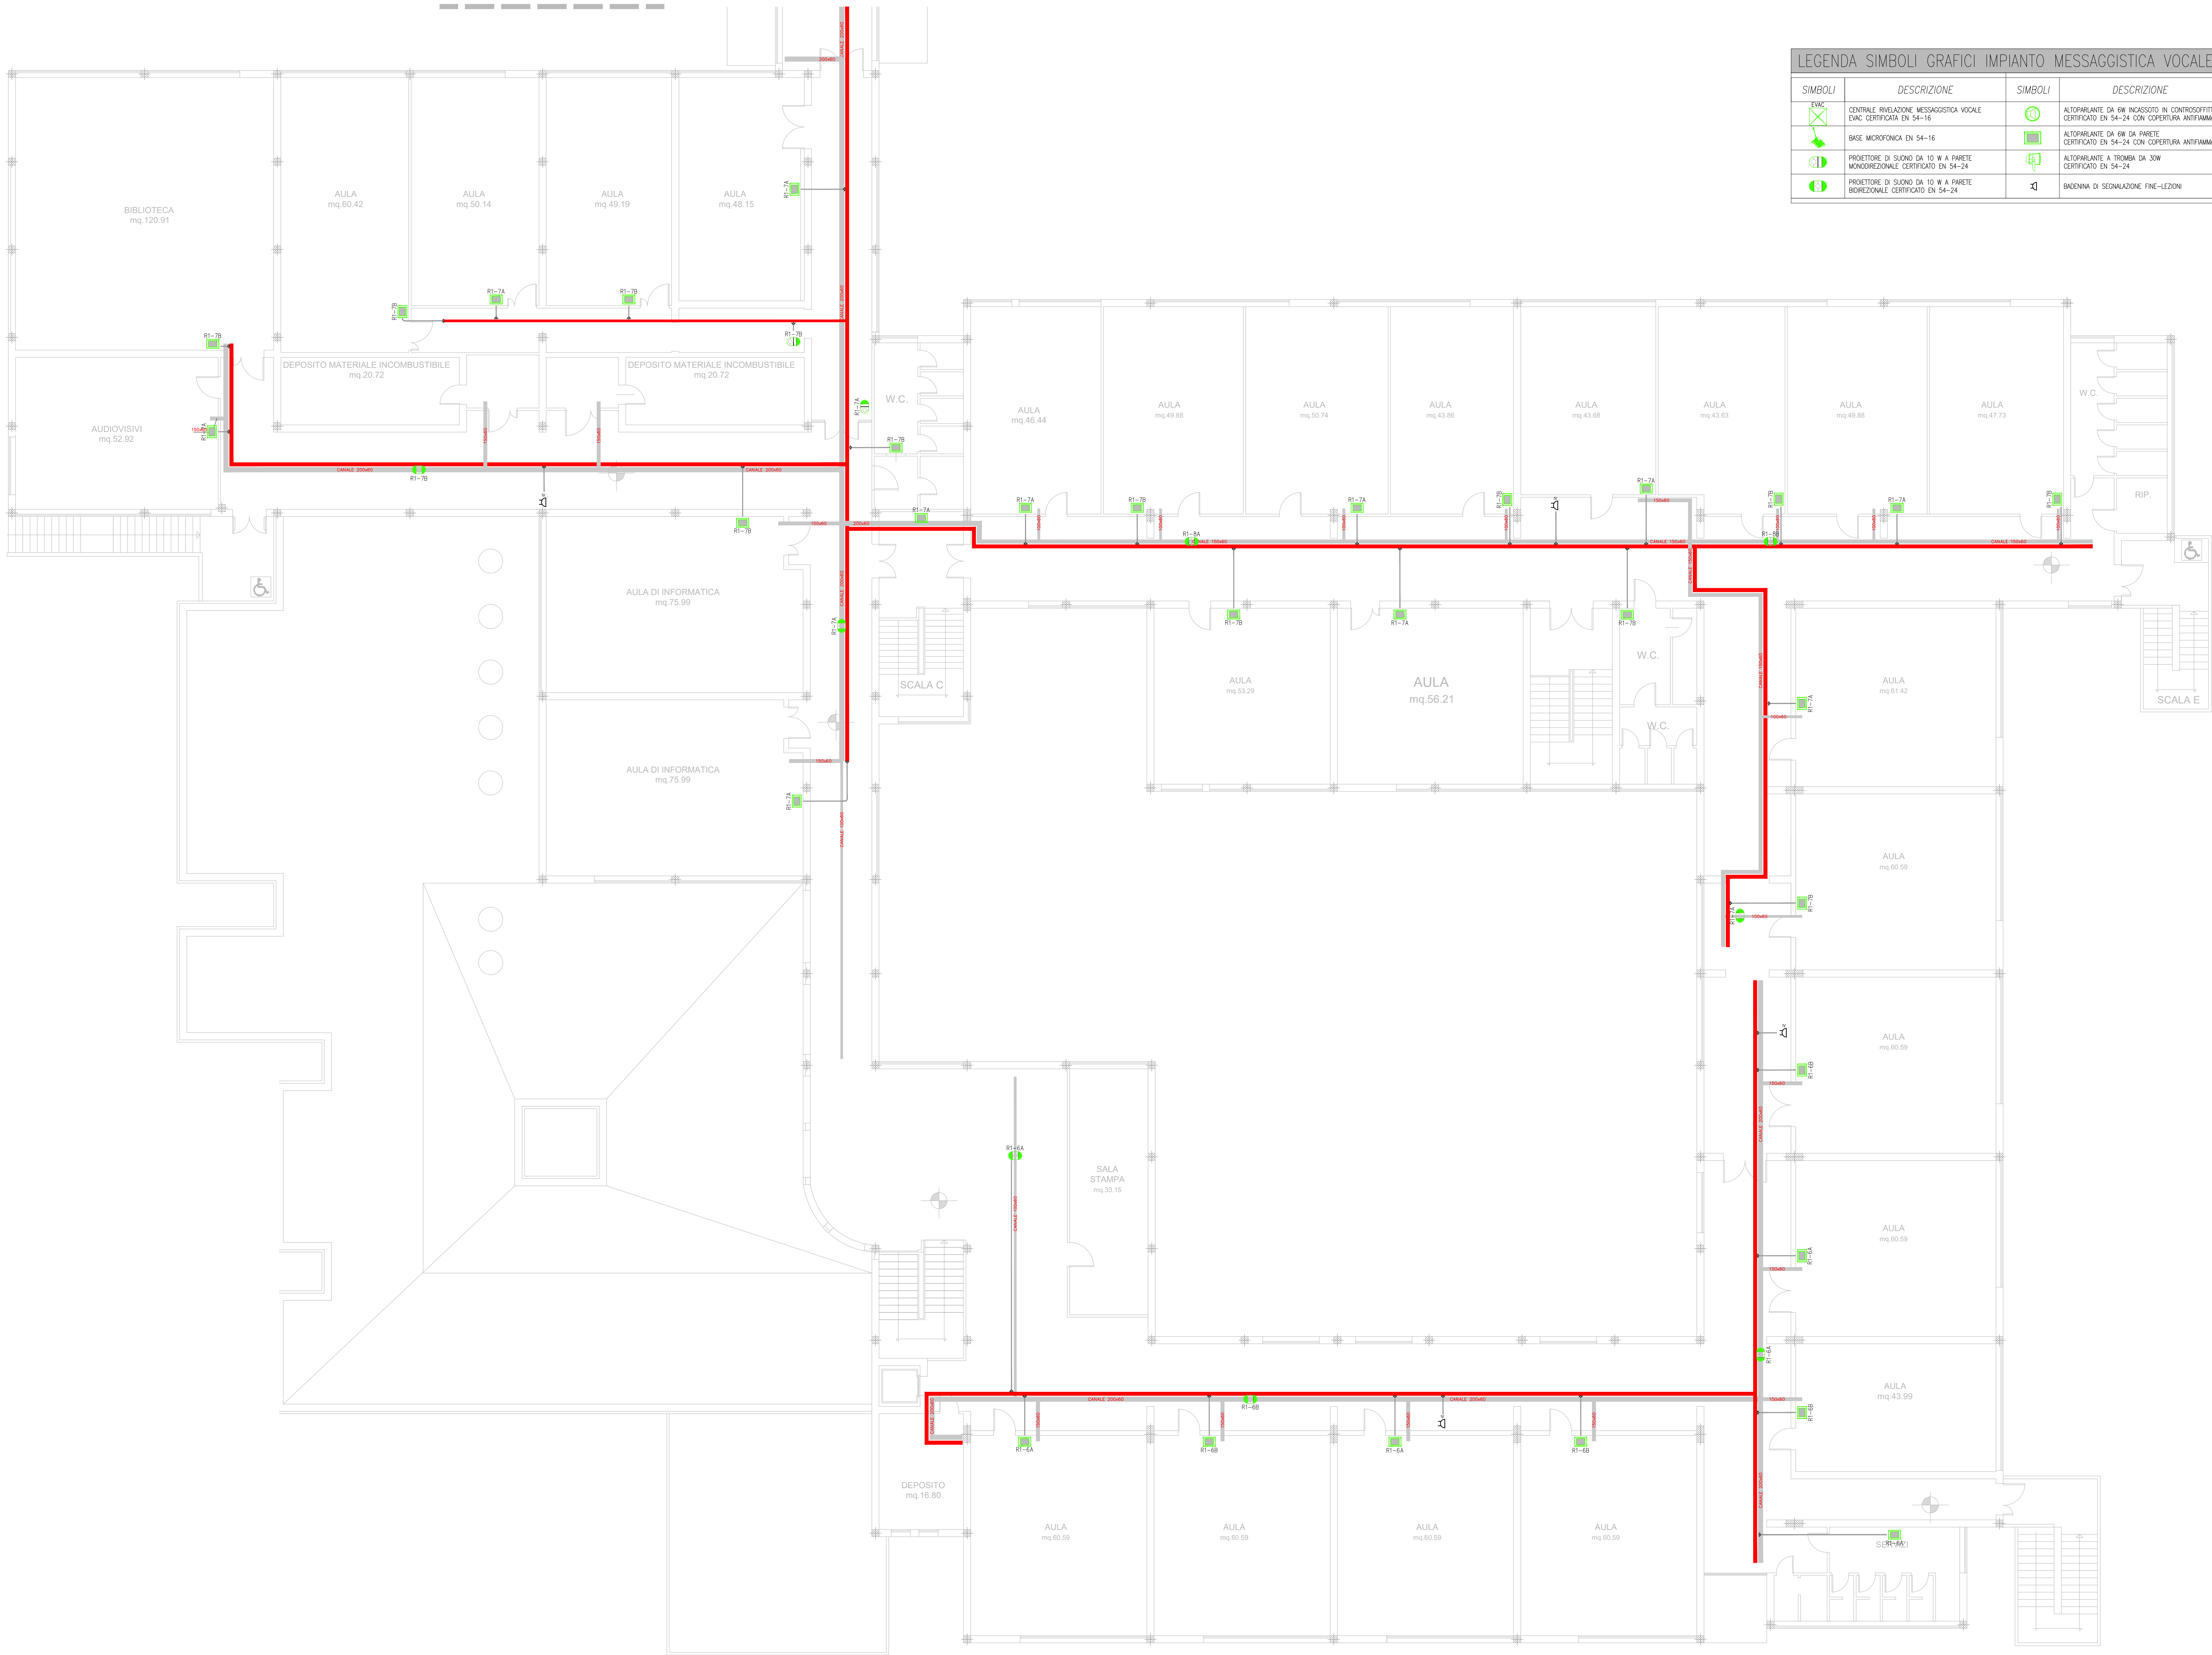

SIMBOLI	DESCRIZIONE	SIMBOLI	DESCRIZIONE
	CENTRALE RIVELAZIONE MESSAGGISTICA VOCALE ENAC CERTIFICATA EN 54-16		ALTOPARLANTE DA EN INCASSATO IN CONTROSOFFITO CERTIFICATO EN 54-24 CON COPERTURA ANTIFAMMA
	BASE MICROFONICA EN 54-16		ALTOPARLANTE DA EN DA PARETE CERTIFICATO EN 54-24 CON COPERTURA ANTIFAMMA
	PROIETTORE DI SUONO DA 10 W A PARETE MONODIREZIONALE CERTIFICATO EN 54-24		ALTOPARLANTE A TROMBA DA 30W CERTIFICATO EN 54-24
	PROIETTORE DI SUONO DA 10 W A PARETE BIDIREZIONALE CERTIFICATO EN 54-24		BATERIA DI SEGNAZIONE FINE-LEZIONI

PROVINCIA DI RAVENNA
SETTORE LAVORI PUBBLICI
Servizio Manutenzione e Gestione del Patrimonio

NUOVA COSTRUZIONE IN ADIACENZA ALLA SEDE DELL' I.T.G. "C.MORIGIA" (VIA MARCONI n°6/8) ED ALLA SUCCURSALE DEL LICEO SCIENTIFICO "A.ORIANI" DI RAVENNA

Finanziato dall'Unione europea
NextGenerationEU

PROGETTO DEFINITIVO - ESECUTIVO

IMPORTO € 3.200.000,00

Presidente: Michele De Pascale	Consigliere delegato Pubblica Istruzione - Edilizia Scolastica - Patrimonio: Maria Luisa Martinez
Dirigente Responsabile del Settore: Ing. Paolo Nobile	Responsabile del Servizio: Ing. Marco Corti

RESPONSABILE UNICO DEL PROCEDIMENTO:
Ing. Paolo Nobile
Firmato digitalmente

PROGETTISTA COORDINATORE:
Ing. Marco Corti
Firmato digitalmente

COORD. SICUREZZA PROGETTAZIONE:
Ing. Marco Corti
Firmato digitalmente

PROGETTISTA OPERE ARCHITETTONICHE:
Arch. Giovanni Pizzi
Geom. Antonio Mancini
Ing. Marco Corti
Firmato digitalmente

COLLABORATORI:
Ing. Annalisa Buleddino
p.l. Andrea Bezzi
Geom. Sara Vergato
Geom. Franco Tosco
Firmato

PROGETTISTA ANTINCENDIO:
Ing. Annalisa Buleddino
Firmato

Rev.	Descrizione	Redatto	Controllato	Approvato	Data
0	EMISSIONE	A.F.	P.N.	P.N.	30/06/2022
1					

PROGETTISTA OPERE STRUTTURALI:
Ing. Giuseppe Tassinari - Studio Tassinari e Associati
Via Cila, 54 - Ravenna

PROGETTISTA ACUSTICO:
Ing. Massimo Savetti
SERVIZIO ECOLOGICI Soc. Coop
Via Tolosa, 10 - Roccone (RN)

PROGETTISTA IMPIANTI ELETTRICI:
Ing. Alberto Fiorini
PROGETTISTA IMPIANTI MECCANICI:
Dott. Pier. Luc. Matteo Guidi
POLISTUDIO A.E.S. - Società di Ingegneria S.r.l.
Via Tolosa, 10 - Roccone (RN)

TITOLO ELABORATO: IMPIANTO EVAC EDIFICIO ESISTENTE
Distribuzione principale e terminale - Piano Primo

Elaborato/rivisto: IE-14a	Revisione: 00	Data: 30/06/2022	Scala: 1:100	Nome file: IT_14a_TP 1.pdf
------------------------------	------------------	---------------------	-----------------	-------------------------------