



PROVINCIA DI RAVENNA
SETTORE LAVORI PUBBLICI
Servizio Manutenzione e Gestione del Patrimonio

LAVORI DI AMPLIAMENTO DELLA SEDE DELL'I.T.G.
"C. MORIGIA" E DELLA SUCCURSALE DEL LICEO SCIENTIFICO "A.
ORIANI" DI RAVENNA PER LA REALIZZAZIONE DI UNA NUOVA
PALESTRA E LABORATORI POLIFUNZIONALI PER UNA DIDATTICA
INNOVATIVA




Finanziato
dall'Unione europea
NextGenerationEU


PROGETTO DEFINITIVO - ESECUTIVO

IMPORTO € 4.550.000,00

Presidente: Michele De Pascali	Consigliere delegato Pubblica Istruzione - Edilizia Scolastica - Patrimonio: Maria Luisa Martinez																		
Dirigente Responsabile del Settore: Ing. Paolo Nobile	Responsabile del Servizio.: Ing. Marco Conti																		
RESPONSABILE UNICO DEL PROCEDIMENTO: Ing. Paolo Nobile firmato digitalmente																			
PROGETTISTA COORDINATORE: Ing. Marco Conti firmato digitalmente																			
COORD. SICUREZZA PROGETTAZIONE: Ing. Marco Conti firmato digitalmente																			
PROGETTISTA OPERE ARCHITETTONICHE: Arch. Giovanni Piazzesi Geom. Antonio Mancini Ing. Marco Conti firmato digitalmente																			
COLLABORATORI Ing. Annalisa Bollettino p.i. Andrea Bezzati Geom. Sara Vergallo Geom. Franco Tocco																			
PROGETTISTA ANTINCENDIO: Ing. Annalisa Bollettino																			
<table border="1" style="width: 100%; border-collapse: collapse;"> <thead> <tr> <th>Rev.</th> <th>Descrizione</th> <th>Redatto:</th> <th>Controllato:</th> <th>Approvato:</th> <th>Data:</th> </tr> </thead> <tbody> <tr> <td>0</td> <td>EMISSIONE</td> <td>M.C.</td> <td>P.N.</td> <td>P.N.</td> <td>08/09/2022</td> </tr> <tr> <td>1</td> <td></td> <td></td> <td></td> <td></td> <td></td> </tr> </tbody> </table>		Rev.	Descrizione	Redatto:	Controllato:	Approvato:	Data:	0	EMISSIONE	M.C.	P.N.	P.N.	08/09/2022	1					
Rev.	Descrizione	Redatto:	Controllato:	Approvato:	Data:														
0	EMISSIONE	M.C.	P.N.	P.N.	08/09/2022														
1																			
PROGETTISTA OPERE STRUTTURALI: Ing. Giuseppe Tassanini - Studio Tassanini e Associati Viale Luigi Cilla, 54 - Ravenna																			
PROGETTISTA ACUSTICO: Ing. Massimo Savoletti - SERVIZI ECOLOGICI Soc. Coop. Via Firenze, 3 - Faenza (RA)																			
PROGETTISTA IMPIANTI ELETTRICI E MECCANICI: Ing. Alberto Frisoni - Polistudio A.E.S. Società di Ingegneria S.r.l. Via Tortona, 10 - Riccione (RN)																			
STUDIO TASSANINI • ASSOCIATI Ingegneria • architettura • Infrastrutture SERVIZI ECOLOGICI Società Cooperativa POLISTUDIO architect & engineering POLISTUDIO A.E.S. Società di Ingegneria S.r.l.																			
TITOLO ELABORATO: PROSPETTI																			
Elaborato num: 07	Revisione: 0	Data: 08/09/2022	Scala: 1:200	Nome file: Tav.07															

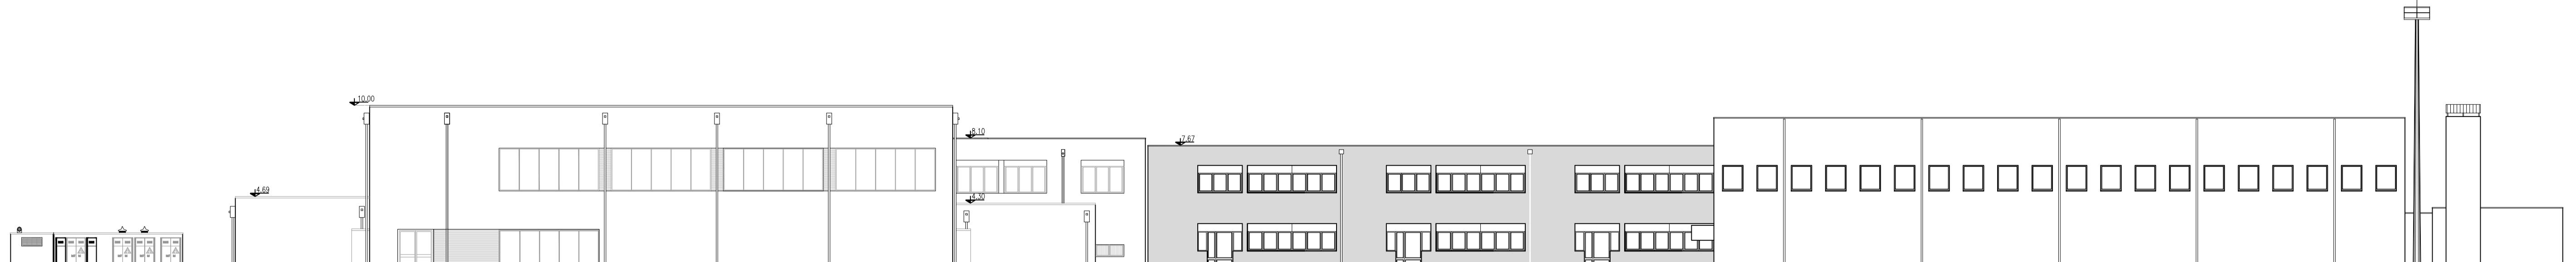


PROSPETTO OVEST

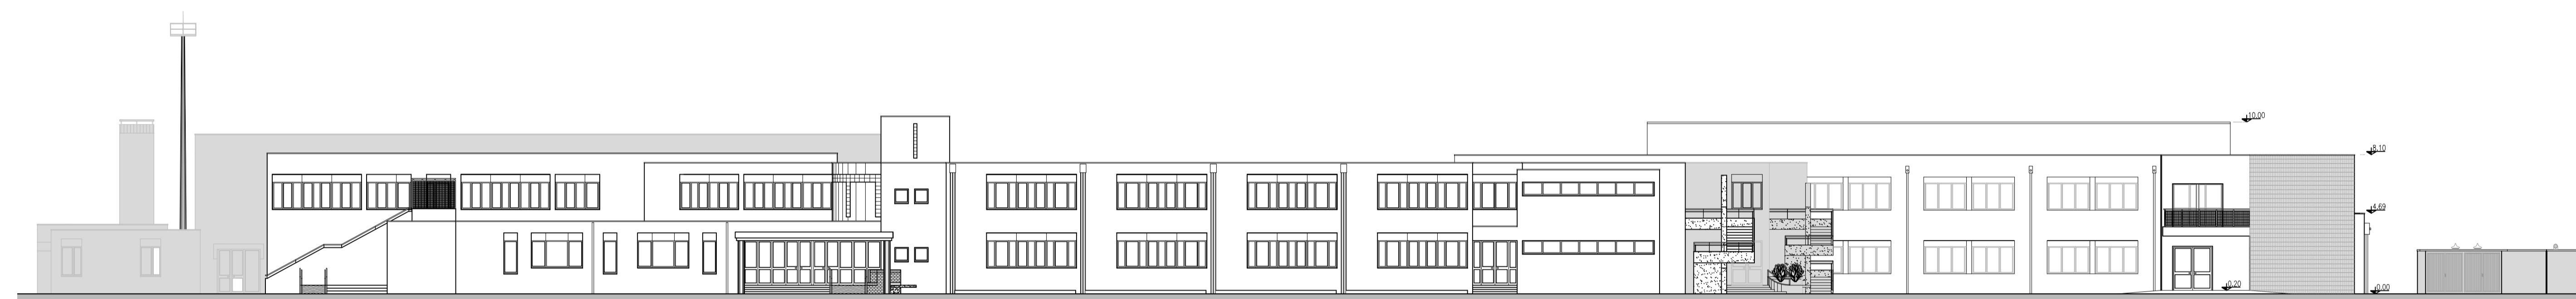

PROSPETTO EST



PROSPETTO NORD

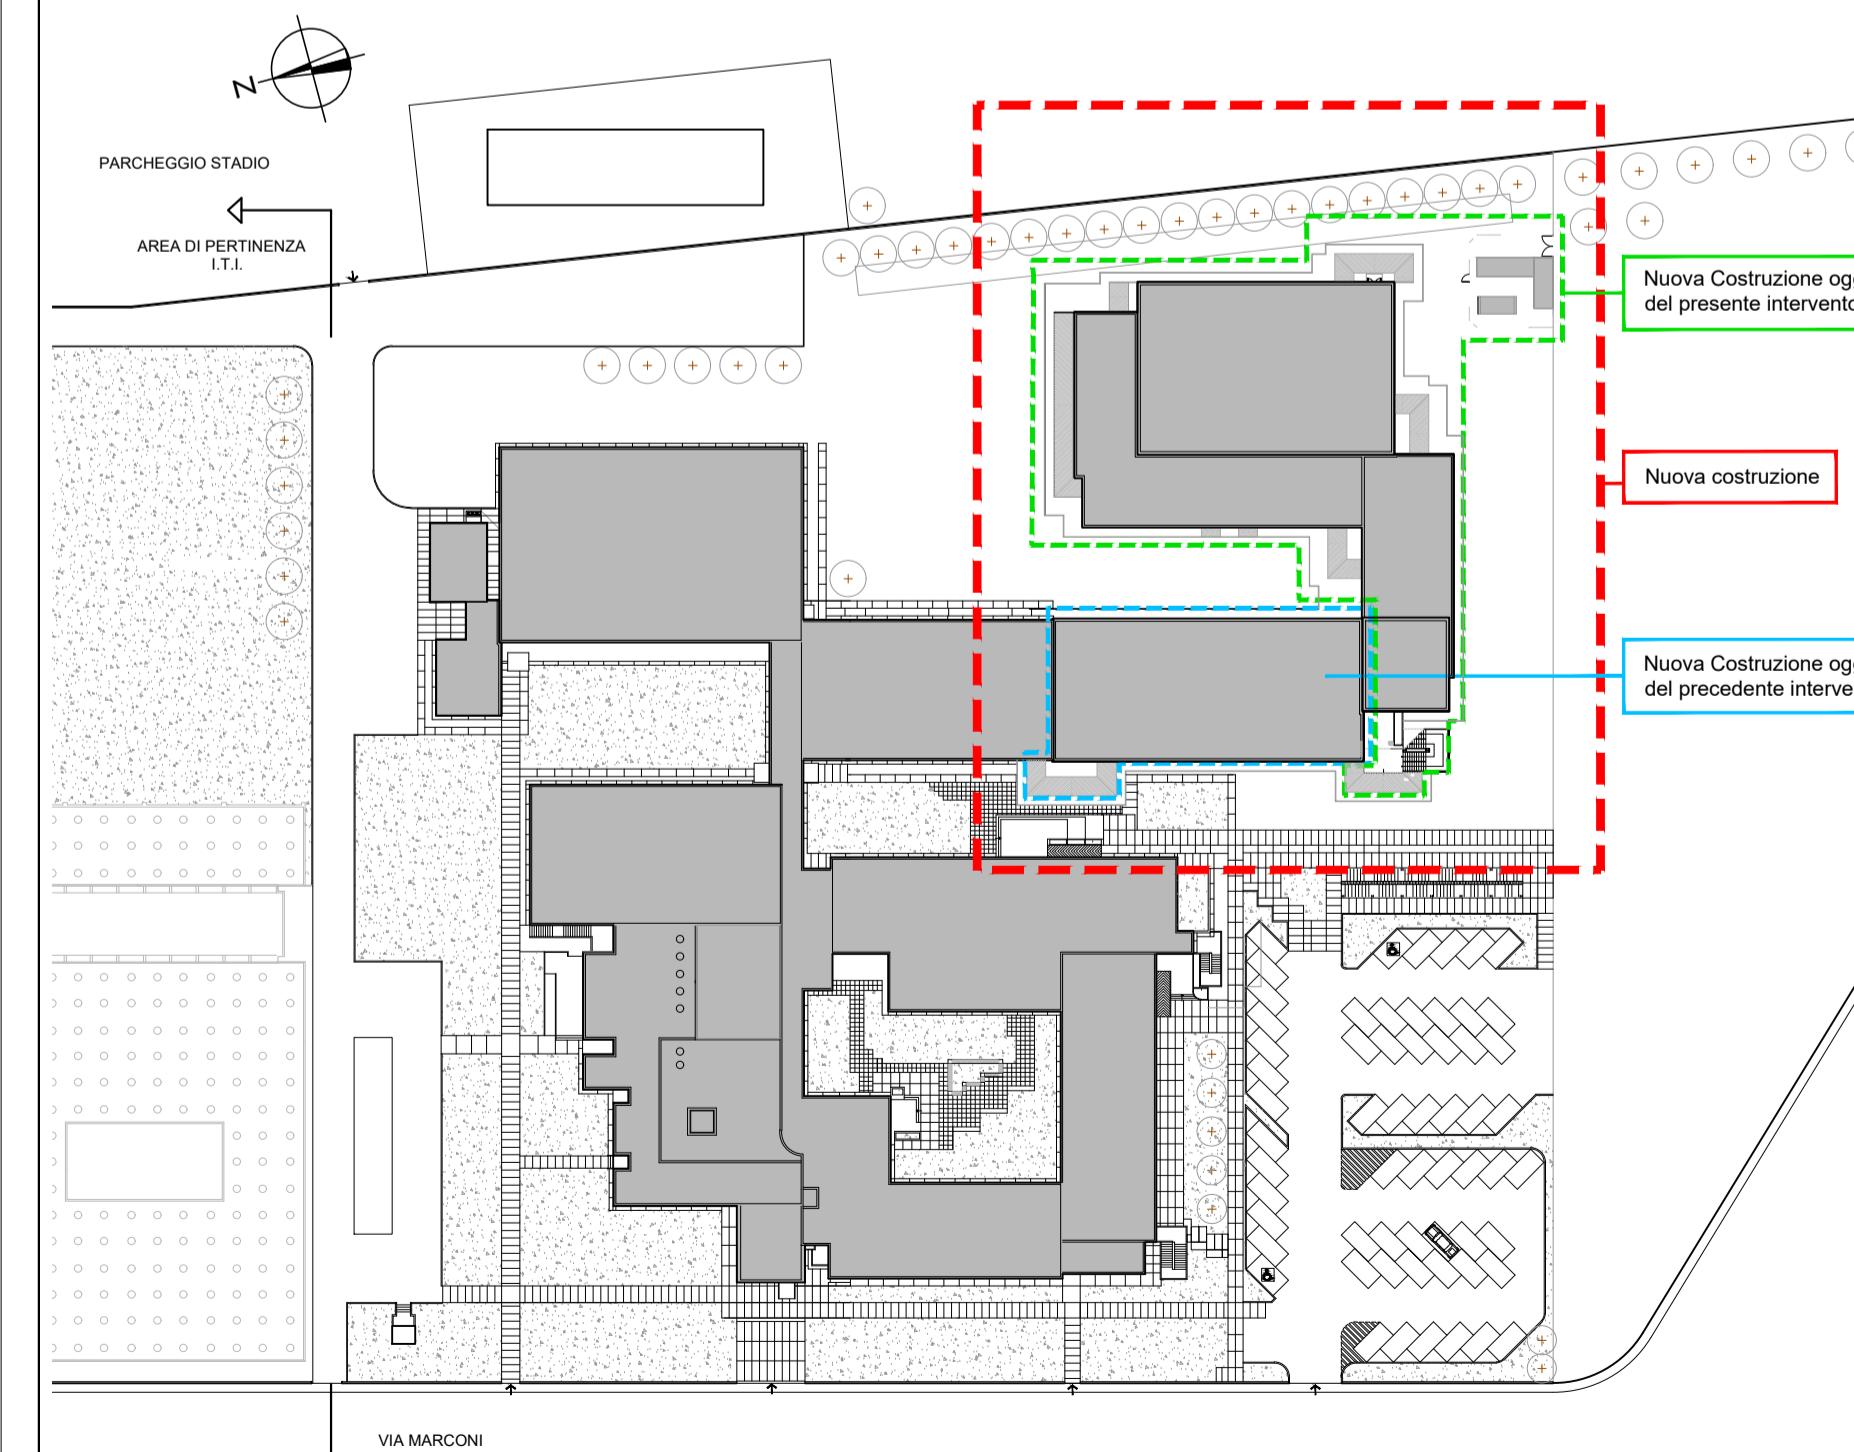

PLANIMETRIA scala 1:1000



PROSPETTO SUD