


PIANTA PIANO PRIMO

Passaggio tubazioni nei solai oggetti di intervento

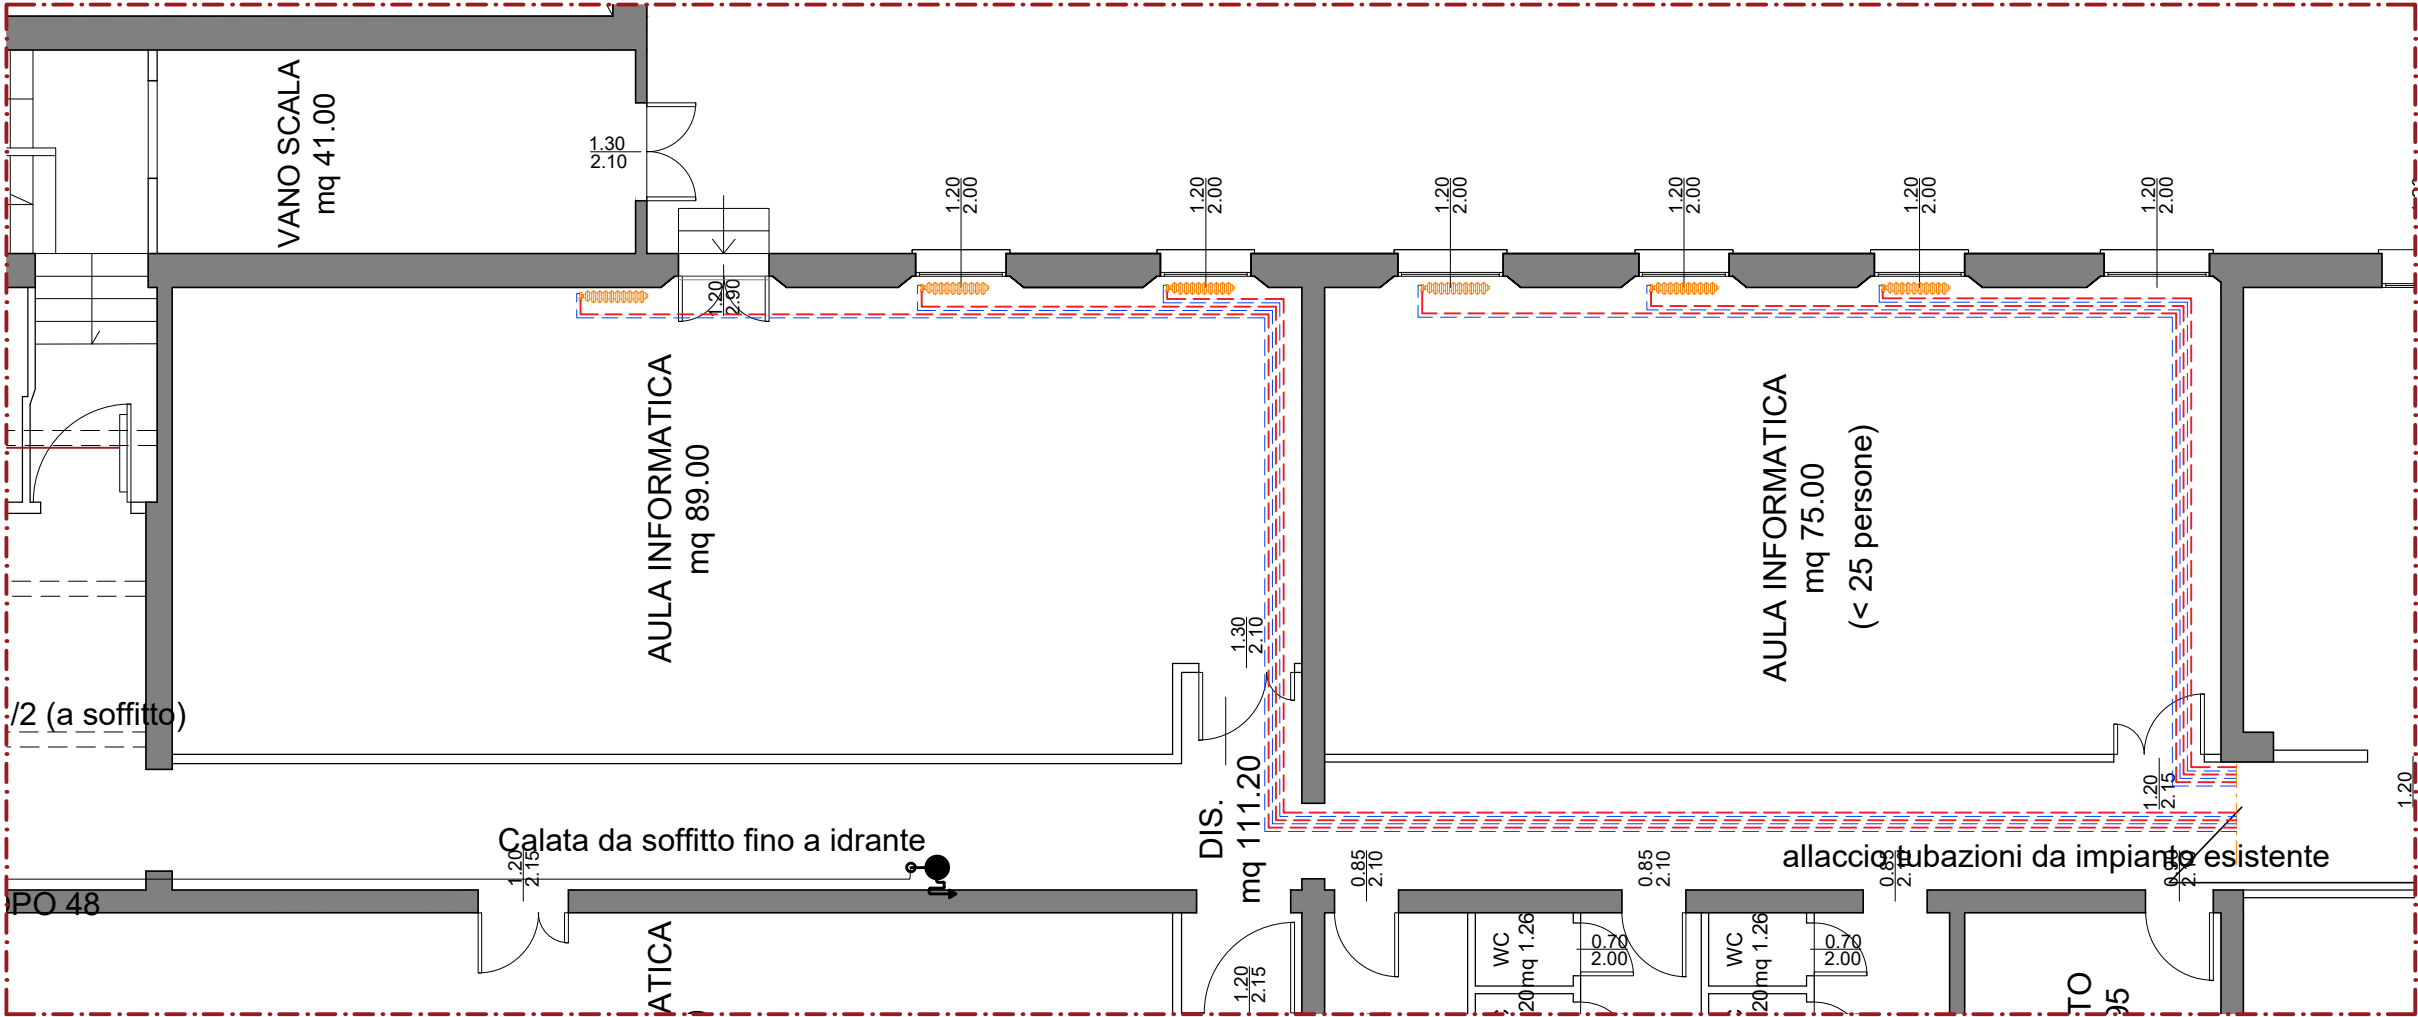


LEGENDA

- TUBAZIONE DI MANDATA
- TUBAZIONE DI RITORNO
- RADIATORI


PIANTA PIANO SECONDO

Passaggio tubazioni nei solai oggetto di intervento

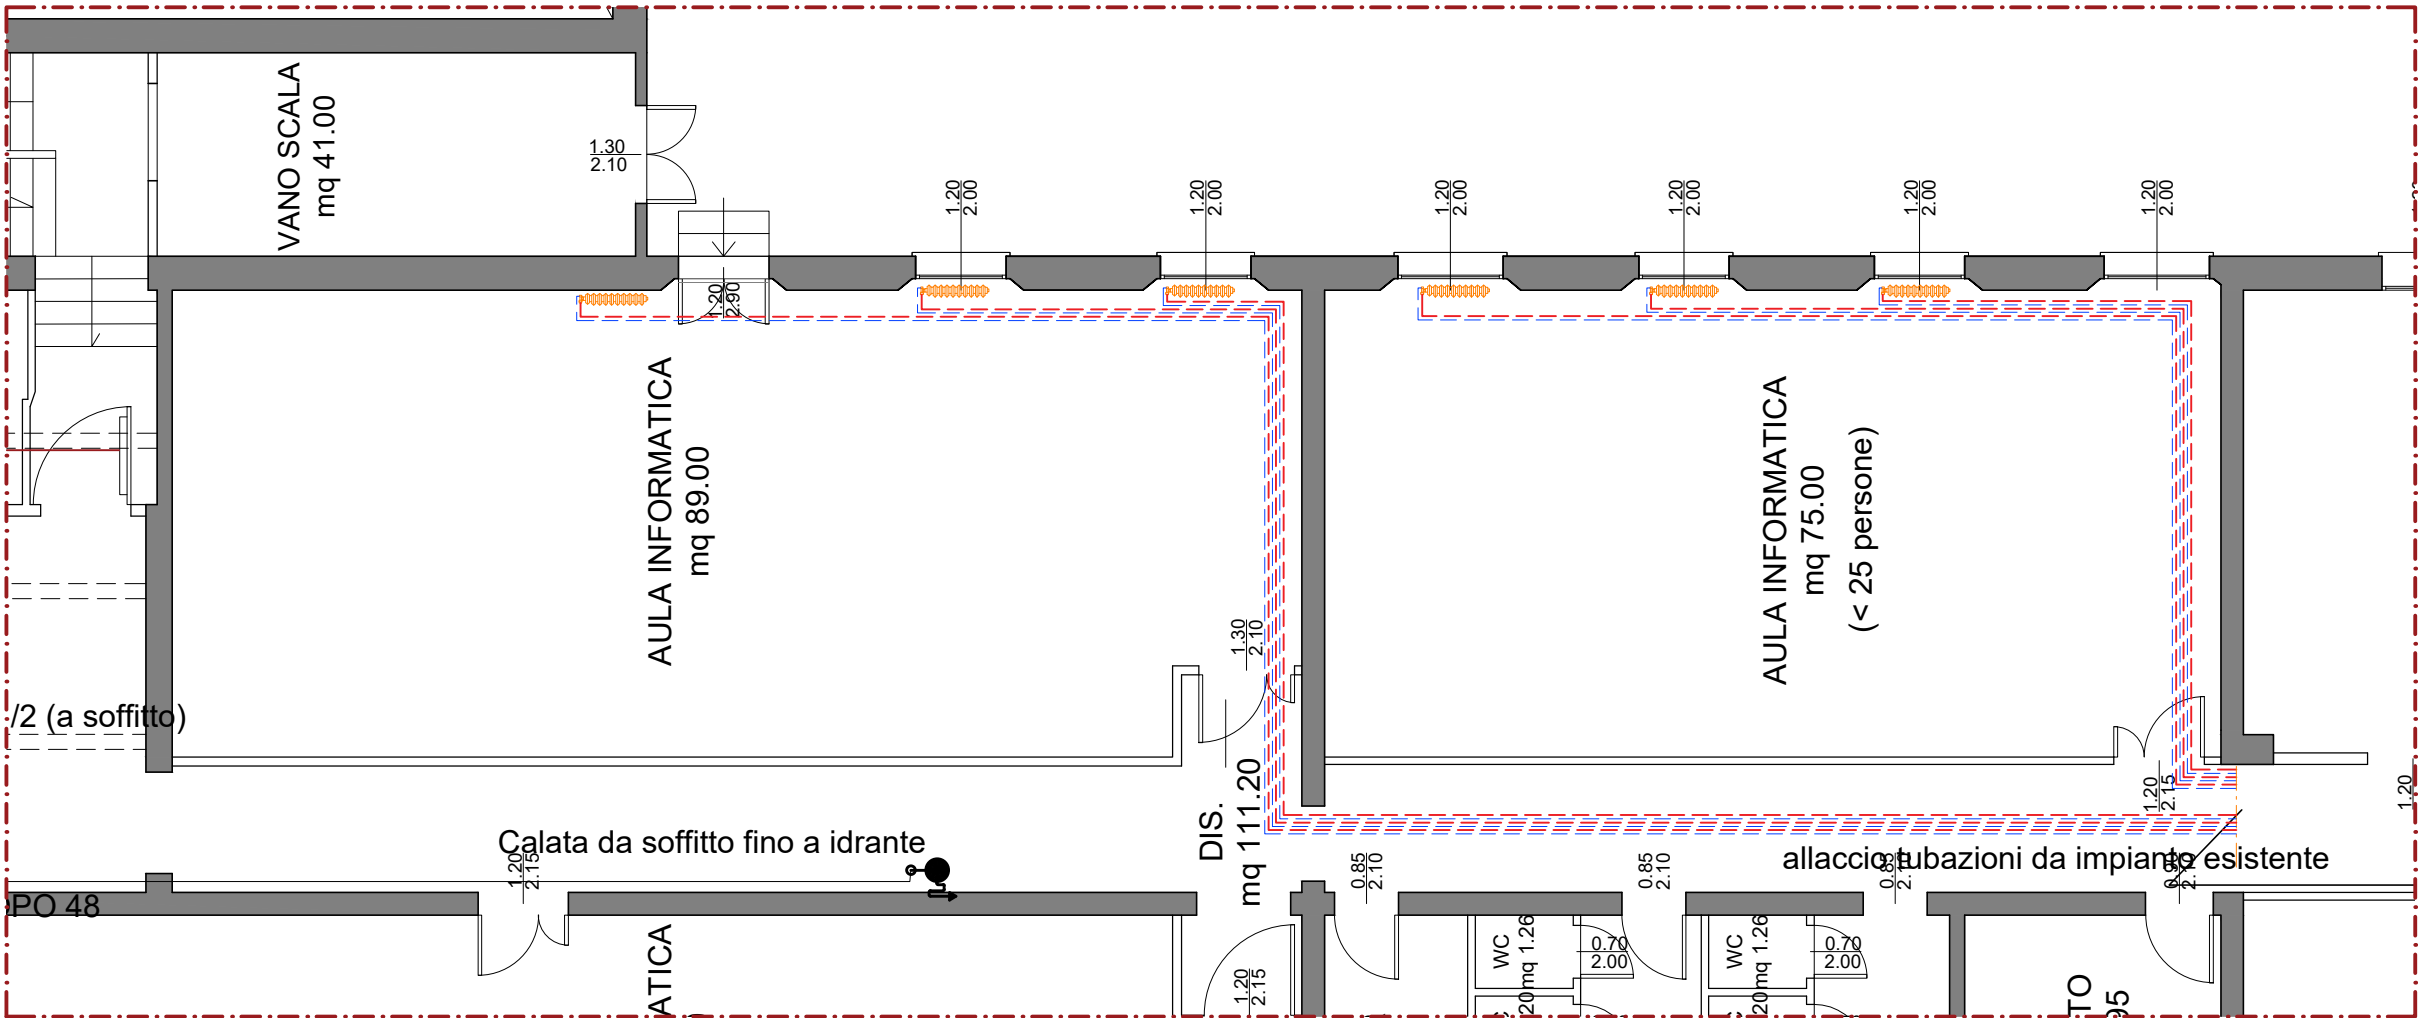

LEGENDA

- TUBAZIONE DI MANDATA
- TUBAZIONE DI RITORNO
- RADIATORI

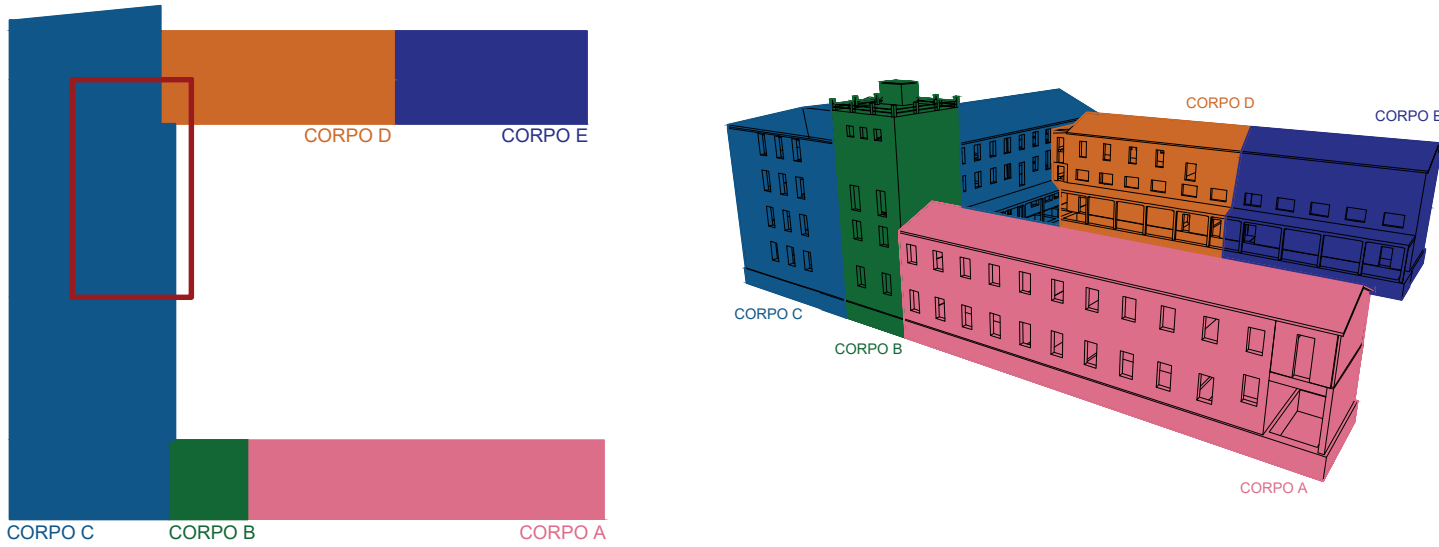

Finanziato dall'Unione europea

NextGenerationEU

Settore Edilizia Scolastica e Patrimonio

Servizio Programmazione e Progettazione

INTERVENTI DI MIGLIORAMENTO SISMICO PRESSO IL POLO TECNICO PROFESSIONALE DI LUGO SEZIONE PROFESSIONALE "E. STOPPA" DI VIA FRANCESCO BARACCA, 62 - LUGO (RA)
PNRR - NEXT GENERATION EU - Missione 4, Componente 1, Investimento 3.3
CUP : J42C20000850001

PROGETTO DEFINITIVO - ESECUTIVO

Presidente: Michele de Pascale	Consigliere delegato Pubblica Istruzione - Edilizia Scolastica - Patrimonio: Maria Luisa Martinez
Dirigente responsabile del Settore: Ing. Paolo Nobile	Responsabile del Servizio: Arch. Giovanna Garzanti

RESPONSABILE UNICO DEL PROCEDIMENTO: Ing. Paolo Nobile

PROFESSIONISTI ESTERNI:

ARCHITETTO RESPONSABILE DEL COORDINAMENTO DELLA PROGETTAZIONE - COORDINATORE IN FASE DI PROGETTAZIONE PER LA SICUREZZA E LA SALUTE NEI CANTIERI	INGEGNERE RESPONSABILE DEL PROGETTO DEFINITIVO ED ESECUTIVO
Arch. Roberto DI RAMIO	Ing. Massimo GEROSOLIMO PORZIELLA
PROFESSIONISTI RESPONSABILI DELLA PROGETTAZIONE EDILE ED ARCHITETTONICA	PROFESSIONISTI RESPONSABILI DELLA PROGETTAZIONE STRUTTURALE
Arch. Pietro LA GATTA	Ing. Sebastiano ORTU
Ing. Maurizio CIARROCCHI	Ing. Daniele CIANCHETTA
PROFESSIONISTI RESPONSABILI DELLA PROGETTAZIONE DEGLI IMPIANTI TECNOLOGICI	GEOLOGO RESPONSABILE DELLA RELAZIONE GEOLOGICA
Ing. Daniele CIANCHETTA	Geol. Primo FALCIONI
Arch. Roberto DI RAMIO	GIOVANE PROFESSIONISTA Arch. Michele DAMICO
ATI Titolare del servizio di progettazione definitiva ed esecutiva e coordinamento per la sicurezza in fase di progettazione	CONSULENTI (ai sensi del D.lgs. n. 50/2016) Arch. Cielia Dell'Arciprete - Arch. Sara Menna - Ing. Francesca Orsini - Ing. Marianna Sabia
Capogruppo INSIGHT & Co. S.r.l. Via Tiburtina Valeria, 149/1 65129 Pescara (PE) Tel. 085/4159367 - Fax. 085.2192520 e-mail: direzione@insight.co.it PEC: insight@arubapec.it	Mandante S.A.G.I. S.r.l. Società per l'Ambiente, la Geologia e l'Ingegneria Via Pasubio, 20 63074 San Benedetto del Tronto (AP) Tel. e Fax. 0735.757580 e-mail: info@sagistudio.it PEC: info@pec.sagistudio.it
	Mandante PROGETTO INTEGRATO STA Via Spaventa, 10 63039 Sulmona (AQ) Tel. 0864.51619 e Fax. 0864.576003 e-mail: studiotecnico@progettointegrato.it PEC: massimo.gerosolimoporzella@ing.pe.eu

TITOLO ELABORATO:
PLANIMETRIA IMPIANTO TERMICO - PIANO PRIMO E SECONDO

Elaborato num: PDE_IM_02	Revisione: 00	Data: Ottobre 2022	Scala: 1:100	Nome file: PDE_IM_01_SP.TERM_r00
-----------------------------	------------------	-----------------------	-----------------	-------------------------------------