



PALESTRA
oggetto di intervento di demolizione e ricostruzione

sup. piano terra	730 m ²
sup. piano primo	287 m ²
sup. lorda	1017 m²
volume	9180 m³

PIANTA PIANO TERRA
scala 1:200

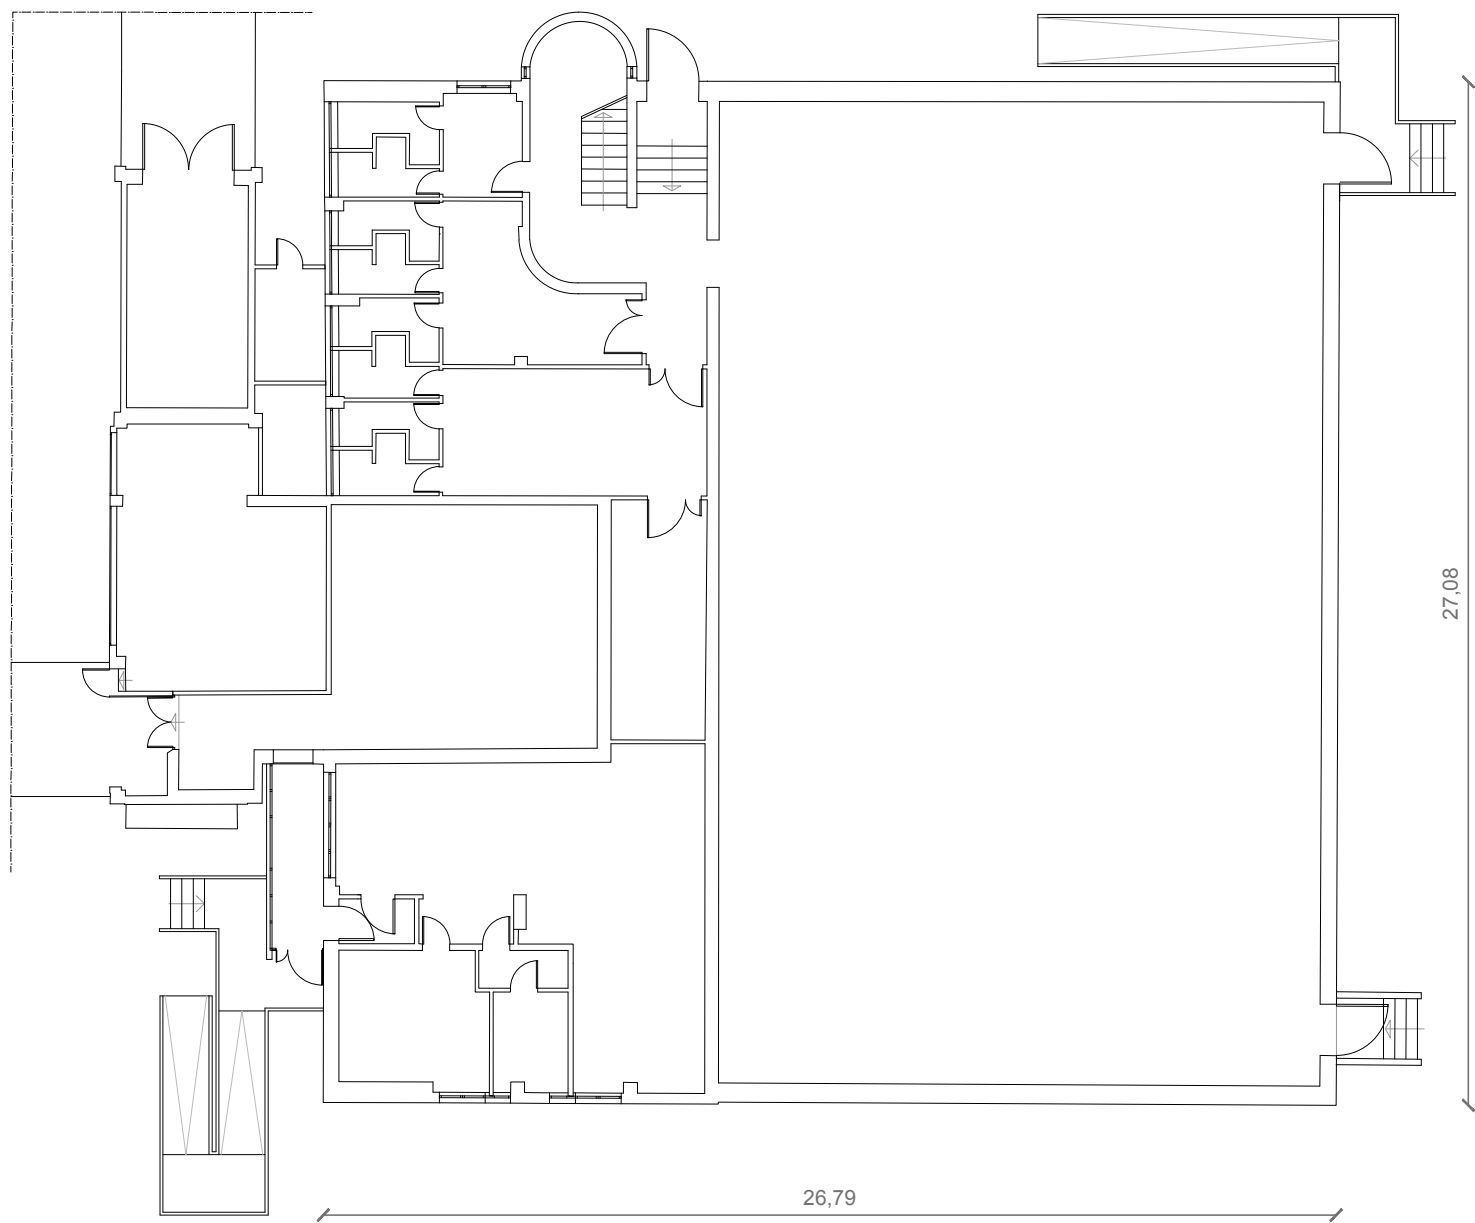


PIANTA PIANO PRIMO
scala 1:200

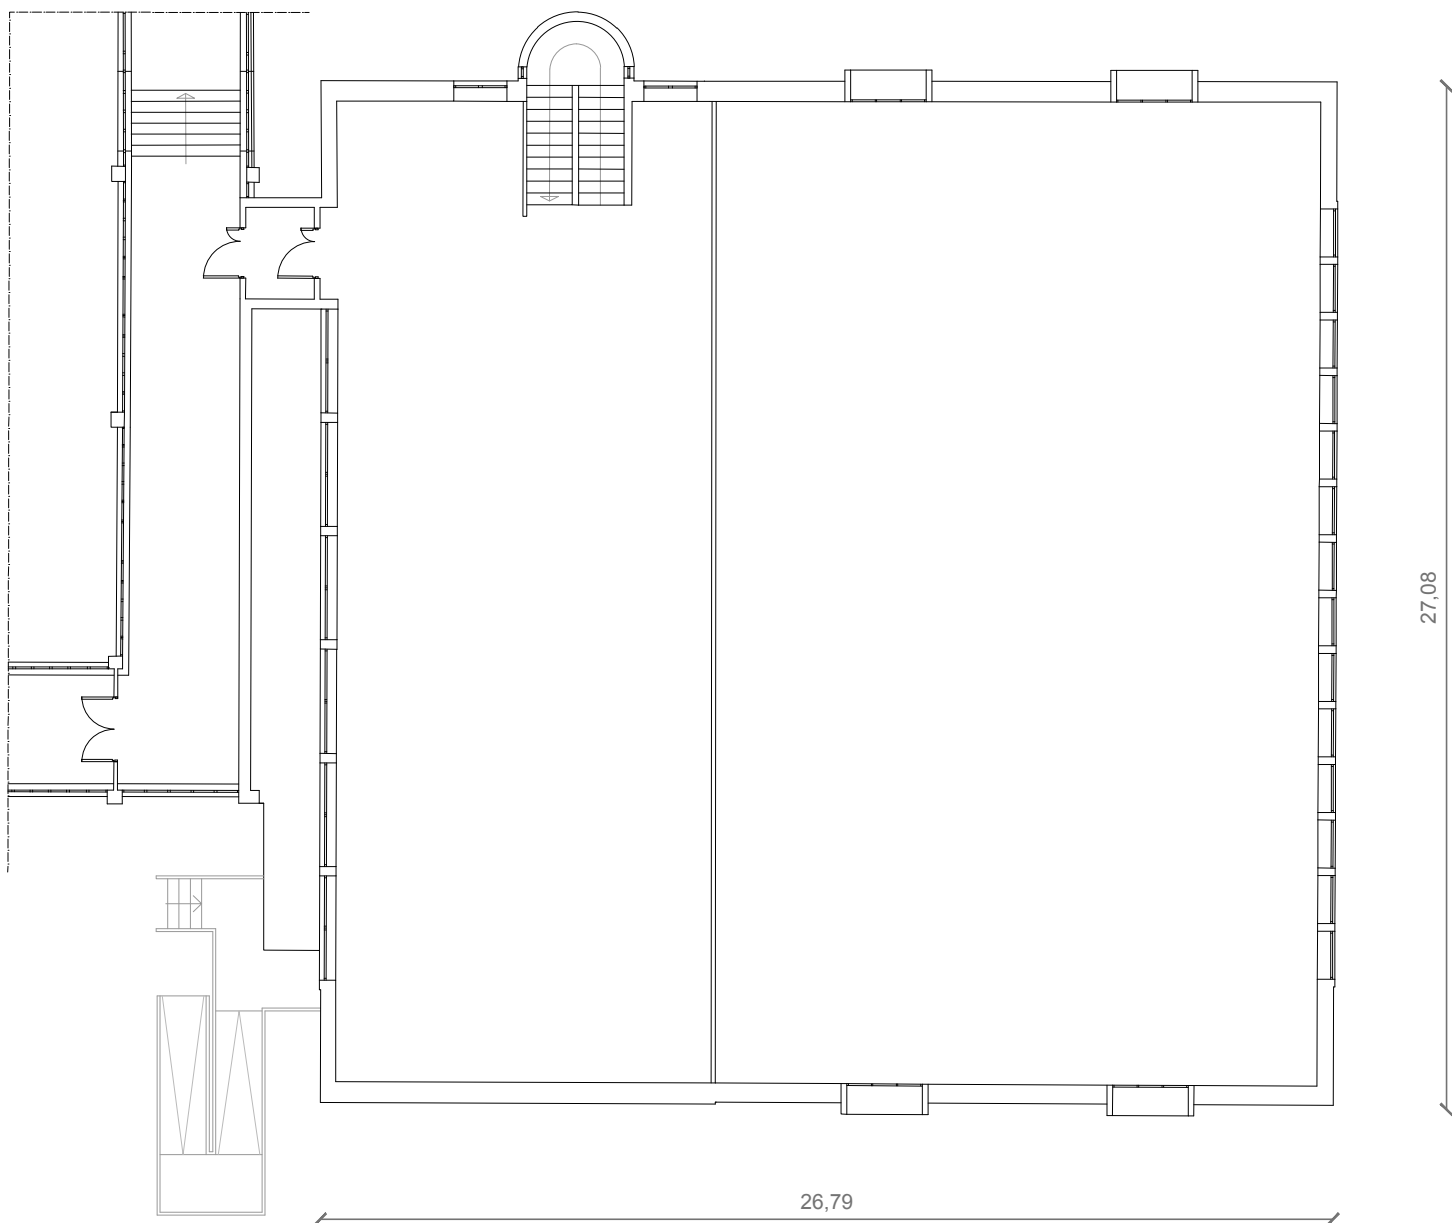


CAPANNONE
oggetto di intervento di demolizione e ricostruzione

sup. piano terra	339 m ²
sup. piano primo	97 m ²
sup. lorda	436 m²
volume	3000 m³

PIANTA PIANO TERRA
scala 1:200

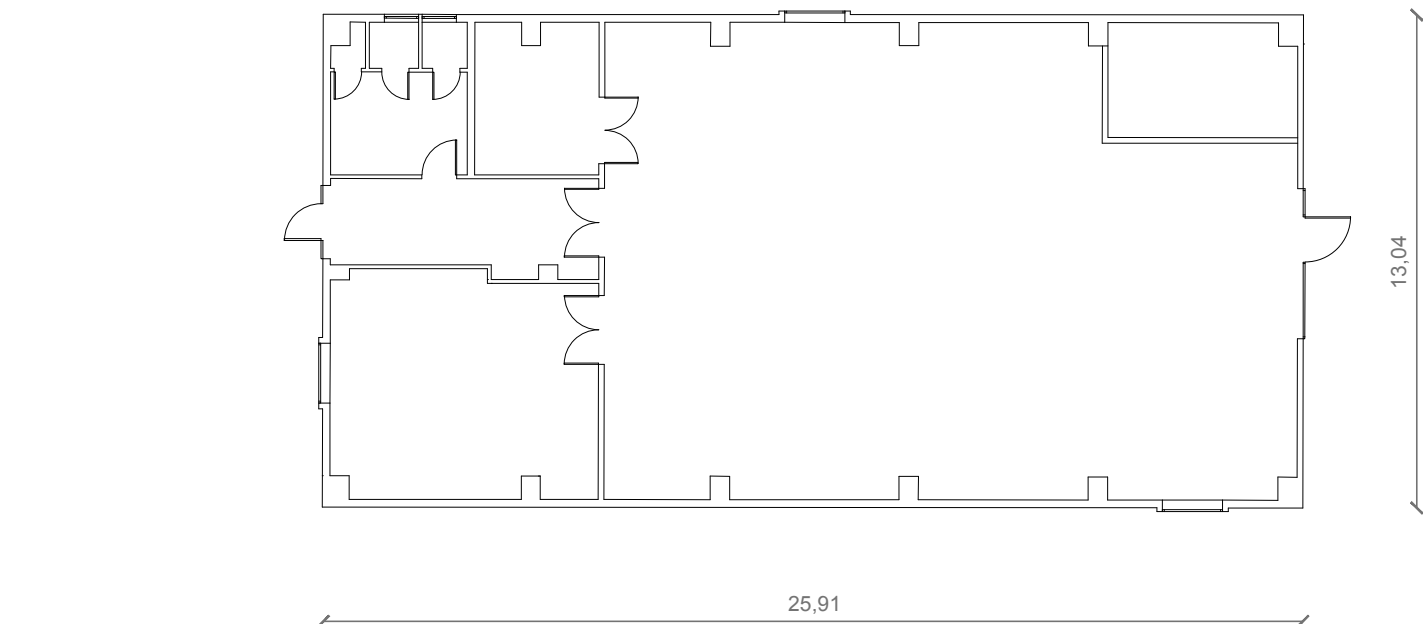

PIANTA PIANO PRIMO
scala 1:200

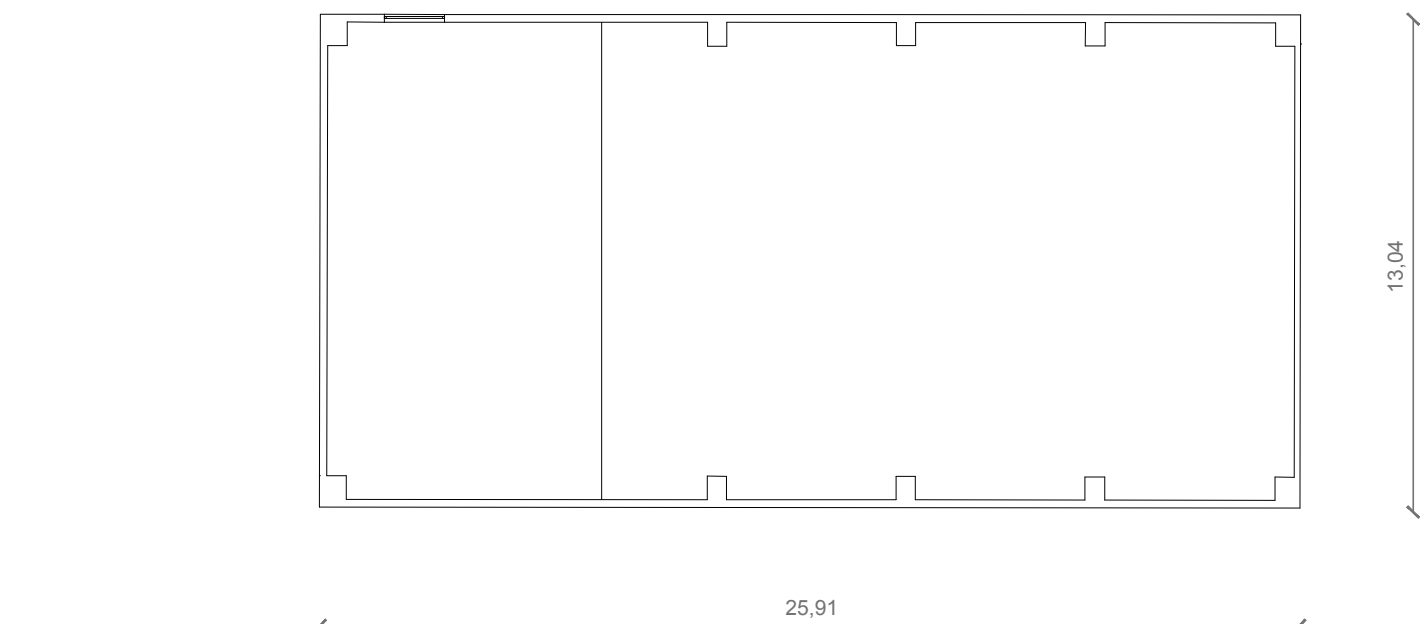

Progetto					
IPS LAVORI DI SOSTITUZIONE EDILIZIA DI DUE CORPI DI FABBRICATO DELLA SEDE DELL'ISTITUTO PROFESSIONALE STATALE "OLIVETTI-CALLEGARI" VIA UMAGO n.18 - RAVENNA					
				PIANO NAZIONALE DI RIPRESA E RESILIENZA PNRR, M2, C3, 11.1 CUP: J61B22000110006 ENTE PROPONENTE: PROVINCIA DI RAVENNA	
Comittente					
Provincia di Ravenna					
Livello di progetto					
PROGETTO ESECUTIVO					
Descrizione elaborato		Scala		Data	
Stato di fatto Planimetria generale, piante e sezioni		1:500 - 1:200		15/06/2023	
Nome file sorgente		Estensione		Codice elaborato	
PE_ARC_03_SF_r.00		dwg		PE_ARC_03_SF_r.00	
Nome file archiviazione		Estensione		Dim. Foglio	
PE_ARC_03_SF_r.00		pdf		841x594 mm	
Spazio per firme e timbri					
Progettista coordinatore: Arch. Filippo Pambianco Cavejastudio			Responsabile unico del Procedimento: Ing. Paolo Nobile Provincia di Ravenna		
FIRMATO DIGITALMENTE Timbro e firma del Professionista			FIRMATO DIGITALMENTE Il Responsabile Unico del Procedimento Ing. Paolo Nobile		
Rev.	Descrizione	Redatto	Controllato	Approvato	Data
00	Emissione	FP	PN	PN	15/06/2023
01	Revisione	--	--	--	00/00/0000
02	Revisione	--	--	--	00/00/0000
03	Revisione	--	--	--	00/00/0000
04	Revisione	--	--	--	00/00/0000
05	Revisione	--	--	--	00/00/0000
06	Revisione	--	--	--	00/00/0000
		PROVINCIA DI RAVENNA Piazza dei Caduti per la Libertà 2 Settore Edilizia Scolastica e Patrimonio		PROFESSIONISTI RTP	
Presidente Michele de Pascalis		Consigliere con delega all'Edilizia Scolastica Maria Luisa Martinez		Progettisti delle opere architettoniche Arch. Filippo Pambianco Arch. Alessandro Pretolani Arch. Giorgio Granaliero	
		Dirigente responsabile del Settore Ing. Paolo Nobile		Progettisti impianti elettrici e meccanici Ing. Gilberto Sarti Structura Engineering	
RESPONSABILE UNICO DEL PROCEDIMENTO		Ing. Paolo Nobile		Progettista antincendio	
PROGETTISTA COORDINATORE		Arch. Filippo Pambianco		Ing. David Negrini	
				Progettista acustico	
				NORUMORE	
				Coordinamento sicurezza	
				Ing. Emanuele Cantoni	