


LEGENDA SIMBOLI IMPIANTO DIFFUSIONE SONORA/EVAC	
Simbolo	Descrizione
	DIFFUSORE SONORO BIDIREZIONALE DA 10W CERTIFICATO EN54-24, A SOFFITTO, 90dB, 100V, MARCA BOSCH, MODELLO LP1-BC10E-1 O EQUIVALENTE
	DIFFUSORE SONORO DA 6W CERTIFICATO EN54-24, A PARETE 102dB, 100V, MARCA BOSCH, MODELLO LBC 3018/01 O EQUIVALENTE

LEGENDA SIMBOLI IMPIANTO DIFFUSIONE TVCC	
Simbolo	Descrizione
	ARMADIO RACK TV A CIRCUITO CHIUSO.dwg
	MONITOR 17 POLLICI IMPIANTO TV A CIRCUITO CHIUSO
	TELECAMERA TIPO 'DOME'

LEGENDA SIMBOLI IMPIANTO ANTINTRUSIONE	
Simbolo	Descrizione
	CENTRALE IMPIANTO ANTINTRUSIONE
	RILEVATORE A DOPPIA TECNOLOGIA
	CONTATTO MAGNETICO

LEGENDA SIMBOLI IMPIANTO RILEVAZIONE INCENDI	
Simbolo	Descrizione
	CENTRALE RILEVAZIONE INCENDI
	TASTIERA
	PANNELLO REMOTO (TASTIERA)
	PULSANTE MANUALE A ROTTURA VETRO
	SIRENA ESTERNA
	PANNELLO DI SEGNALEZIONE OTTICO/ACUSTICO
	RILEVATORE OTTICO DI FUMO
	RILEVATORE TERMOVELOCIMETRICO
	RILEVATORE CONDOTTE (MANDATA)
	RILEVATORE CONDOTTE (RIPRESA)
	RIVELATORE OTTICO DI FUMO SOTTO PAVIMENTO GALLEGGIANTE
	RIPETITORE OTTICO PER RILEVATORI NASCOSTI

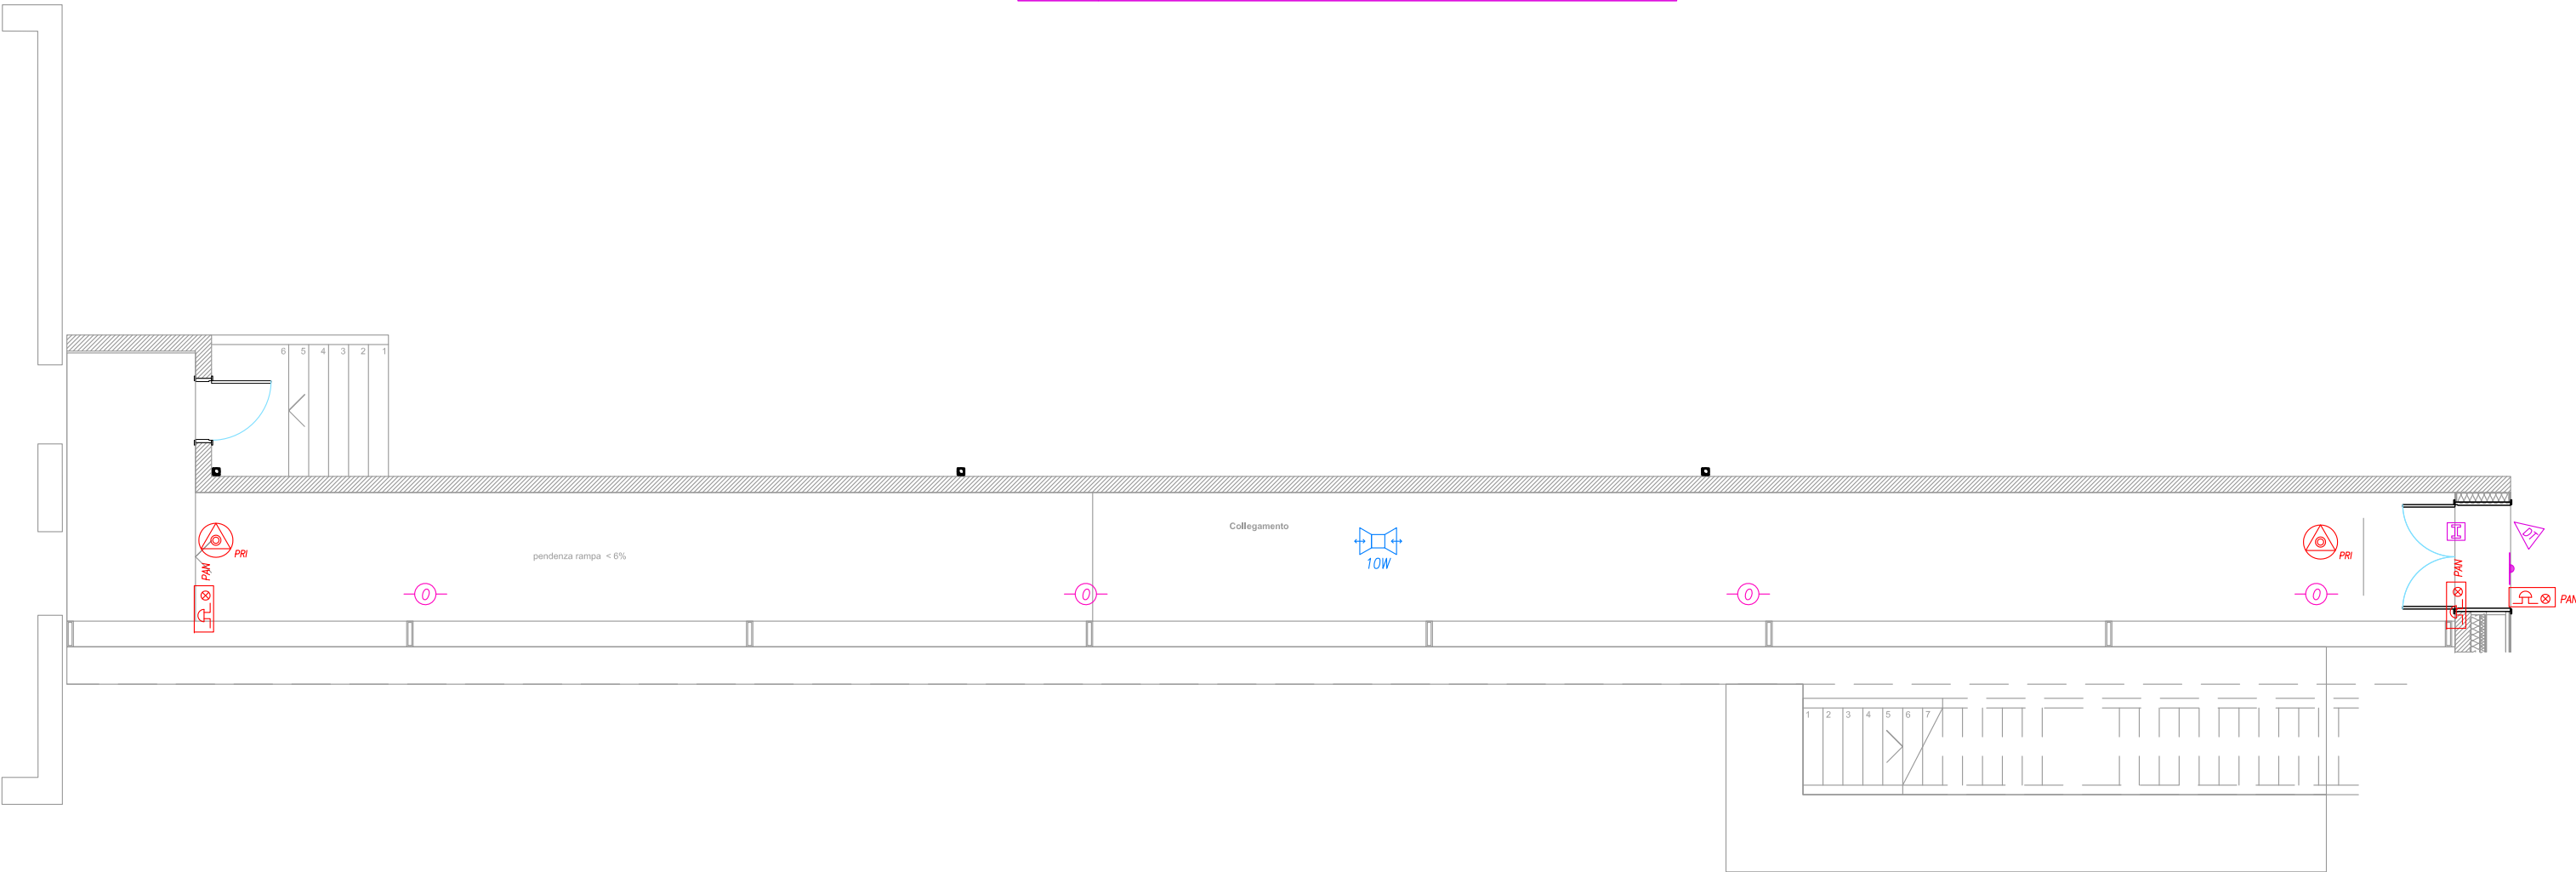

PIANO TERRA  
Scala 1:100

Progetto

IPS

LAVORI DI SOSTITUZIONE EDILIZIA DI DUE CORPI DI FABBRICATO DELLA SEDE DELL'ISTITUTO PROFESSIONALE STATALE "OLIVETTI-CALLEGARI"

VIA UMAGO n.18 - RAVENNA

FUTURA

Italiadomani

Regione dell'Emilia-Romagna

Finanziato dall'Unione europea

NextGenerationEU

PIANO NAZIONALE DI RIPRESA E RESILIENZA

PNRR, M2, C3, I1.1

CUP: J61B22000110006

ENTE PROPONENTE: PROVINCIA DI RAVENNA

Committente

Provincia di Ravenna

Livello di progetto

PROGETTO ESECUTIVO

Descrizione elaborato

Scala

Data

Pianta impianto di sicurezza Tunnel

1:100

15/06/2023

Nome file sorgente

Estensione

PE\_IE\_08\_PI2.TUN.\_r.00

dwg

Nome file archiviazione

Estensione

Dim. Foglio

PE\_IE\_08\_PI2.TUN.\_r.00

pdf

210x297 mm

Spazio per firme e timbri

Progettista coordinatore:  
Arch. Filippo Pambianco  
Cavejastudio

FIRMATO DIGITALMENTE

Timbro e firma del Professionista

Responsabile unico del Procedimento:  
Ing. Paolo Nobile  
Provincia di Ravenna

FIRMATO DIGITALMENTE

Il Responsabile Unico del Procedimento Ing. Paolo Nobile

Rev.	Descrizione	Redatto	Controllato	Approvato	Data
00	Emissione	FP	PN	PN	15/06/2023
01	Revisione	--	--	--	00/00/0000
02	Revisione	--	--	--	00/00/0000
03	Revisione	--	--	--	00/00/0000
04	Revisione	--	--	--	00/00/0000
05	Revisione	--	--	--	00/00/0000
06	Revisione	--	--	--	00/00/0000

PROVINCIA DI RAVENNA

Piazza dei Caduti per la Libertà 2

Settore Edilizia Scolastica e Patrimonio

Presidente  
Michele de Pascale

Consigliere con delega all'Edilizia Scolastica  
Maria Luisa Martinez

Dirigente responsabile del Settore  
Ing. Paolo Nobile

PROFESSIONISTI RTP

Progettisti delle opere architettoniche  
Arch. Filippo Pambianco  
Arch. Alessandro Pretolani  
Arch. Giorgio Granatiero

Progettista delle opere strutturali  
Ing. Gilberto Sarti

Progettisti impianti elettrici e meccanici  
Structura Engineering

Responsabile Unico del Procedimento  
Ing. Paolo Nobile

Progettista antincendio  
Ing. David Negrini

Progettista acustico  
NORUMORE

Coordinamento sicurezza  
Ing. Emanuele Cantoni