

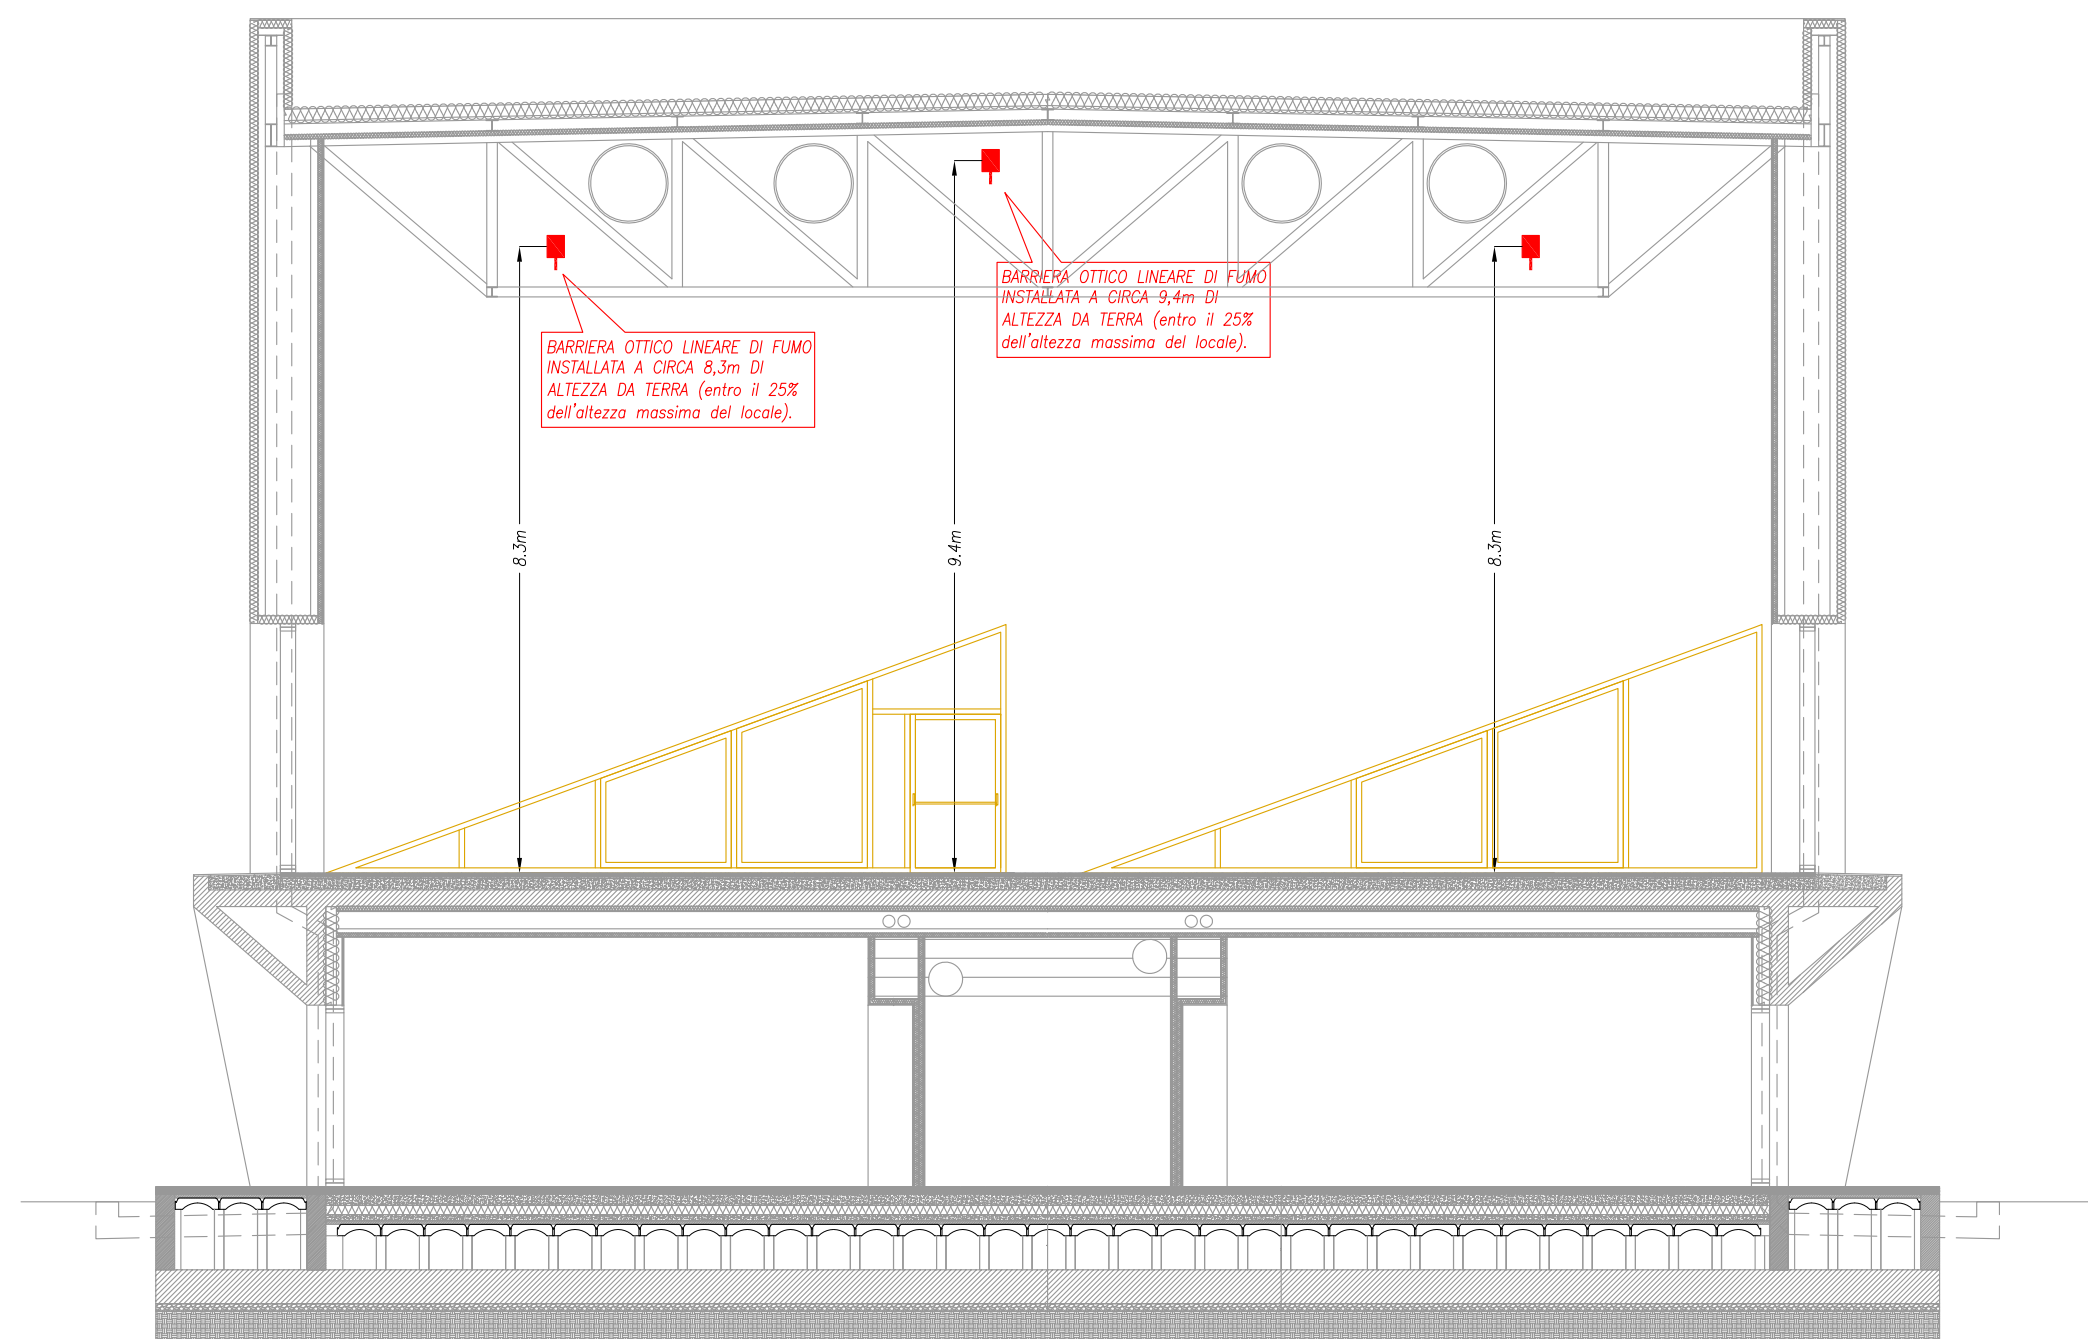


PIANO TERRA
Scala 1:100

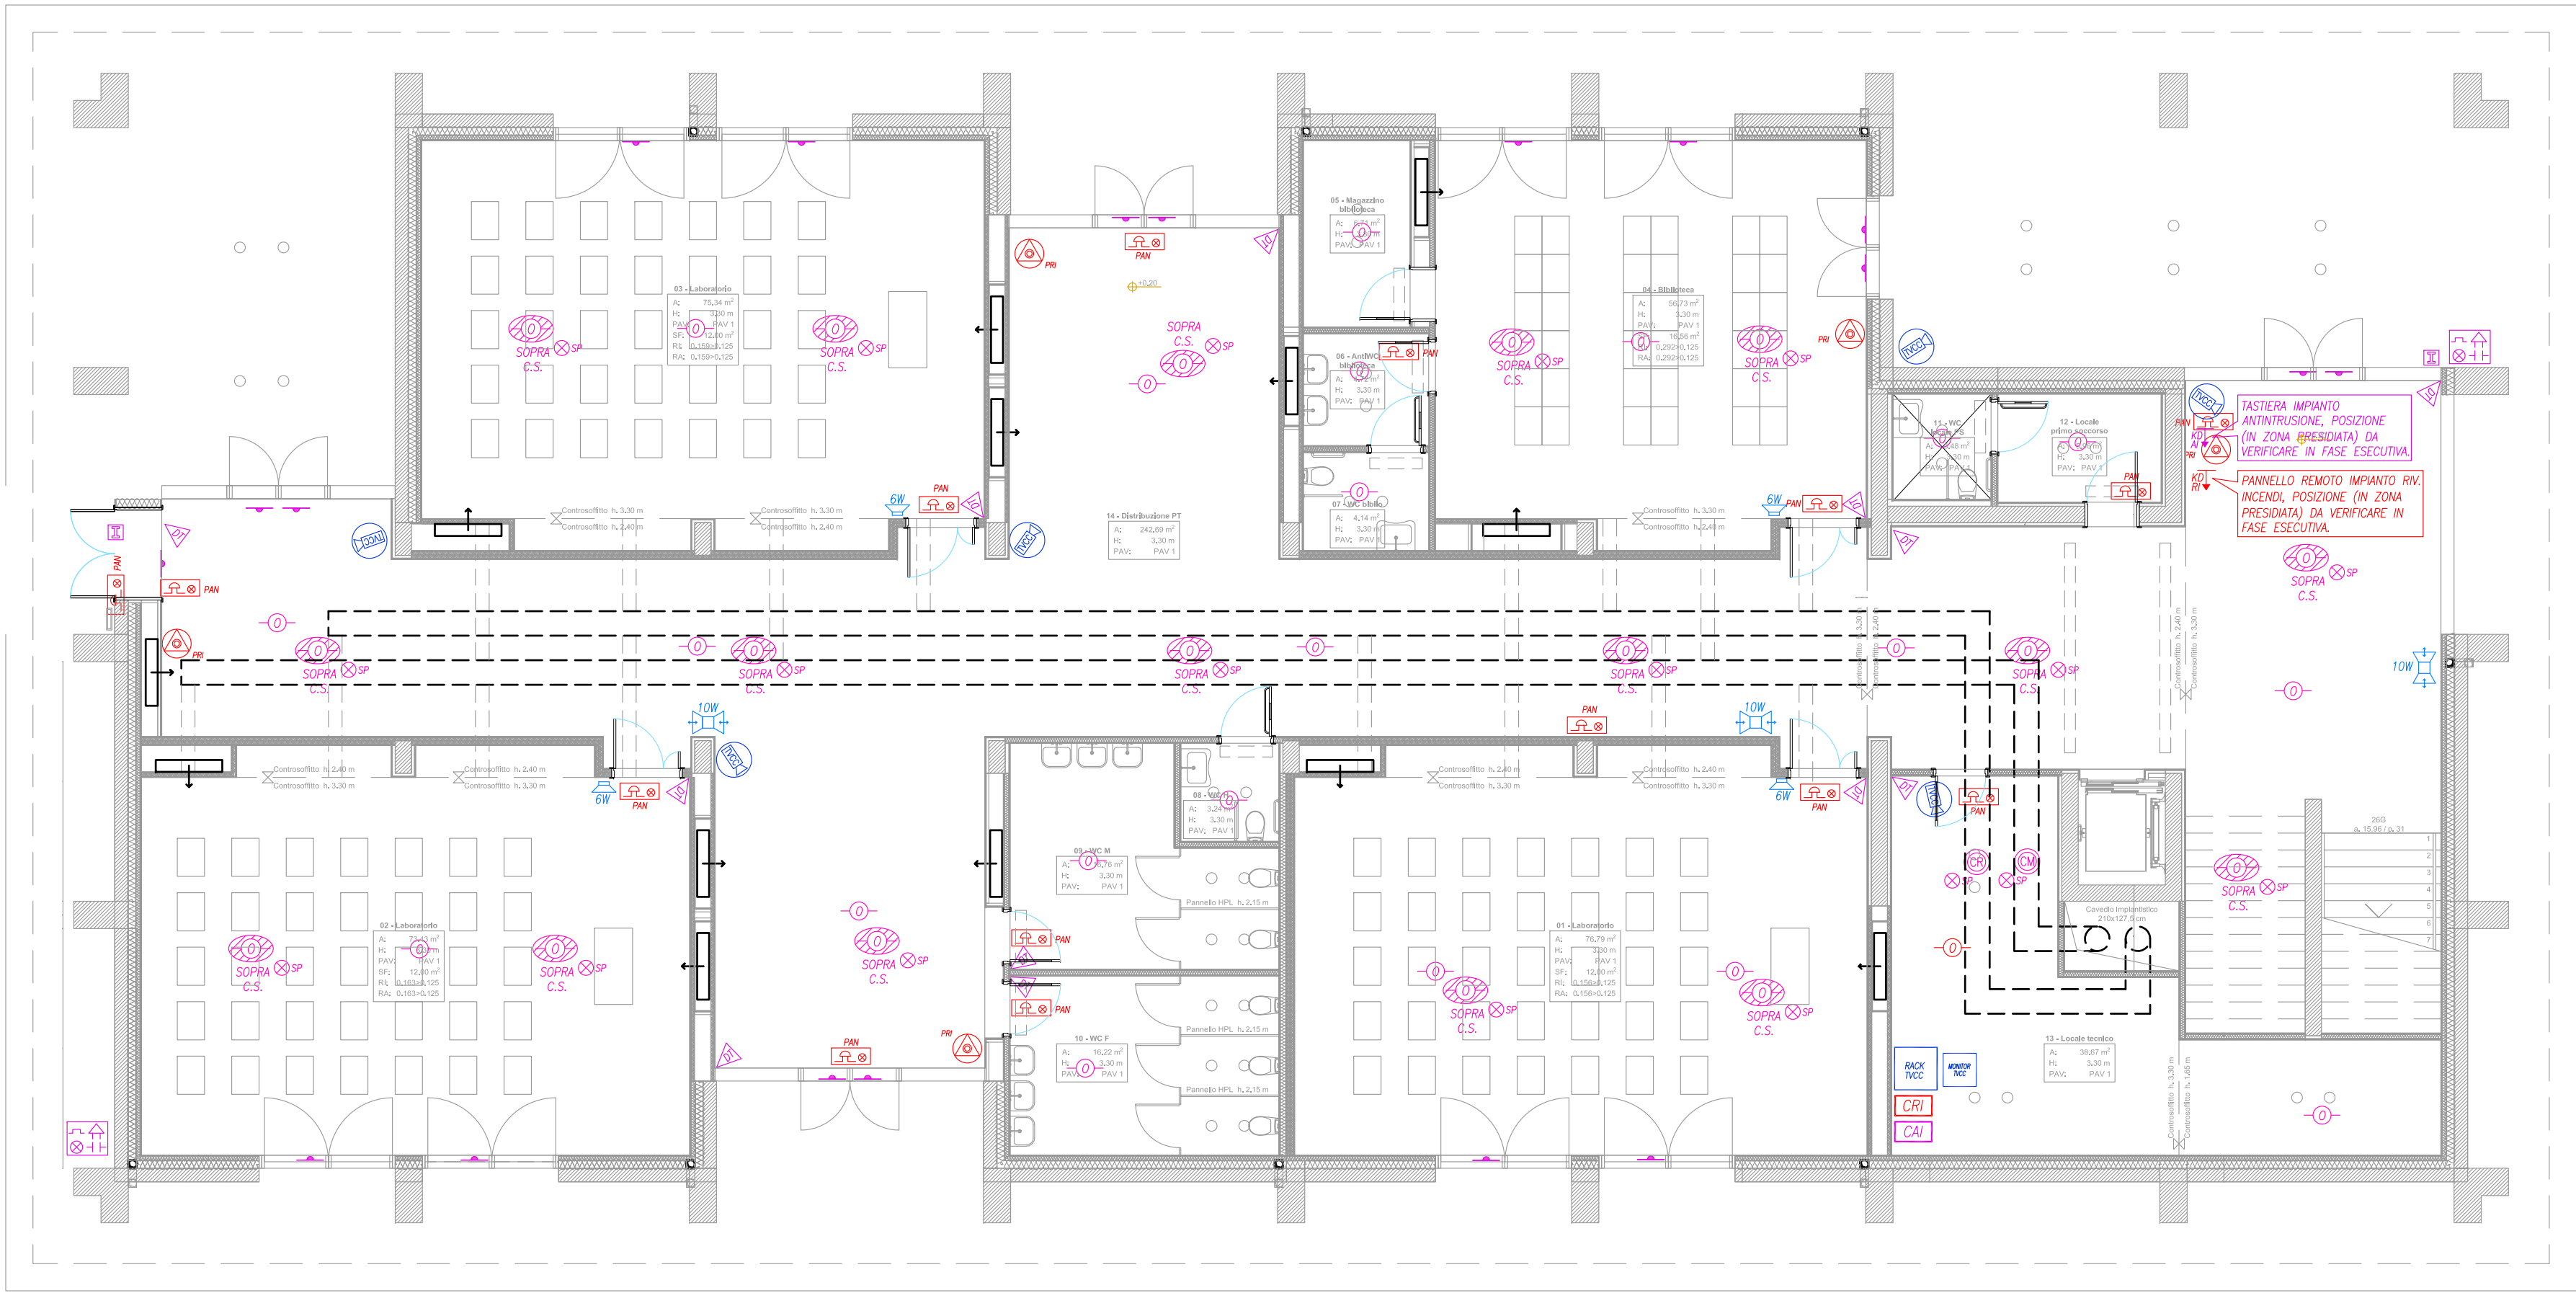

SEZIONE
Scala 1:100

PIANO PRIMO
Scala 1:100

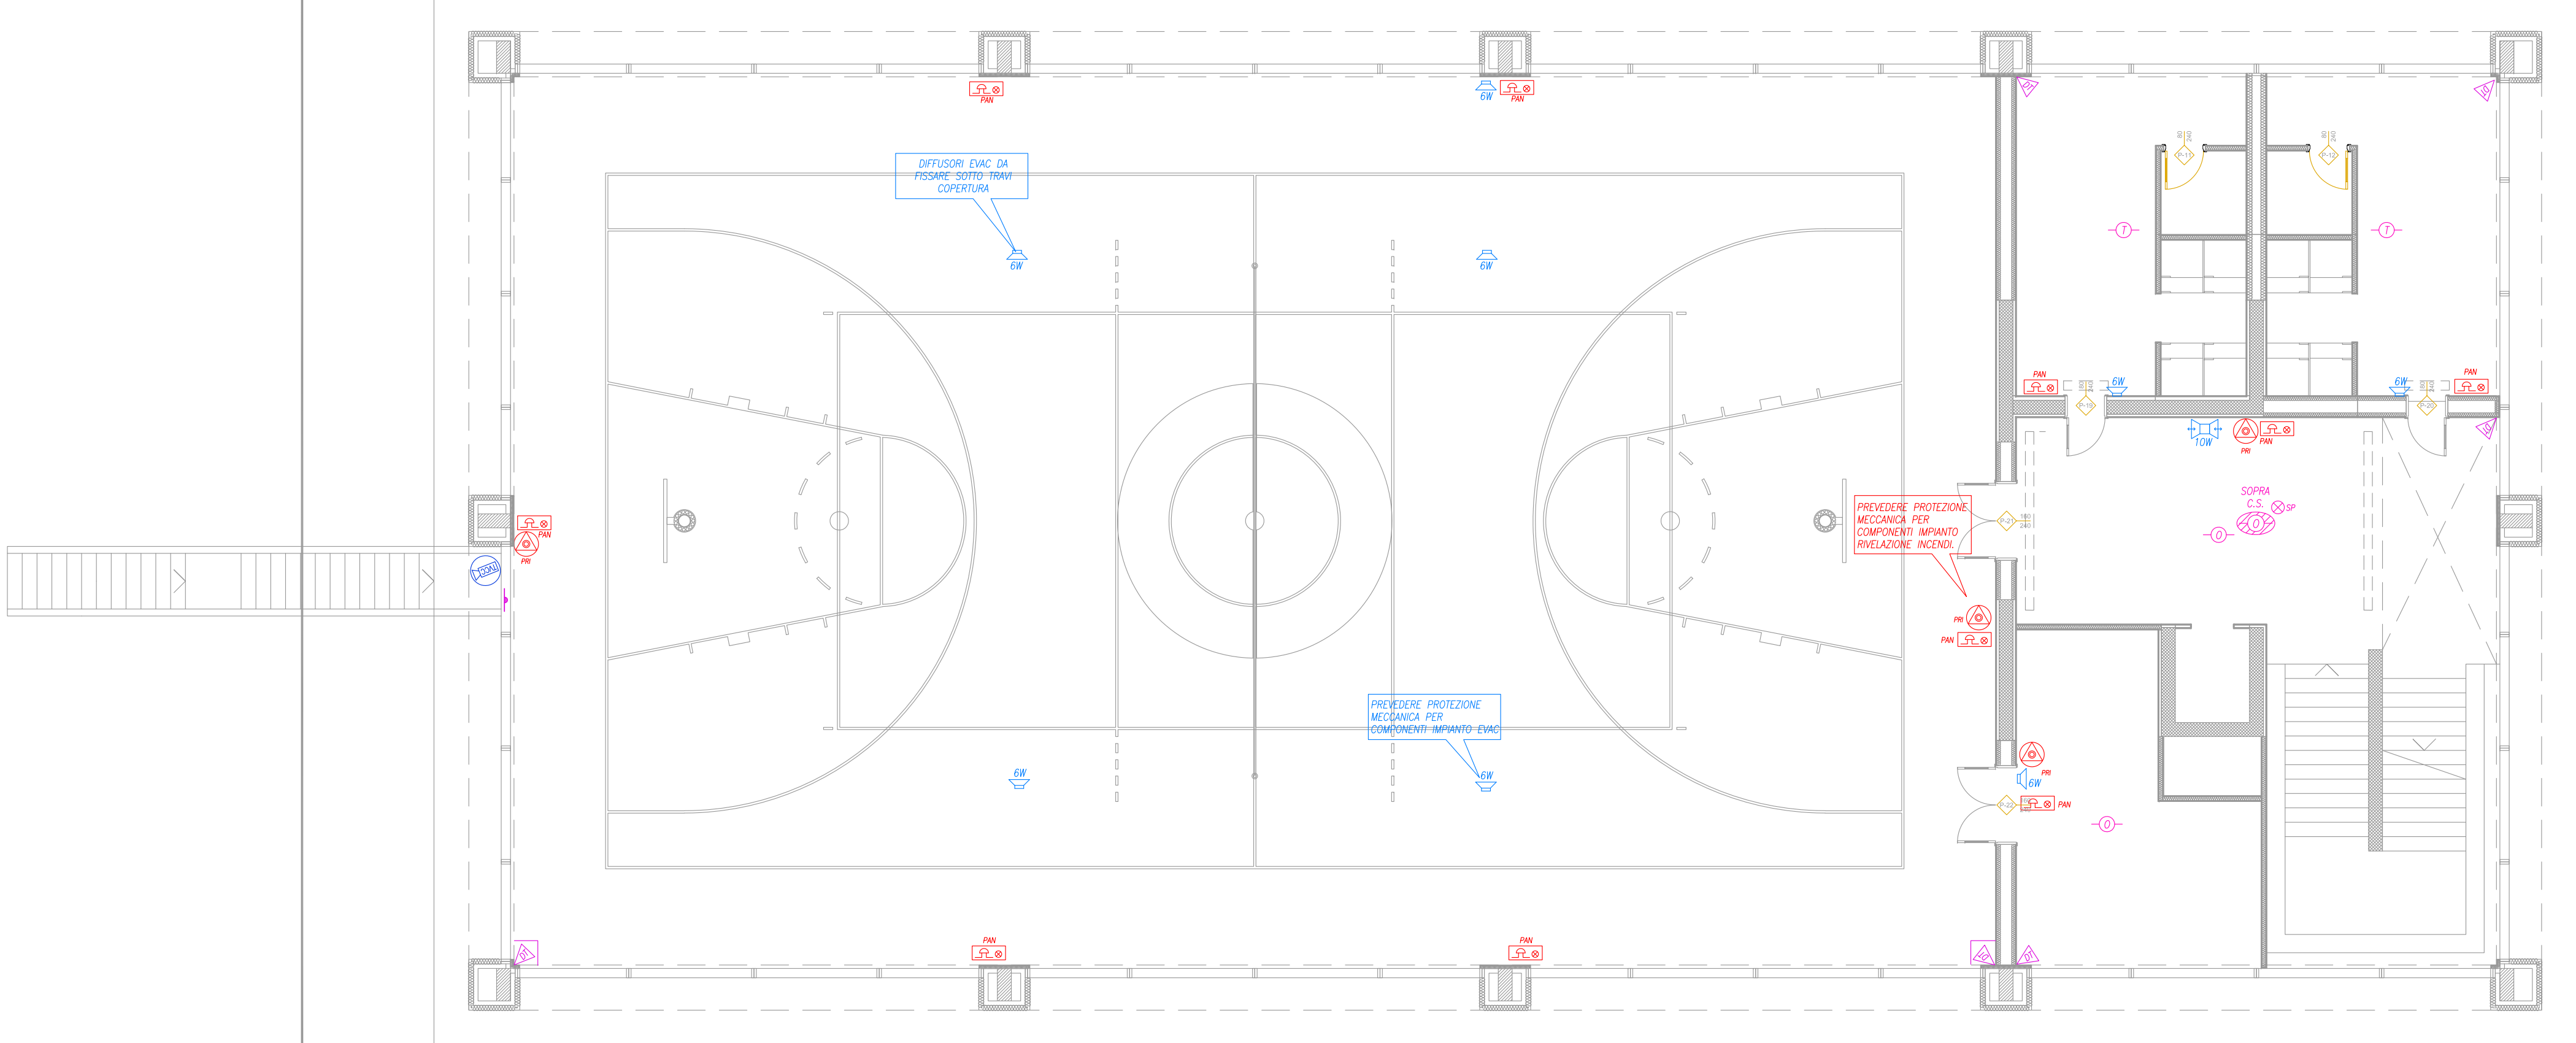


LEGENDA SIMBOLI IMPIANTO DIFFUSIONE SONORI/AVV	
Simbolo	Descrizione
	DIFFUSORE SONORO BIREZIONALE DA 10W CERTIFICATO EN64-24 A SOTTITO, 100W, 100W, MARCA BOSCH, MODELLO LPT-8018-1 O EQUIVALENTE
	DIFFUSORE SONORO DA 6W CERTIFICATO EN64-24, A PARETE, 100W, MARCA BOSCH, MODELLO LPT-8018-1 O EQUIVALENTE

LEGENDA SIMBOLI IMPIANTO DIFFUSIONE TVCC	
Simbolo	Descrizione
	ARMADIO RACK TV A CIRCUITO CHIUSO dwg
	MONITOR 17" PULSATO IMPIANTO TV A CIRCUITO CHIUSO
	TELEVISIONE TIPO "SONO"

LEGENDA SIMBOLI IMPIANTO ANTINTRUSIONE	
Simbolo	Descrizione
	CENTRALE IMPIANTO ANTINTRUSIONE
	RELEVATORE A DOPPIA TECNOLOGIA
	CONTATTO MAGNETICO

LEGENDA SIMBOLI IMPIANTO RILEVAZIONE INCENDI	
Simbolo	Descrizione
	CENTRALE RILEVAZIONE INCENDI
	MANIFESTO
	PANNELLO REMOTO (TASTIERA)
	PULSANTE MANUALE A ROTTAIA VETRO
	SIRENA ESTERNA
	PANNELLO DI SEGNALAZIONE OTTICO/ACUSTICO
	RILEVATORE OTTICO DI FUMO
	RILEVATORE TERMOCROMOMETRICO
	RILEVATORE CONDOTTE (MAGNETO)
	RILEVATORE CONDOTTE (REPERA)
	RILEVATORE OTTICO DI FUMO SOTTO PAVIMENTO GALLEGGIANTE
	INTELLIGENTE OTTICO PER RILEVATORI NASCOSTI

PIANO SECONDO
Scala 1:100

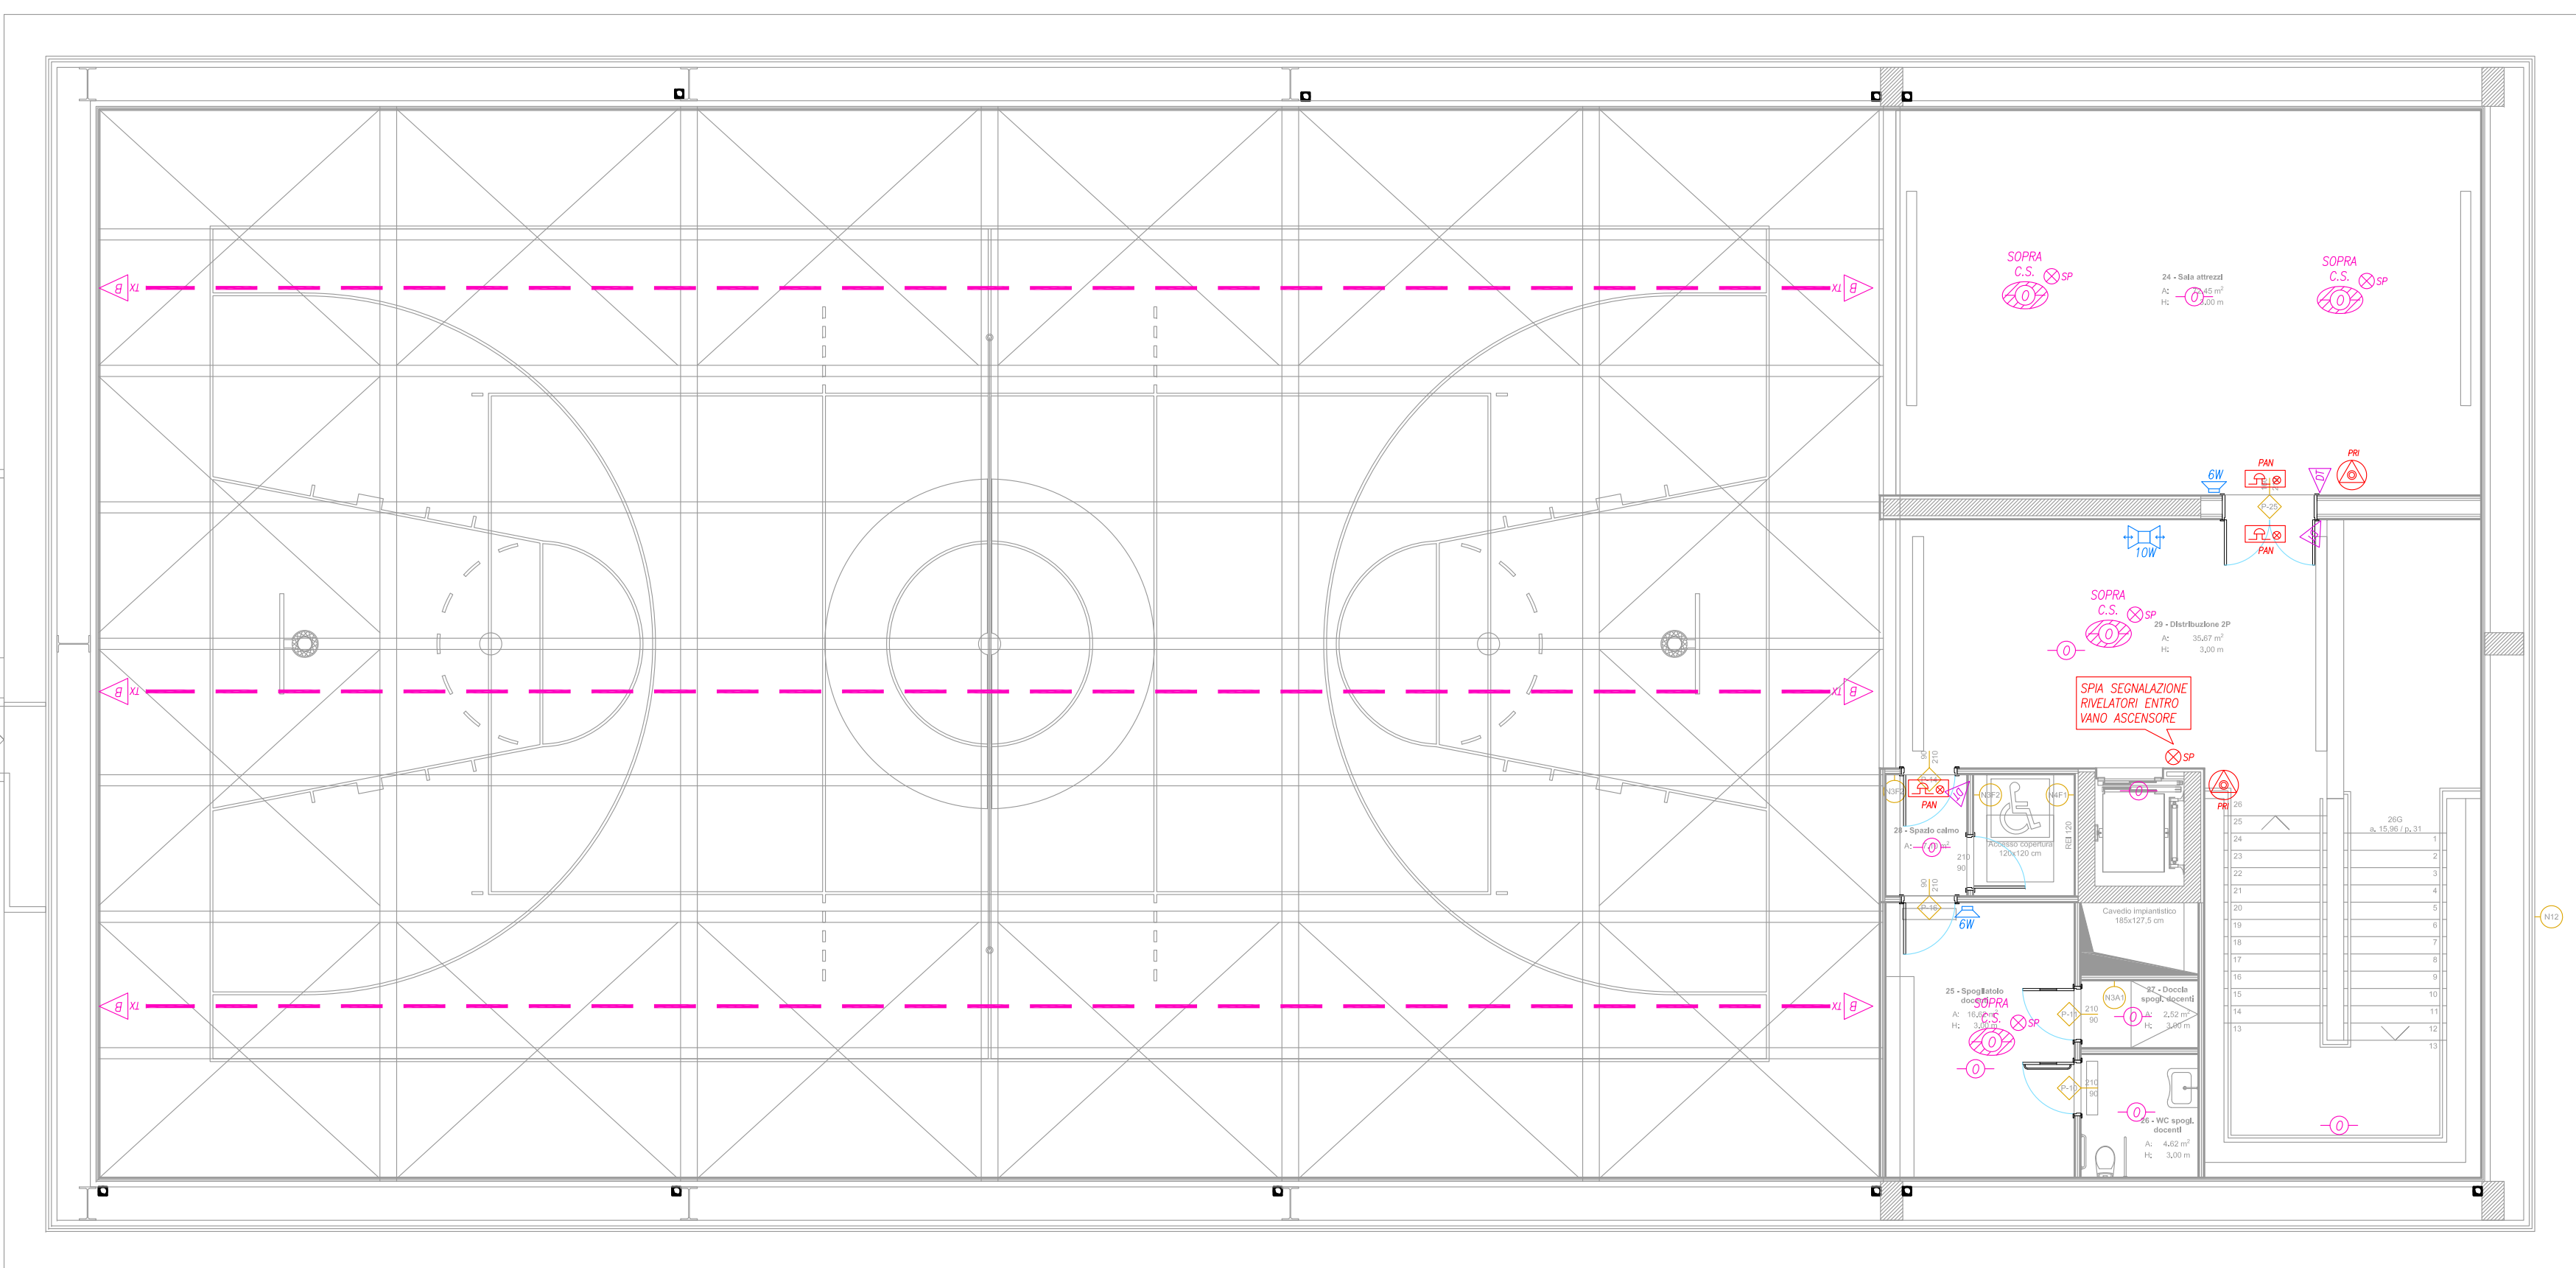

Progetto	
IPS LAVORI DI SOSTITUZIONE EDILIZIA DI DUE CORPI DI FABBRICATO DELLA SEDE DELL'ISTITUTO PROFESSIONALE STATALE "OLIVETTI-CALLEGARI" VIA UMAGO n.18 - RAVENNA	
FUTURA Finanziato dall'Unione europea NextGenerationEU PIANO NAZIONALE DI RIPRESA E RESILIENZA PNRR, M2, C3, I1.1 CUP: J61B22000110006 ENTE PROPONENTE: PROVINCIA DI RAVENNA	
Comitatante	
Provincia di Ravenna	
Livello di progetto	
PROGETTO ESECUTIVO	
Descrizione elaborato	
Pianta impianti di sicurezza Piano terra, primo e secondo scuola	
Scala	
1:100	
Data	
15/06/2023	
Codice elaborato	
PE_IE_09_PI.SIC_r.00	
Nome file sorgente	
PE_IE_09_PI.SIC_r.00	
Nome file archiviazione	
PE_IE_09_PI.SIC_r.00	
Estensione	
dwg	
Dim. Foglio	
210x297 mm	
pdf	
Spazio per firme e timbri	
Progettista coordinatore: Arch. Filippo Pambianco Cavejstudio	
Responsabile unico del Procedimento: Ing. Paolo Nobile Provincia di Ravenna	
FIRMA DIGITALE Timbro e firma del Professionista	
FIRMA DIGITALE Il Responsabile Unico del Procedimento Ing. Paolo Nobile	
Rev. Descrizione Redatto Controllato Approvato Data	
00 Emissione FP PN PN 15/06/2023	
01 Revisione -- -- -- 00/00/0000	
02 Revisione -- -- -- 00/00/0000	
03 Revisione -- -- -- 00/00/0000	
04 Revisione -- -- -- 00/00/0000	
05 Revisione -- -- -- 00/00/0000	
06 Revisione -- -- -- 00/00/0000	
PROFESSIONISTI RTP	
Progettisti delle opere architettoniche Arch. Alessandro Pretolani Arch. Giorgio Granatiero	
Progettisti delle opere strutturali Ing. Gilberto Sarti	
Progettisti impianti elettrici e meccanici Struttura Engineering	
Progettista acustico NORMORE	
Coordinamento sicurezza Ing. Emanuele Cantoni	
RESPONSABILE UNICO DEL PROCEDIMENTO Ing. Paolo Nobile	
PROGETTISTA COORDINATORE Arch. Filippo Pambianco	
Progettista antintrusione Ing. David Negri	
Progettista antincendio NORMORE	
Coordinamento sicurezza Ing. Emanuele Cantoni	