
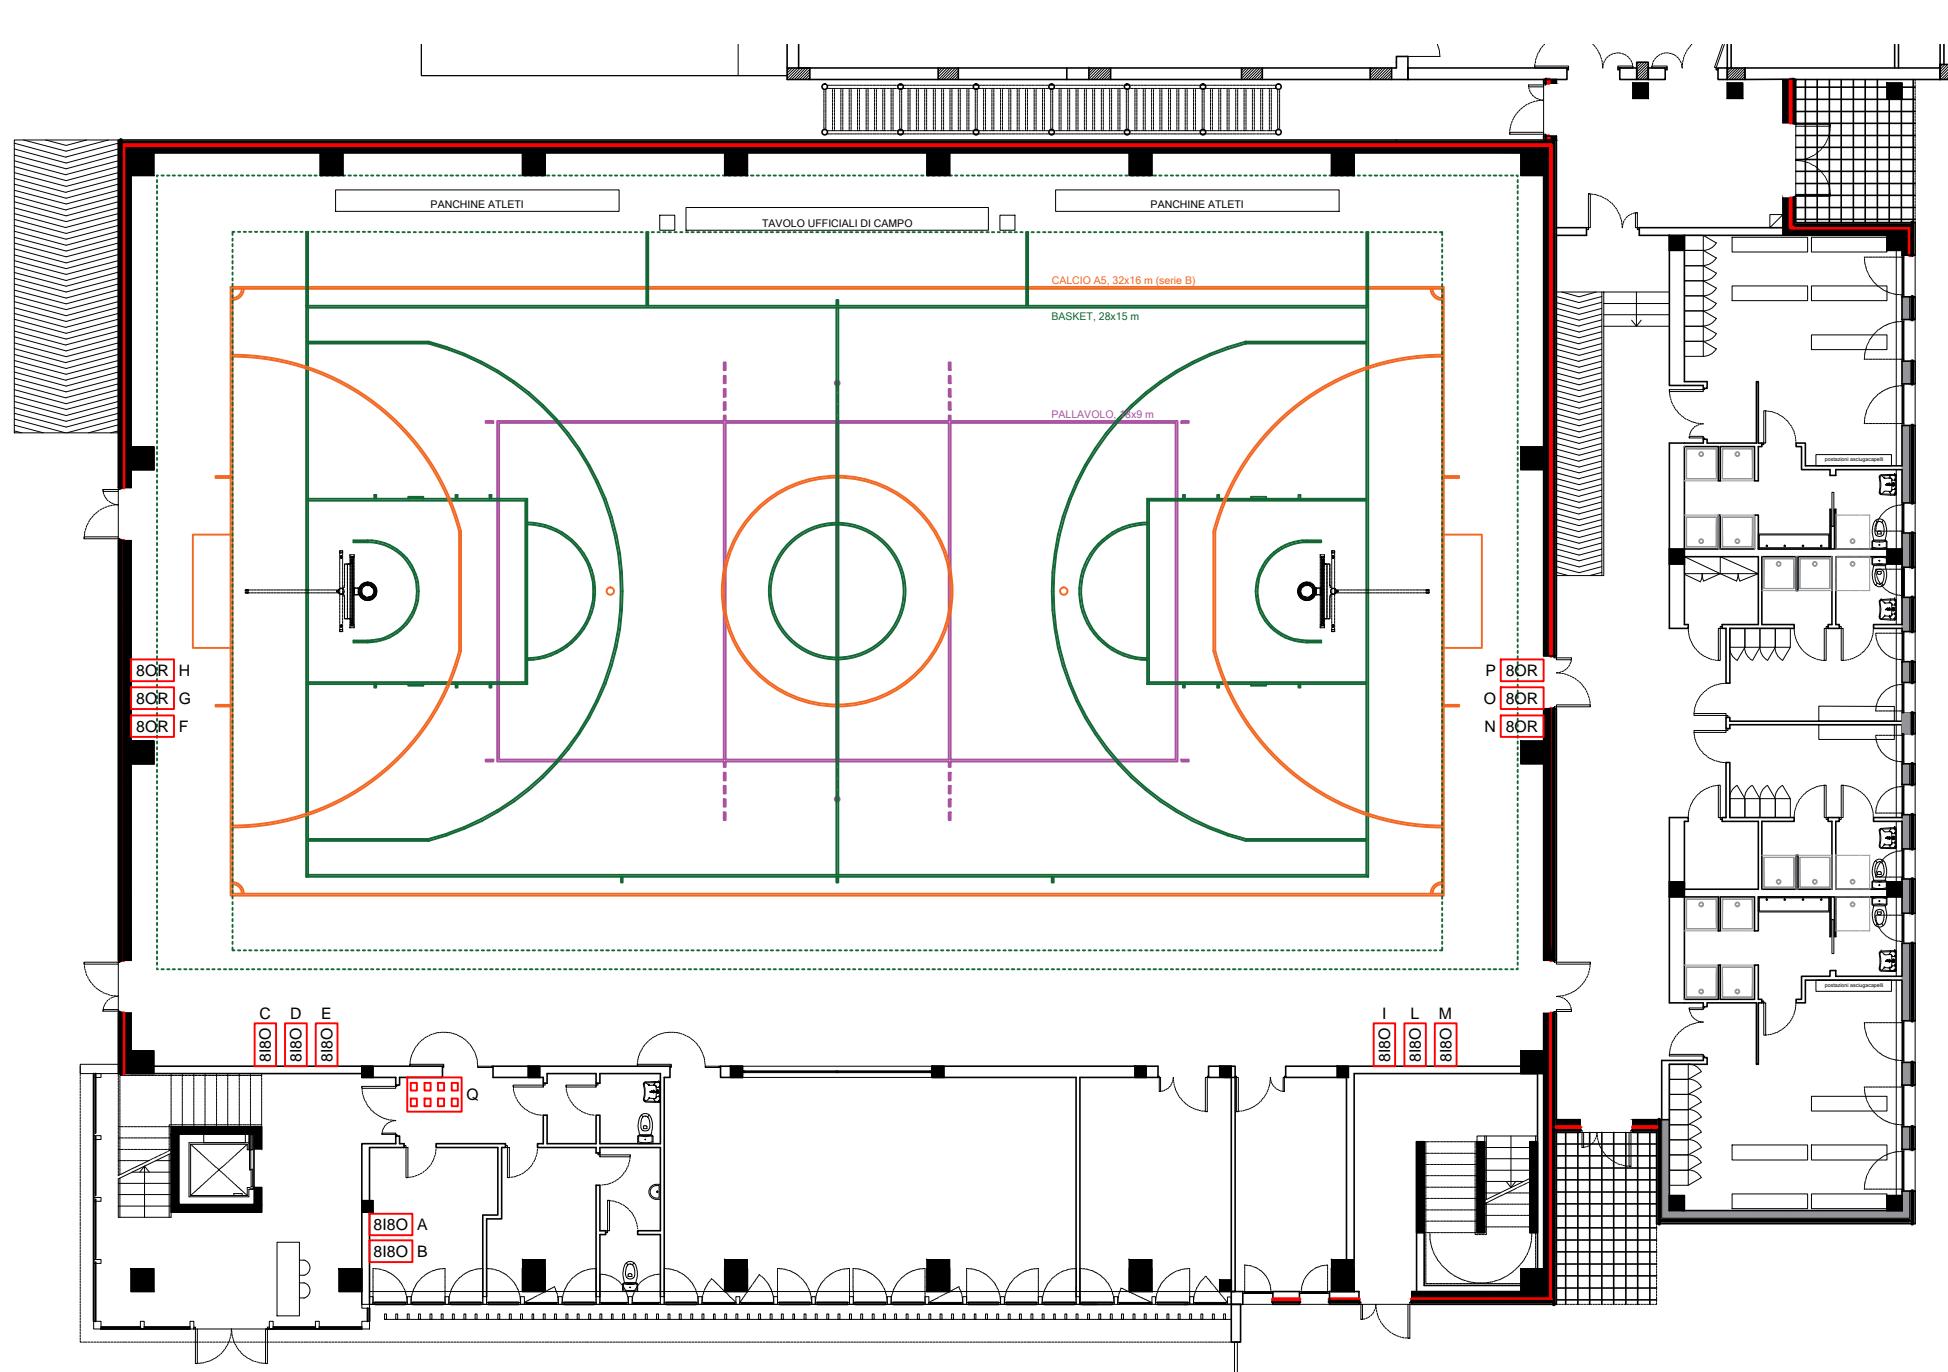
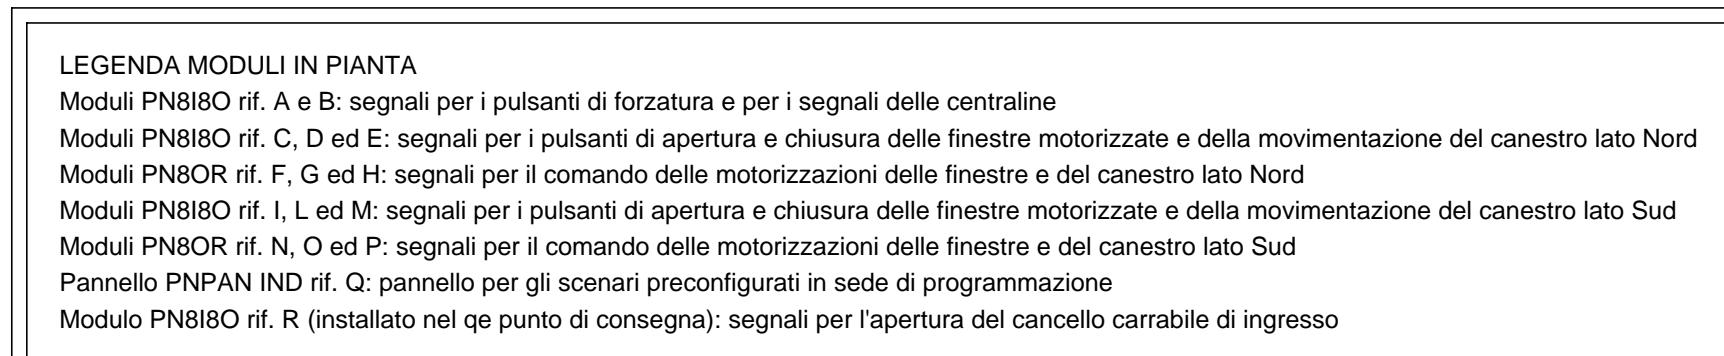
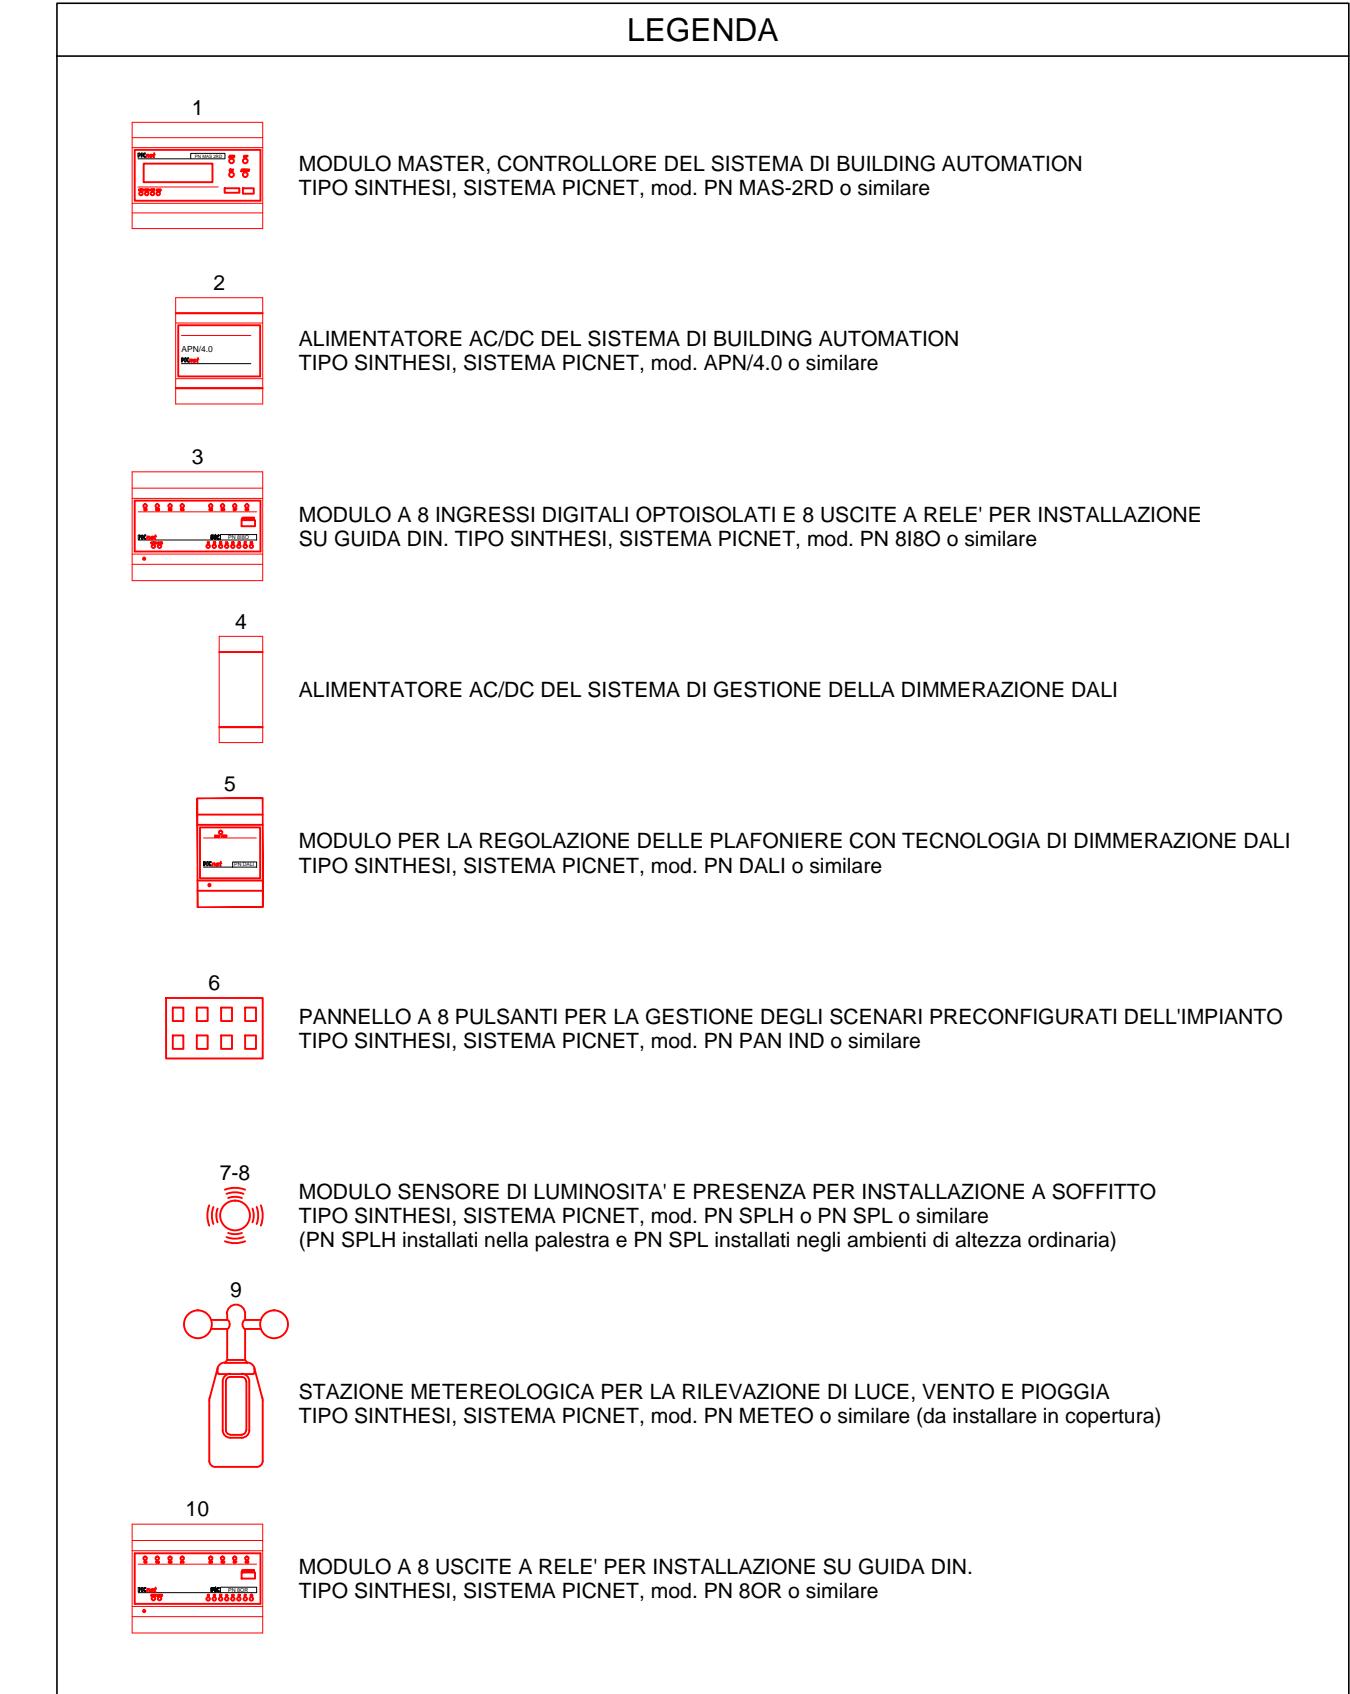


SCHEMA FUNZIONALE IMPIANTO DI DOMOTICA

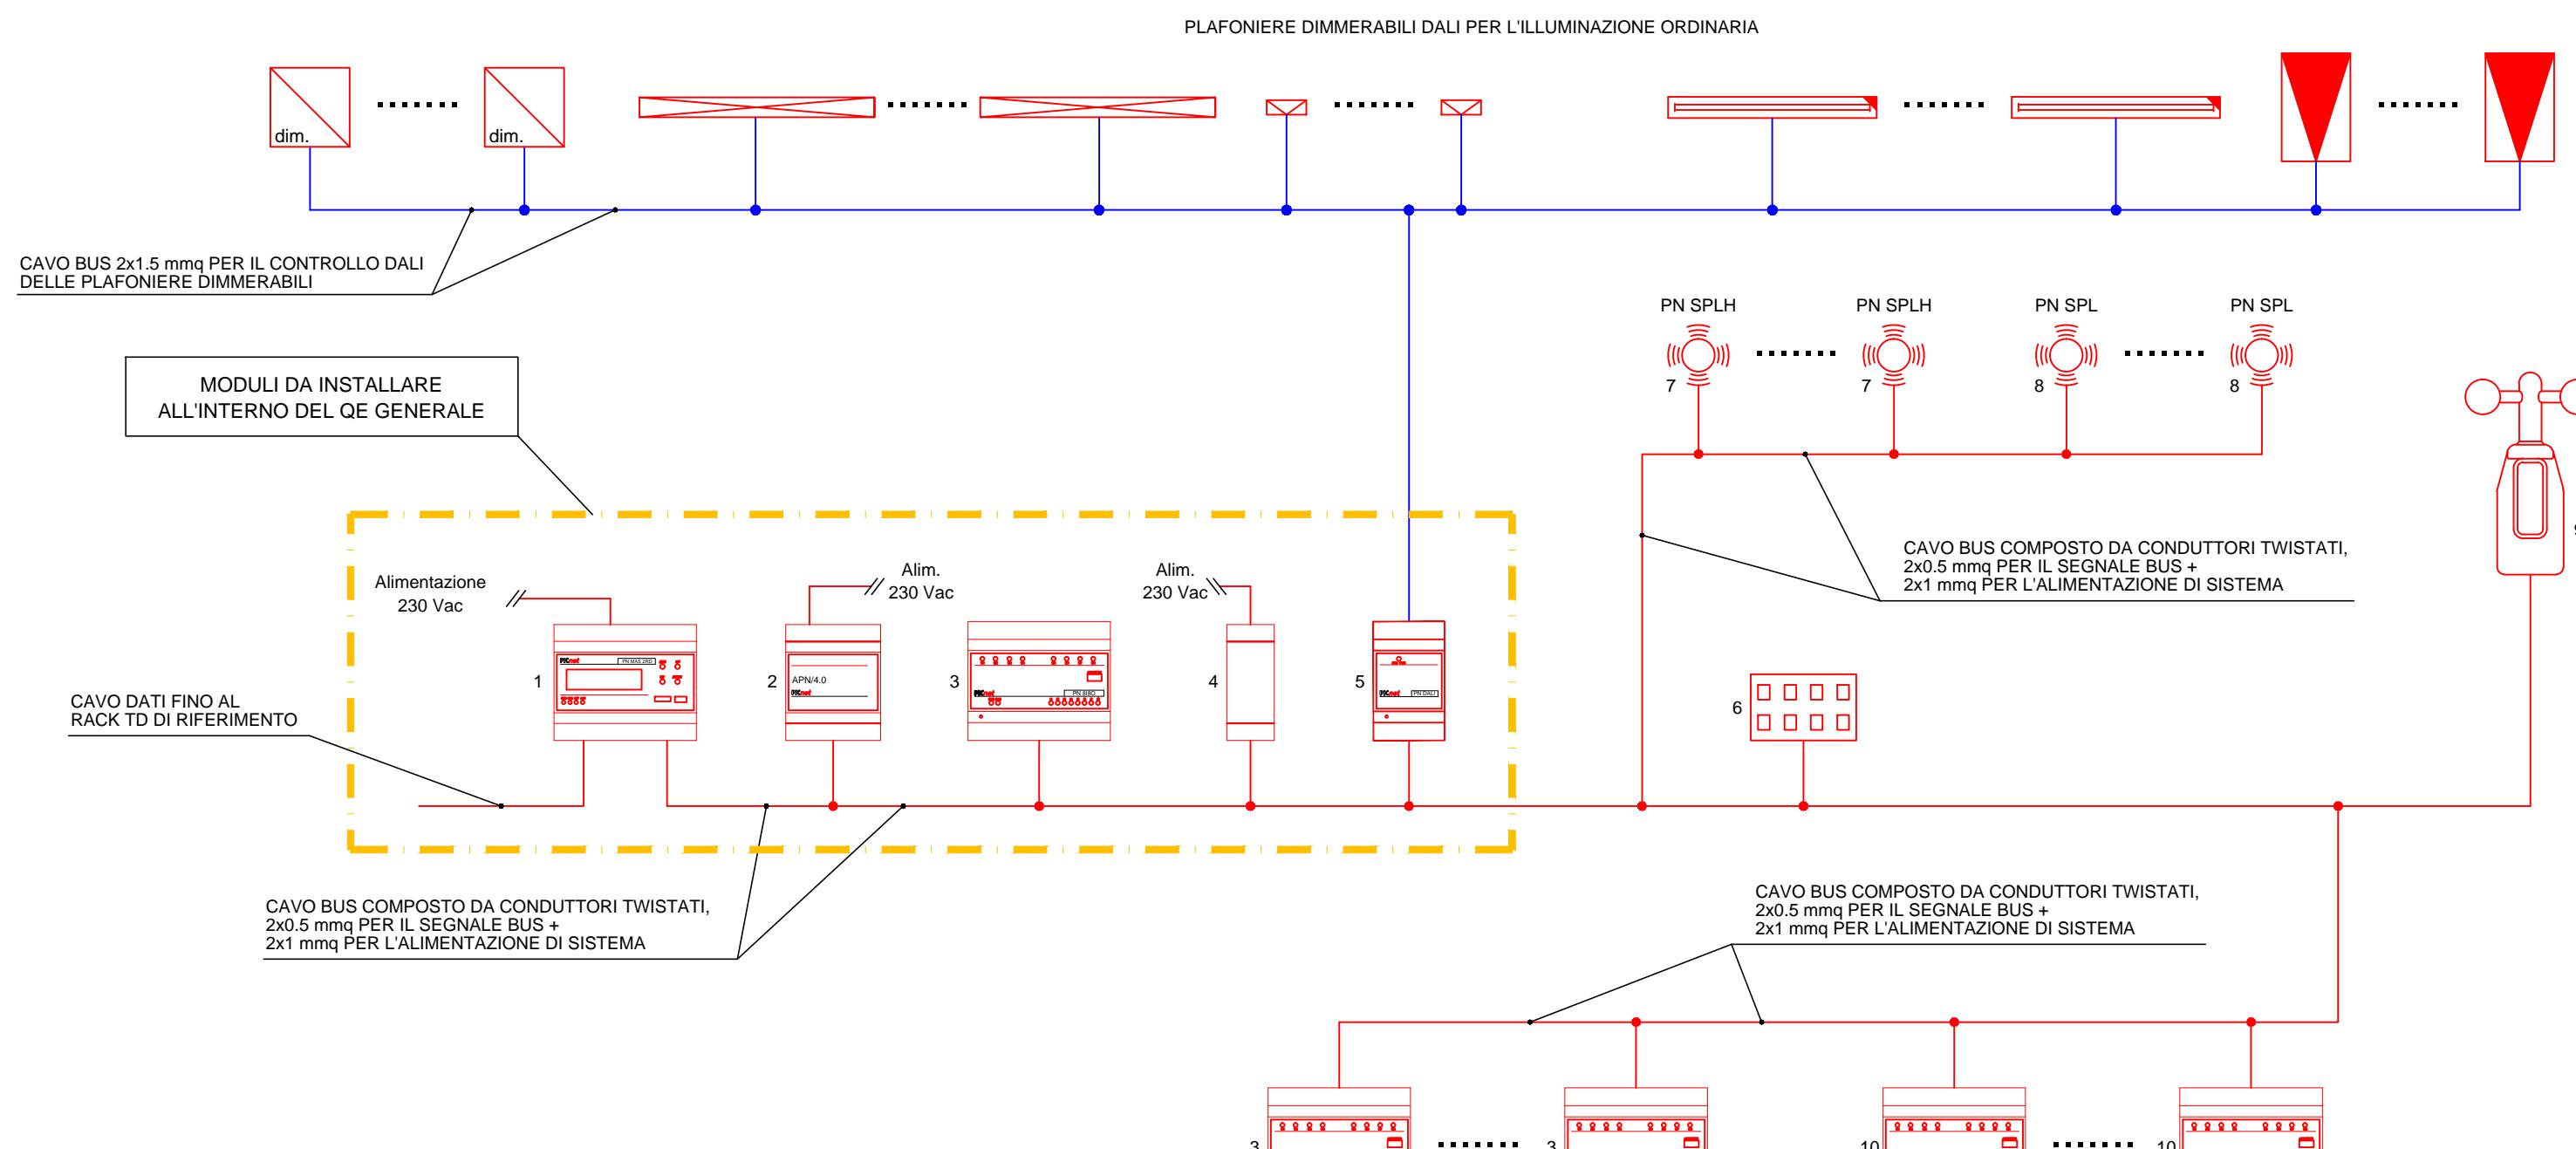

Settore Edilizia Scolastica e Patrimonio

Servizio Programmazione e Progettazione

LAVORI DI REALIZZAZIONE DI UNA PALESTRA IN AMPLIAMENTO DELL'ISTITUTO PROFESSIONALE STATALE SERVIZI PER L'ENOGASTRONOMIA E L'OSPITALITÀ ALBERGHIERA "TONINO GUERRA" SITO IN PIAZZALE P. ARTUSI N.7 - CERVIA (RA) - CUP J84E22000160006 - FINANZIATO CON FONDI NEXT GENERATION EU PNRR
Missione 4 - Componente 1 - Investimento. 3.3 Piano di messa in sicurezza e riqualificazione dell'edilizia scolastica

PROGETTO ESECUTIVO

Presidente: Michele de Pascale	Consigliere delegato Pubblica Istruzione - Edilizia Scolastica - Patrimonio: Maria Luisa Martinez
Dirigente responsabile del Settore: Ing. Marco Conti	
RESPONSABILE UNICO DEL PROCEDIMENTO:	Arch. Giovanna Garzanti <input type="checkbox"/> firmato digitalmente Ing. Giulia Angeli <input type="checkbox"/> firmato digitalmente
PROGETTISTA COORDINATORE:	Ing. Giulia Angeli <input type="checkbox"/> firmato digitalmente
PROGETTISTA OPERE ARCHITETTONICHE:	Geom. Sara Vergallo <input type="checkbox"/> firmato digitalmente
COLLABORATORE ALLA PROGETTAZIONE:	Geom. Sara Vergallo <input type="checkbox"/> firmato digitalmente
ELABORAZIONE GRAFICA:	
Professionisti esterni:	
PROGETTISTA OPERE STRUTTURALI:	Ingegneria e servizi srl
PROGETTISTA OPERE ACUSTICHE:	Ingegneria e servizi srl
COORDINAMENTO DELLA SICUREZZA IN FASE DI PROGETTAZIONE:	Ingegneria e servizi srl
PROGETTAZIONE IMPIANTI ELETTRICI:	Studio Tecnico Paris di Ferroni Matteo
PROGETTAZIONE IMPIANTI MECANICI IDRICI-SANITARI:	P.D.M. progetti
PROGETTAZIONE ANTINCENDIO:	P.D.M. Progetti
ESPERTO CAM IN EDILIZIA:	Arch. Gino Mazzone

Rev.	Descrizione	Redatto:	Controllato:	Approvato:	Data:
0	EMISSIONE				
1					
2					
3					

TITOLO ELABORATO: IMPIANTI SPECIALI IMPIANTO DI DOMOTICA PER LA GESTIONE DEGLI IMPIANTI PIANI TERRA E PRIMO				
PROFESSIONISTA RESPONSABILE: Per. Ind. Matteo Ferroni <input type="checkbox"/> FIRMATO DIGITALMENTE Stampa e firma del Professionista				
Elaborato num: 15	Revisione: 00	Data: 07.07.2023	Scala: 1:200	Nome file: PE_IE_15_DOM_r00.pdf