

**Finanziato
dall'Unione europea**
NextGenerationEU



Settore Edilizia Scolastica e Patrimonio

Servizio Programmazione e Progettazione

LAVORI DI REALIZZAZIONE DI UNA PALESTRA IN AMPLIAMENTO DELL'ISTITUTO PROFESSIONALE STATALE SERVIZI PER L'ENOCASTRONOMIA E L'OSPITALITA' ALBERGHIERA "TONINO GUERRA" SITO IN PIAZZALE P. ARTUSI N.7 - CERVIA (RA) - CUP J84E22000160006 - FINANZIATO CON FONDI NEXT GENERATION EU PNRR

Misone 4 - Componente 1 - Investimento. 3.3 Piano di messa in sicurezza e riqualificazione dell'edilizia scolastica

PROGETTO ESECUTIVO

Presidente: Michele de Pascale	Consigliere delegato Pubblica Istruzione - Edilizia Scolastica - Patrimonio: Maria Luisa Martínez
Direttore responsabile del Settore: Ing. Marco Conti	Responsabile del Servizio: Arch. Giovanna Garzanti

RESPONSABILE UNICO DEL PROCEDIMENTO:
Arch. Giovanna Garzanti firmato digitalmente
PROGETTISTA COORDINATORE:
Ing. Giulia Angeli firmato digitalmente
PROGETTISTA OPERE ARCHITETTONICHE:
Ing. Giulia Angeli firmato digitalmente
COLLABORATORE ALLA PROGETTAZIONE:
Geom. Sara Vergallo firmato digitalmente
ELABORAZIONE GRAFICA:
Geom. Sara Vergallo firmato digitalmente

Professionisti esterni:





PROGETTISTA OPERE STRUTTURALI: Ingegneria e servizi srl
PROGETTISTA OPERE ACUSTICHE: Ingegneria e servizi srl
COORDINAMENTO DELLA SICUREZZA IN FASE DI PROGETTAZIONE: Ingegneria e servizi srl
PROGETTAZIONE IMPIANTI ELETTRICI: Studio Tecnico Parisi Ferroni Matteo
PROGETTAZIONE IMPIANTI MECANICI E IDRICO-SANITARI: P.D.M. progetti
PROGETTAZIONE ANTINCENDIO: P.D.M. Progetti
ESPERTO CAM IN EDILIZIA: Arch. Gino Mazzone

Rev.	Descrizione	Redatto:	Controllato:	Approvato:	Data:
0	EMISSIONE	S.V.	G.A.	G.G.	07/07/2023
1					
2					
3					

TITOLO
ELABORATO: STATO DI PROGETTO
SEZIONI

PROFESSIONISTA RESPONSABILE:
Ing. Giulia Angeli Firmato digitalmente
Timbro e firma del professionista

Elaborato num: ARCH_08	Revisione: 00	Data: 07/07/2023	Scala: 1:100	Nome file: PE_ARCH_08_SP.SEZ_r.00
----------------------------------	-------------------------	----------------------------	------------------------	---------------------------------------------

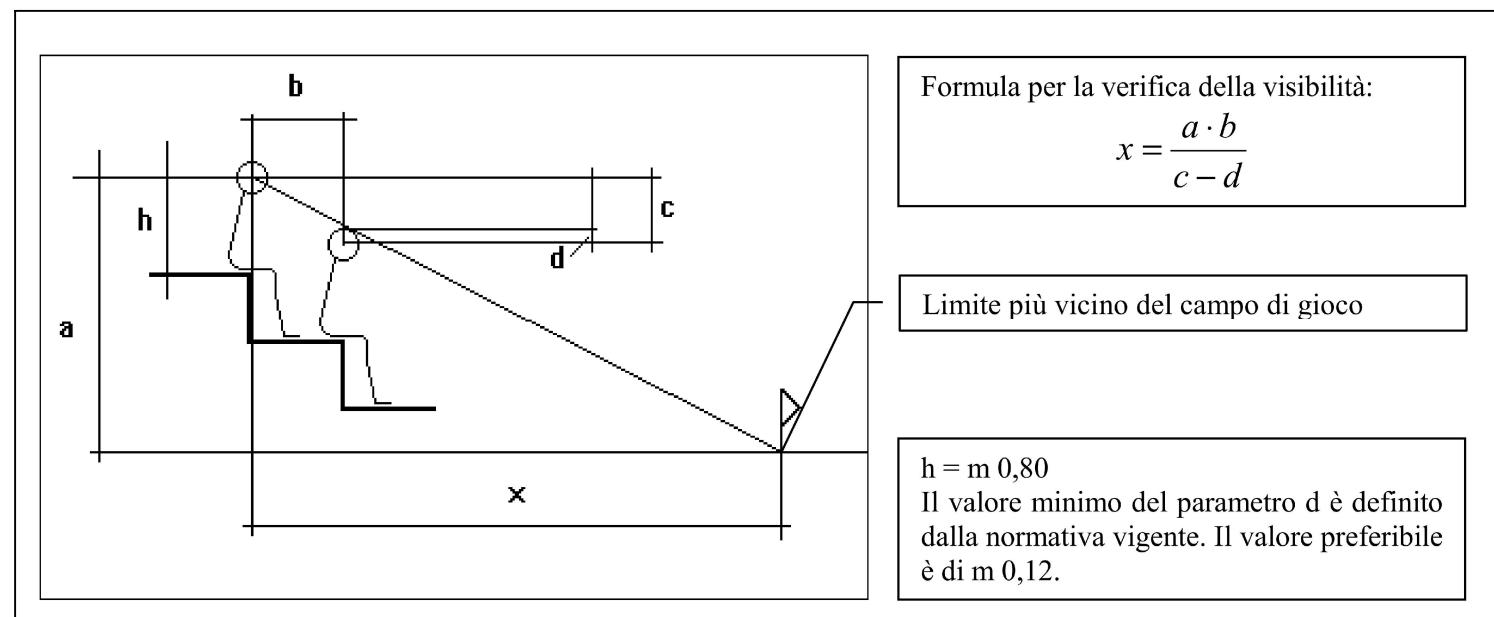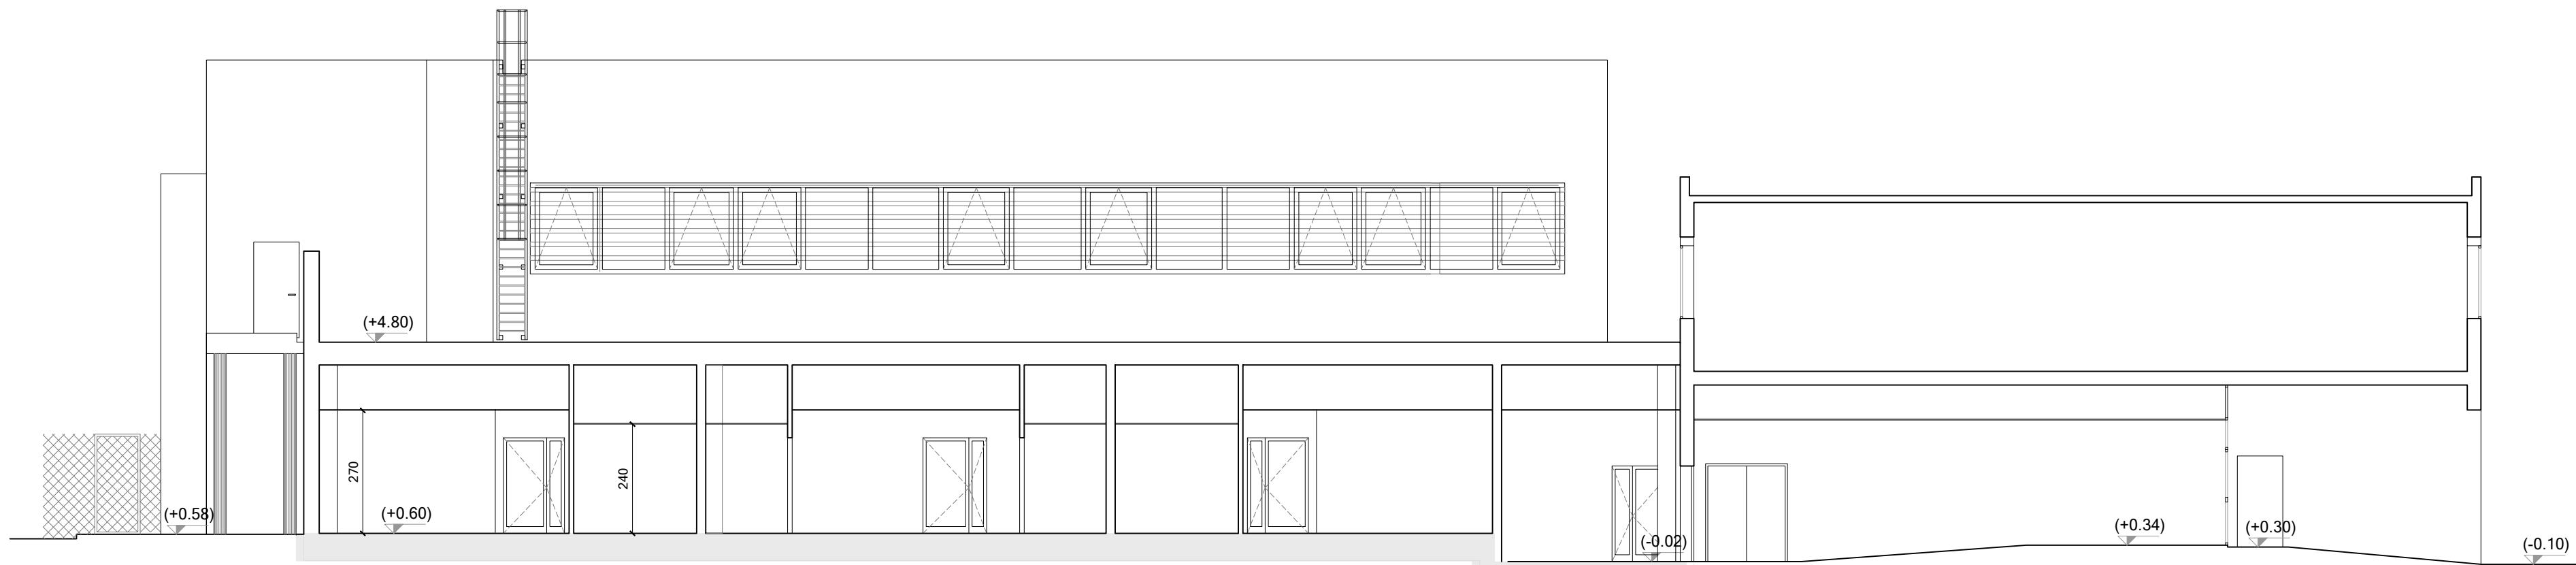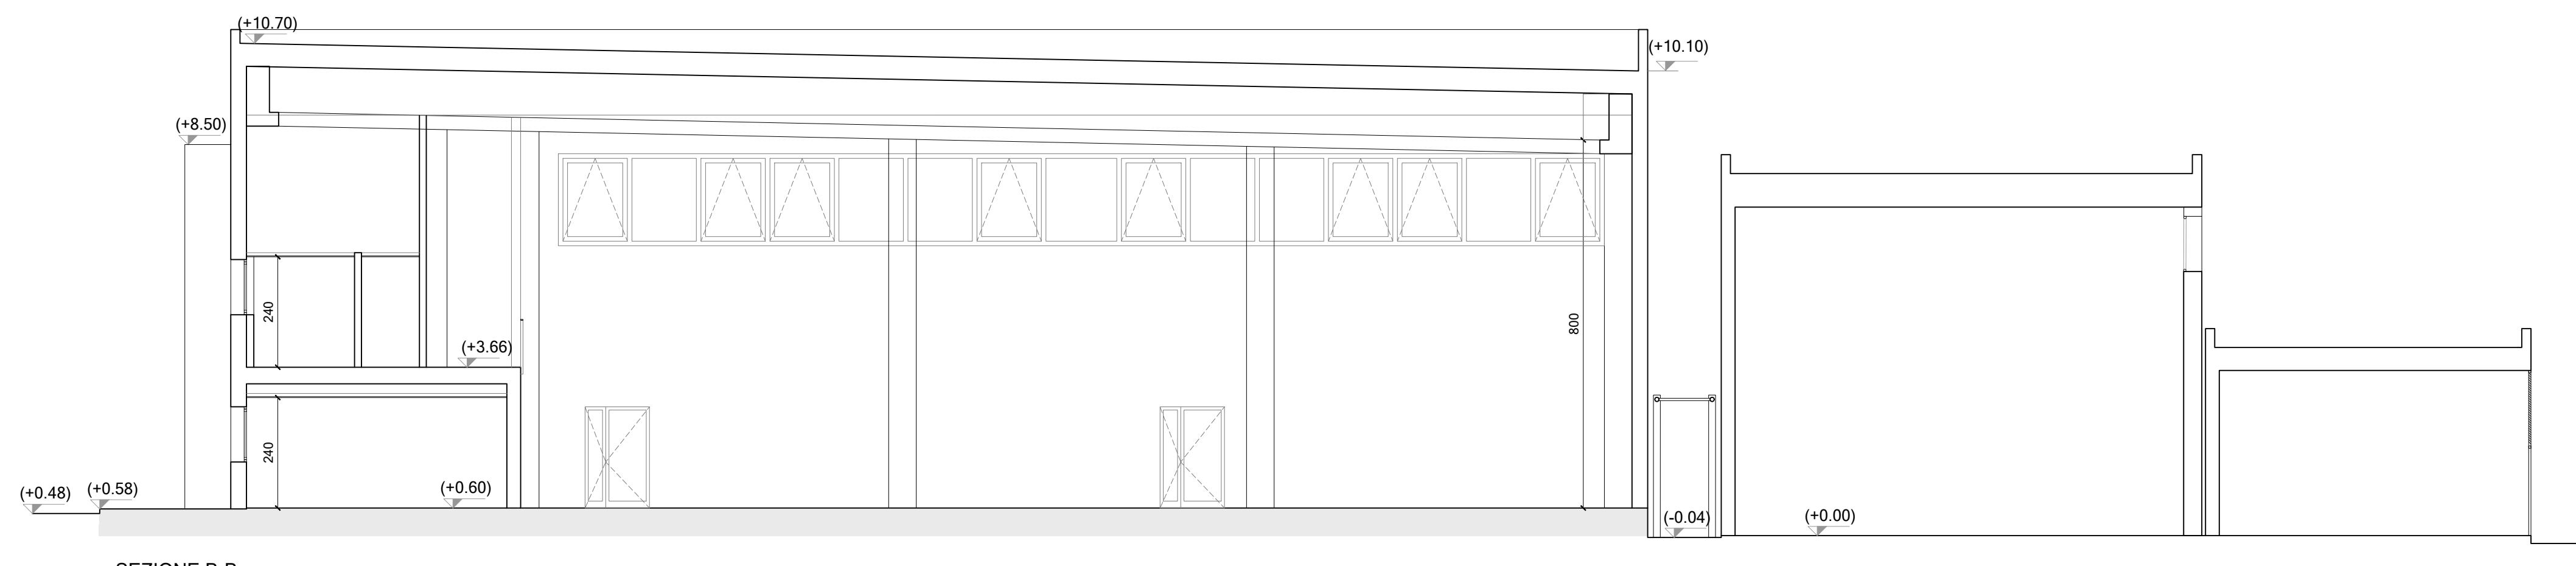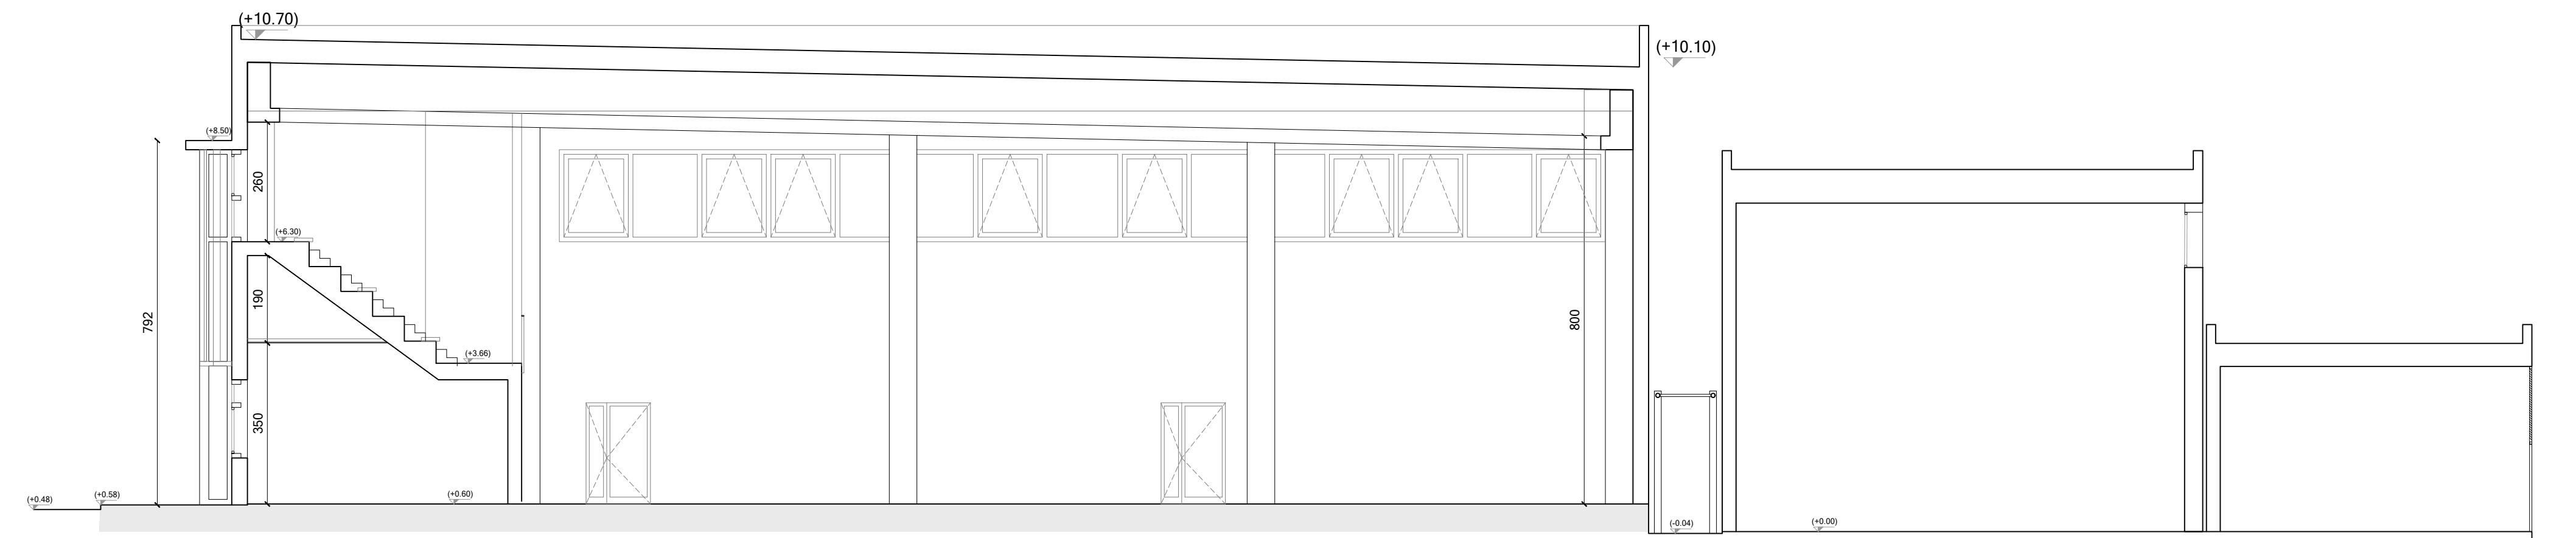

NORME CONI PER L'IMPIANTISTICA SPORTIVA
Approvate con deliberazione del Consiglio Nazionale del CONI n. 1379 del 25 giugno 2008

