

LAVORI DI SOSTITUZIONE EDILIZIA DELLE OFFICINE SITE IN VIA BRUNELLI NR.1/2 DEL POLO TECNICO PROFESSIONALE DI LUGO CON SEDE IN VIA LUMAGNI NR.24/26 - LUGO (RA) - CUP J41B22001670004 - FINANZIATO CON FONDI NEXT GENERATION EU PNRR

Missione 4 - Componente 1 - Investimento 3.3 Piano di messa in sicurezza e riqualificazione dell'edilizia scolastica



[illegible]

Rev.	Descrizione	Redatto:	Controllato:	Approvato:	Data:
0	EMISSIONE	D.L.	D.L.	G.G.	03/07/2023
1	REVISIONE	D.L.	D.L.	G.G.	03/07/2023

RILEVAZIONE E SEGNALE ALLARME INCENDIO E DIFFUSIONE SONORA (livello pavimento)

PROFESSIONISTA RESPONSABILE:
Ing. Davide Ucci
.....
PROFESSORE RESPONSABILE
.....
Tutti i dati sono riservati

Edificational code	IE17	Personnel 1	Date 03/07/2023	Scale 1:100	Access file PE_IE_17_PLAN_ING_PAV_r.01
-----------------------	------	----------------	--------------------	----------------	--

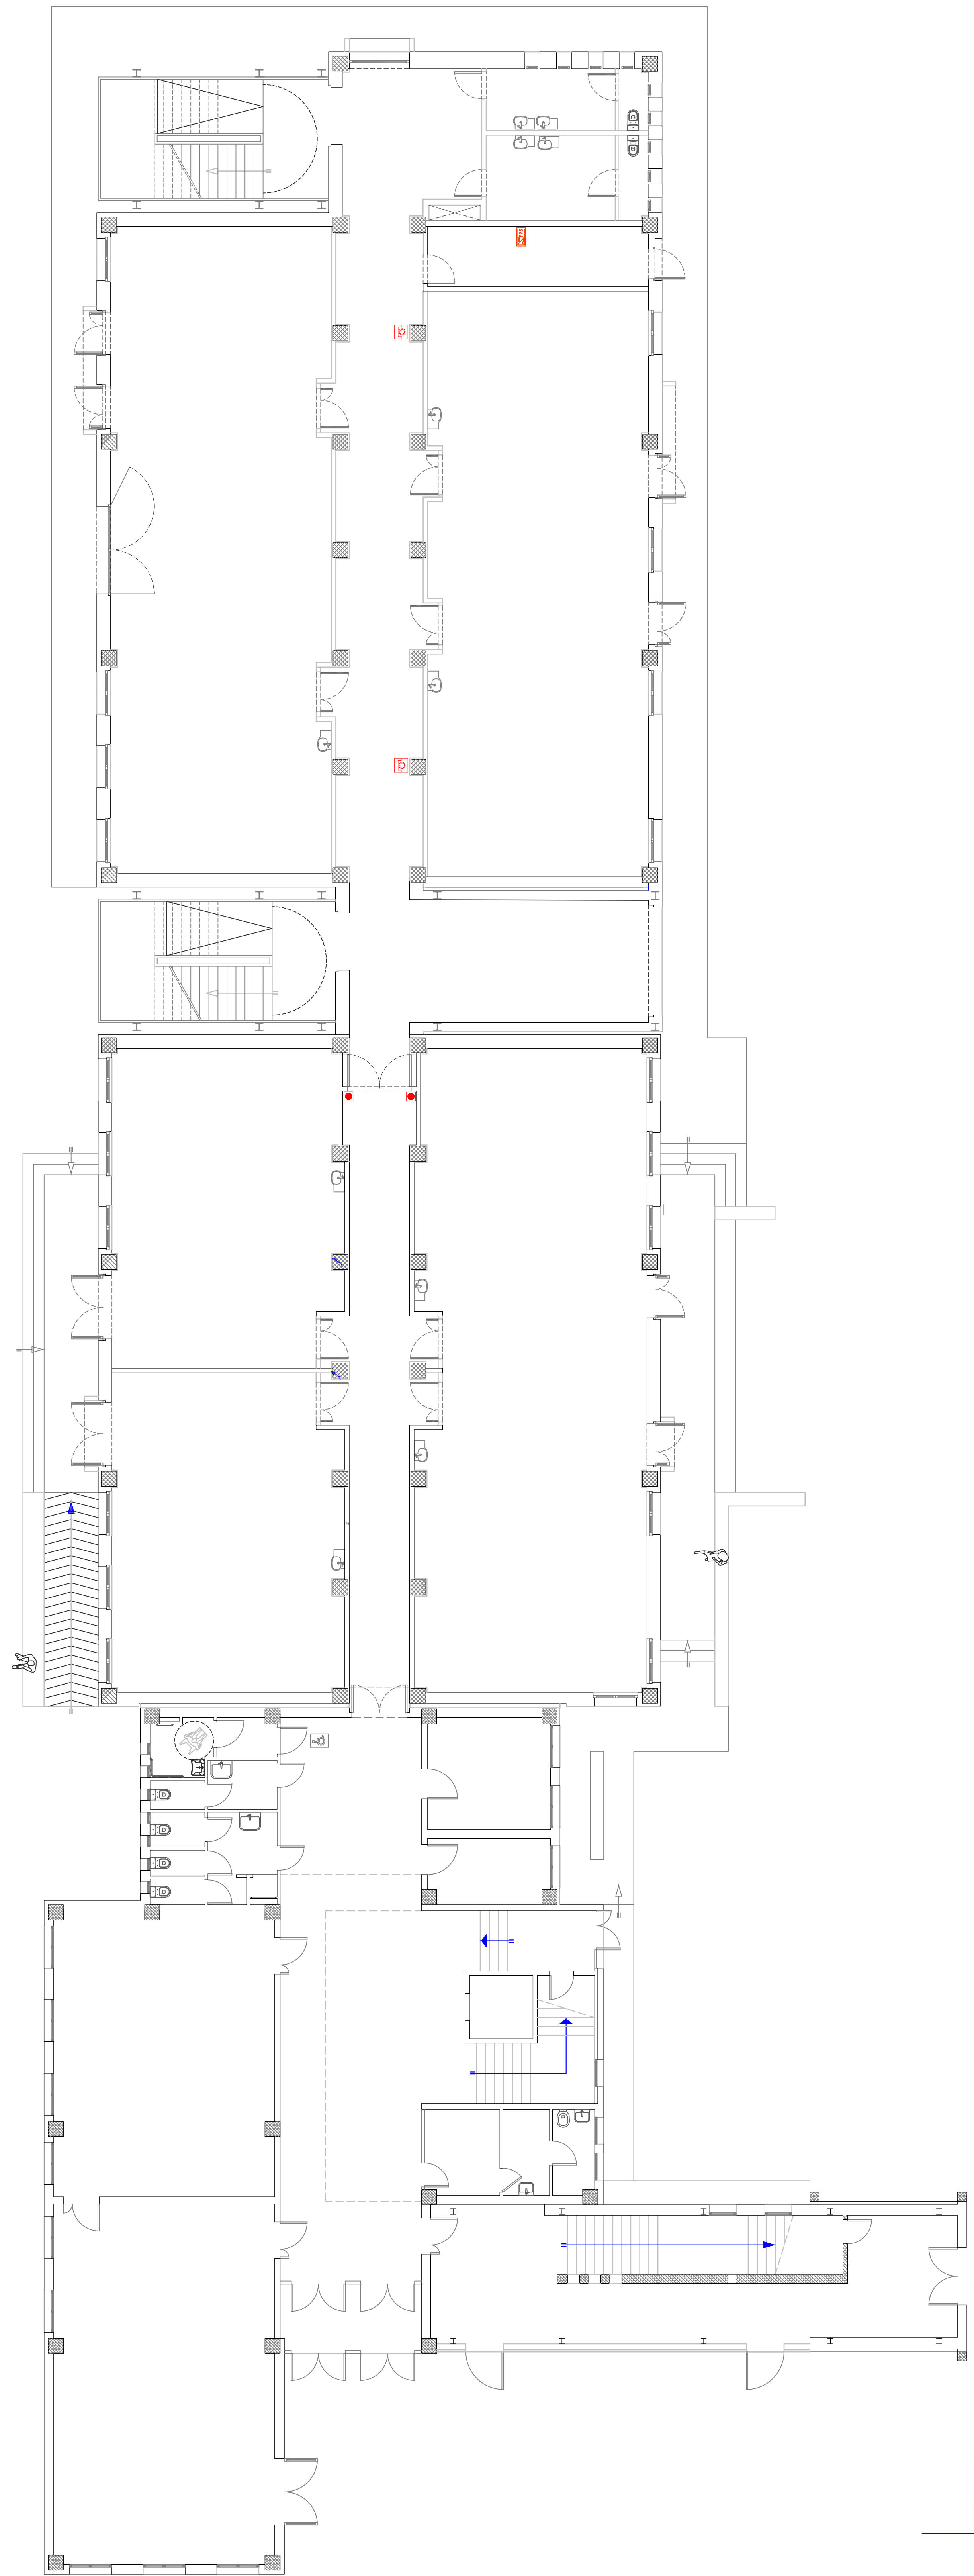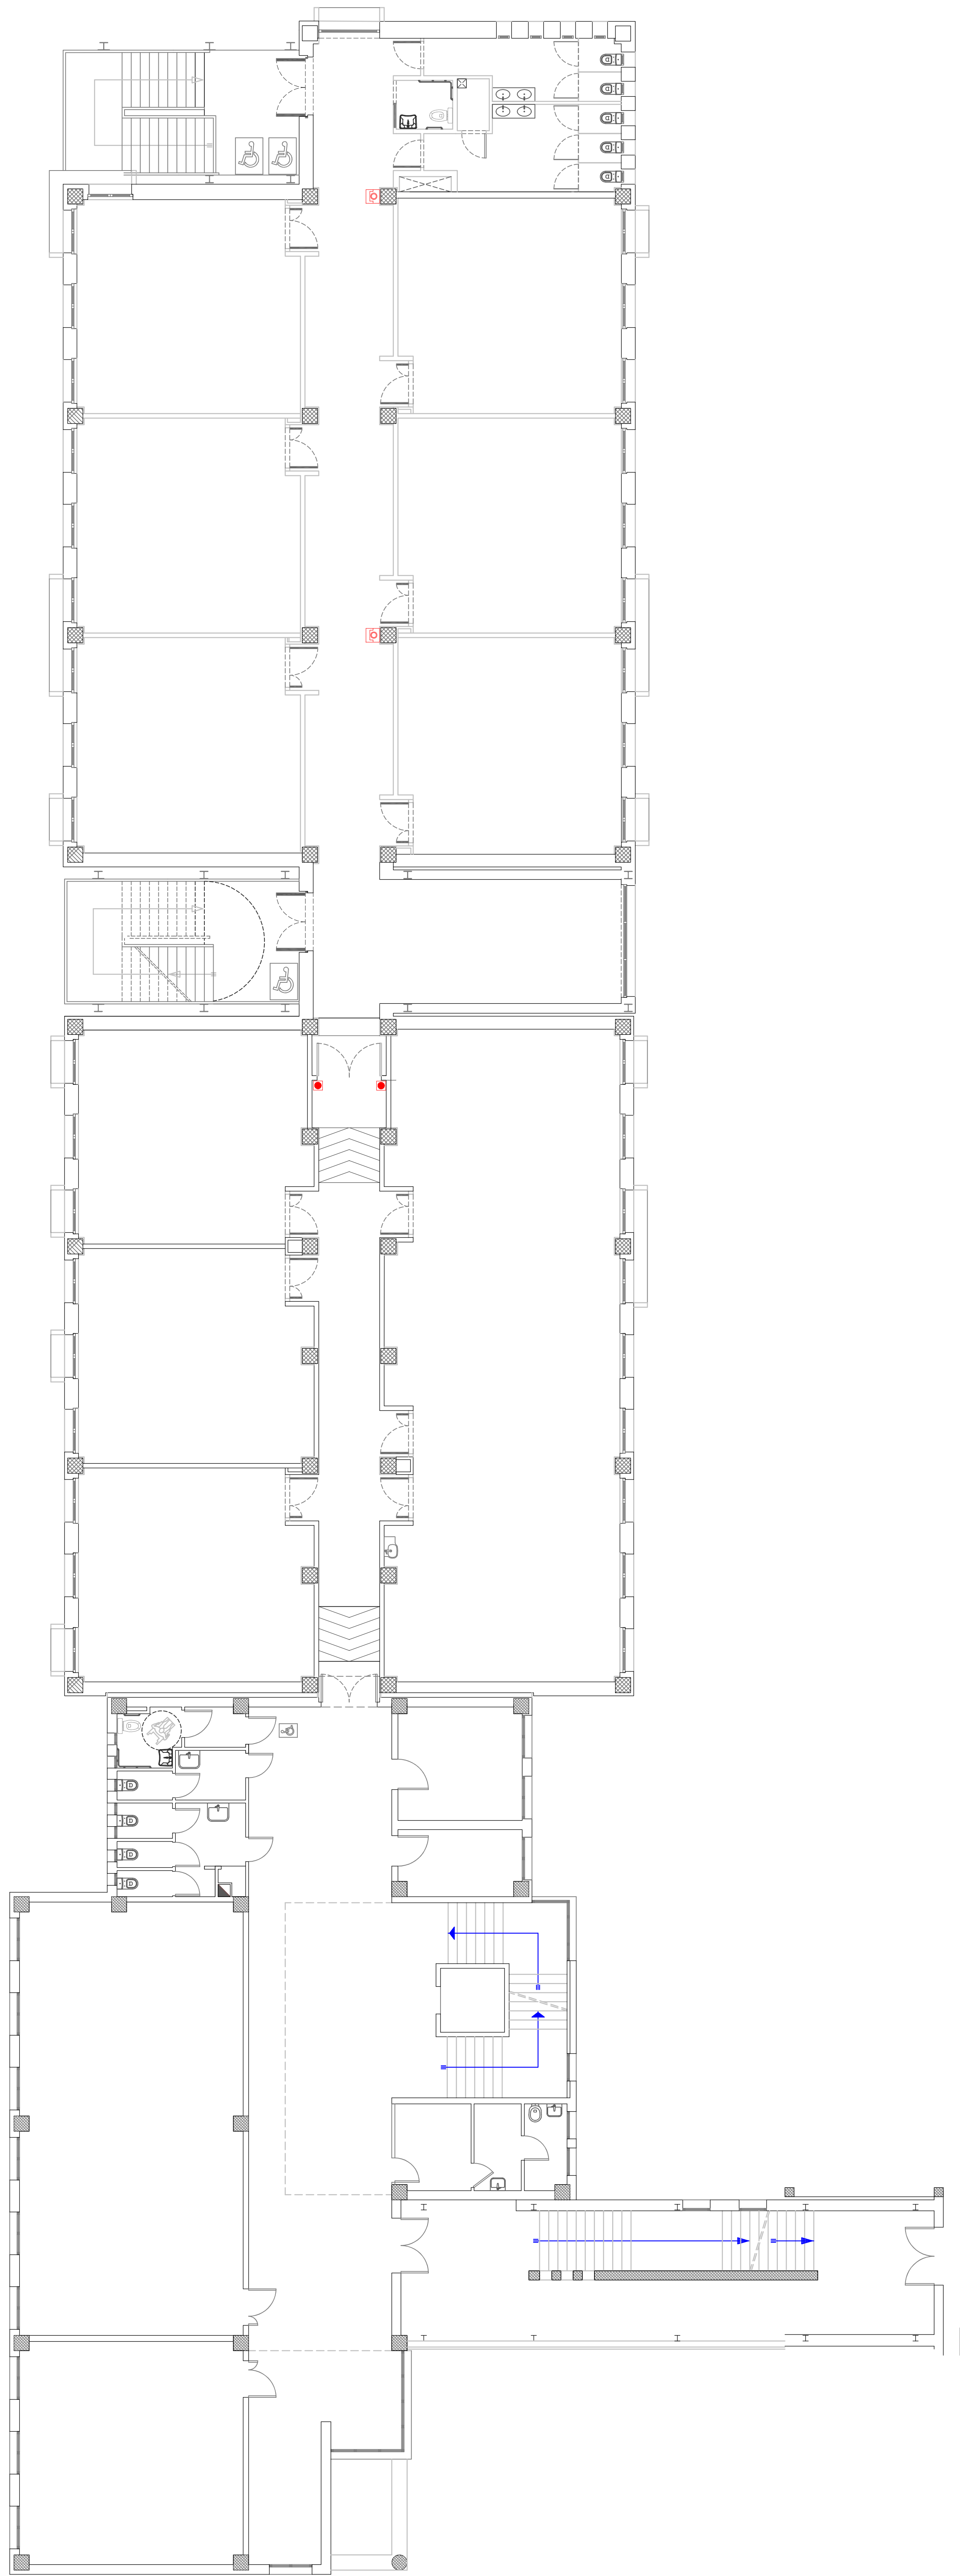

	LEGENDA SIMBOLI ELETTRICI
02	QUADRO ELETTRICO (identificativo 0,2) - QUADRO BORDO MACCHINA (10,0UM)
	CONNESSIONE FOG - CONNESSIONE EXP
	PULSANTE E DEVIATORE (ACCENSIONE 5)
	PULSANTE A TIRANTE
	PRESCA DOMESTICA (10/16) - UNEL (UN)
	RENDITORE A 38V (RE-PRESTAZIONE e LUMINOSITA' - PRE-PRESTAZIONI) REGOLAZIONE (NUMERO 5-50cm (IP)-50cm (IP))
	PROIETTO CON BOTTOLA IN GLS
	PRESCA TRASMISSIVA MIT 945 CM6 (TM) - SEGNALE TELEFONO DIFASATO (TV)
	PULSANTE EMERGENZA ANTINCENDIO IN CUSTODIA FRANGIBILE
	SEGNALIZZAZIONE OTTICO-ACUSTICA PERICOLO INCENDIO
	MAGNETE RITENUTA PORTA RESISTENTE AL FUOCO
	MODULO INTERFACCIA 1 USCITA
	PULSANTI INTERBLOCCATI PER TUTTA MOTORIZZATA (comando tende 4+3-6)
	ASPIRATORE
	CONDUTTORIA ASCENDENTE
	CONDUTTORIA DISCENDENTE
	TERMOSTATO AMBIENTE CON REGOLATORE
	SONDA TEMPERATURA CAPILLARE PER FRUITO SERIE CIVILE
	SCATOLA DERIVAZIONE DA PARETE E DA INCASSO
	DIFFUSORE ACUSTICO L1-(linea 1 - componente 1) polimerico 1,5W
	APPLICAZIONE IBRIDA CON INTONACO (0,01 è energia LO ordinata)
	CANALE IN PVC CON 1 SETTO SEPARATORE 20x60 mm IP44
	BLINDSBARRA PER EZL 955
	CANALE/PASSEARELLA METALLICA (20X54 A FILO)
	CONDUTTORIA A VISTA
	CONDUTTORIA INCASSATA
	CONDUTTORIA INTERRATA (lucezione PE ø125)

[illegible]